


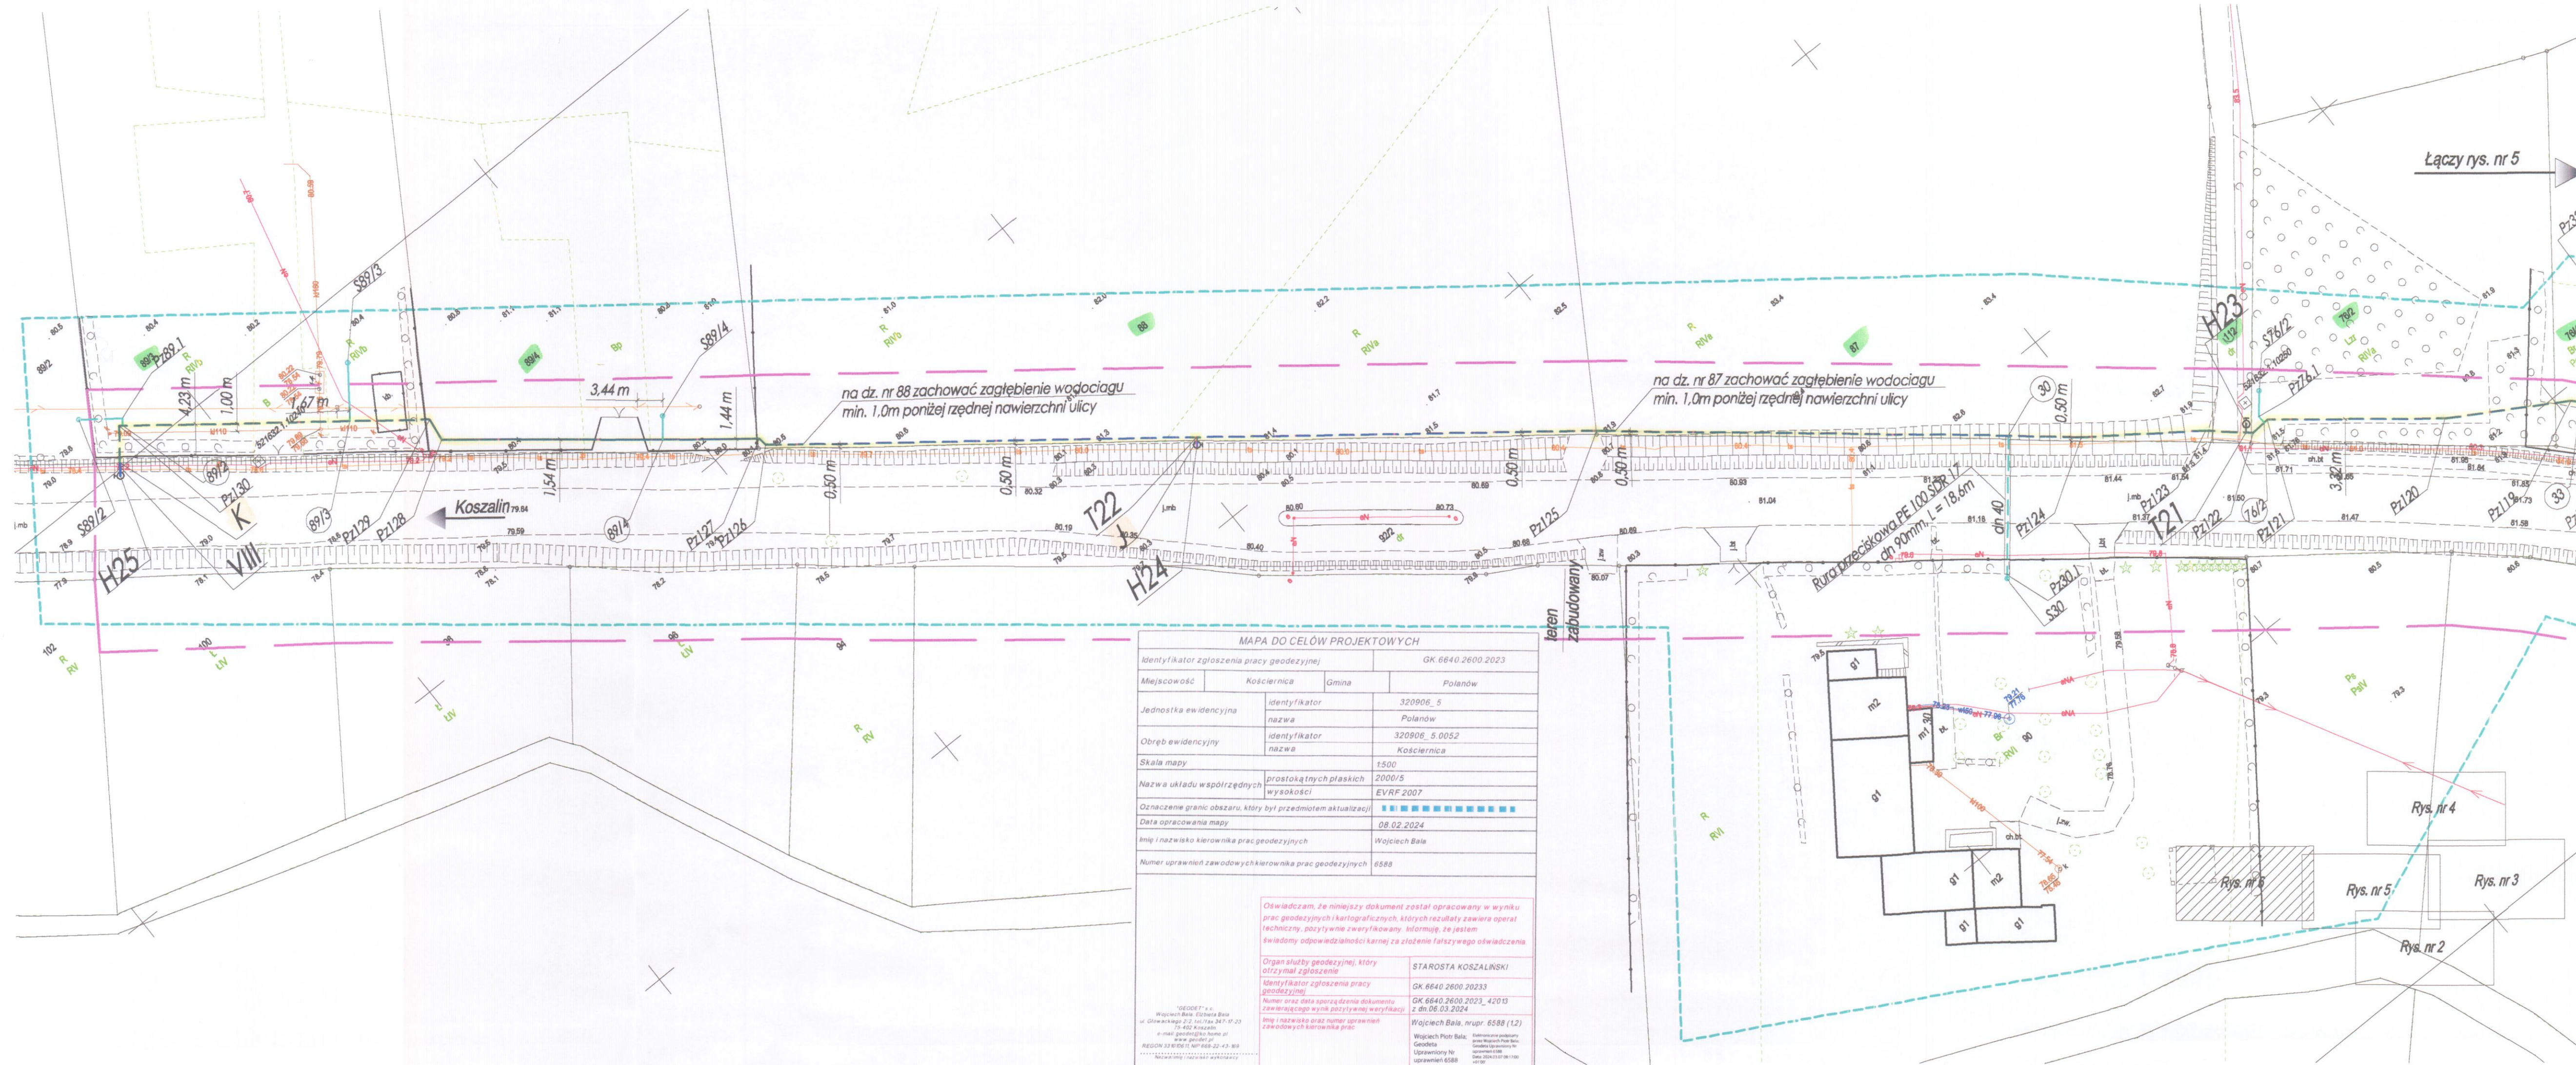

Poświadczam kopię mapy do celów projektowych za zgodność z oryginałem
DARIUSZ MEYER
mgr inż. inżynieria środowiska
opr. bud. do proj. bez ograniczeń
Nr ew. ZAP/0156/POOS/07

STAROSTWO POWIATOWE W KOSZALINIE
Wydział Budownictwa
upr. bud. do proj. bez ograniczeń
nr 1... do zgłoszenia z dn. 01.03.2024
do zgłoszenia nie wniesiono sprzeciwu
znak sprawy 3.6748.28.2024.WN

RZECZPOSPOLNA POLSKA
m. St. OZARÓW
mgr Andrzej Priadka
Uprawnienia nr 136/93
Koszalin, dn. 20.03.24
zgodność projektu z wymaganiami ochrony przeciwpożarowej
STWIERDZAM
bez uwag z uwagami:

OZNACZENIA

- Projektowana sieć wodociągowa PE dn 110mm wraz z odcinkami żel. DN 80mm do hydrantów - odcinki do wykonania wykopem otwartym lub bezwykopowo, zgłoszenie budowy w kompetencji Starosty
- Projektowana sieć wodociągowa PE dn 110mm wraz z odcinkami żel. DN 80mm do hydrantów - odcinki: B-H9, C-D, F-G, H-H21, I-H22, J-H24 i K-H25 do wykonania wykopem otwartym lub bezwykopowo, pas drogi wojewódzkiej nr 206, zgłoszenie budowy w kompetencji Wojewody
- Istniejąca sieć wodociągowa do wyłączenia z eksploatacji
- Granice terenu objętego decyzją o ustaleniu lokalizacji inwestycji celu publicznego
- Iw, IIw Punkty węzłowe - włączenie proj. wodociągu do istniejącej sieci
- I...VIII Punkty zakończenia projektowanej sieci wodociągowej PE dn 110mm
- T1...T23 Punkty potączenia odcinków projektowanej sieci wodociągowej na trójnik
- H1...H26 Hydranty nadziemne na projektowanej sieci wodociągowej
- Pz 1...Pz130 Charakterystyczne punkty projektowanej sieci - zmiana trasy sieci wodociągowej
- 1...33 Punkty włączenia projektowanego przyłącza do projektowanego wodociągu
- Projektowane przyłącza wodociągowe PE dn 63/40mm, do realizacji metodą wykopową lub bezwykopową. Projekt przyłącza ujęto w odrębnym opracowaniu.

PRYWATNE PRZEDSIĘBIORSTWO USŁUG INWESTYCYJNYCH "GAZSYSTEM"

OBIEKT BUDOWLANY

NAZWA: Sieć wodociągowa PE dn 110mm - odcinek inwestycji poza pasem drogi wojewódzkiej nr 206.
ADRES: m. Kościelnica, gm. Polanów - działki nr: 11/1, 11/2, 13/2, 13/5, 13/8, 13/9, 22/1, 22/2, 22/3, 22/4, 22/5, 22/6, 22/9, 23, 55/2, 55/3, 59/4, 59/6, 67/5, 67/6, 68/11, 68/12, 70/2, 71/7, 72/3, 72/4, 72/9, 73, 74/2, 74/4, 74/5, 74/6, 74/7, 77/2, 77/4, 78/3, 78/5, 78/6, 79/3, 87, 88, 89/3, 89/4, 112, 114, 116, 121, obręb 0052 Kościelnica.

ZESPÓŁ PROJEKTOWY:	SPECJALNOŚĆ:	NR UPRAWNIENI:	PODPIS:
PROJEKTOWAŁ: mgr inż. Dariusz Meyer	instalacyjna	ZAP/0156/POOS/07	
OPRACOWAŁ: mgr inż. Dariusz Meyer	instalacyjna		
SPRAWDZIŁ: mgr inż. Alicja Stępień	instalacyjno-inżynierska	A/NB/8300/125/78	

TYTUŁ RYS.: Projekt zagospodarowania terenu.
DATA: 19.03.2024r.
SKALA: 1:500
NR RYS.: 6