



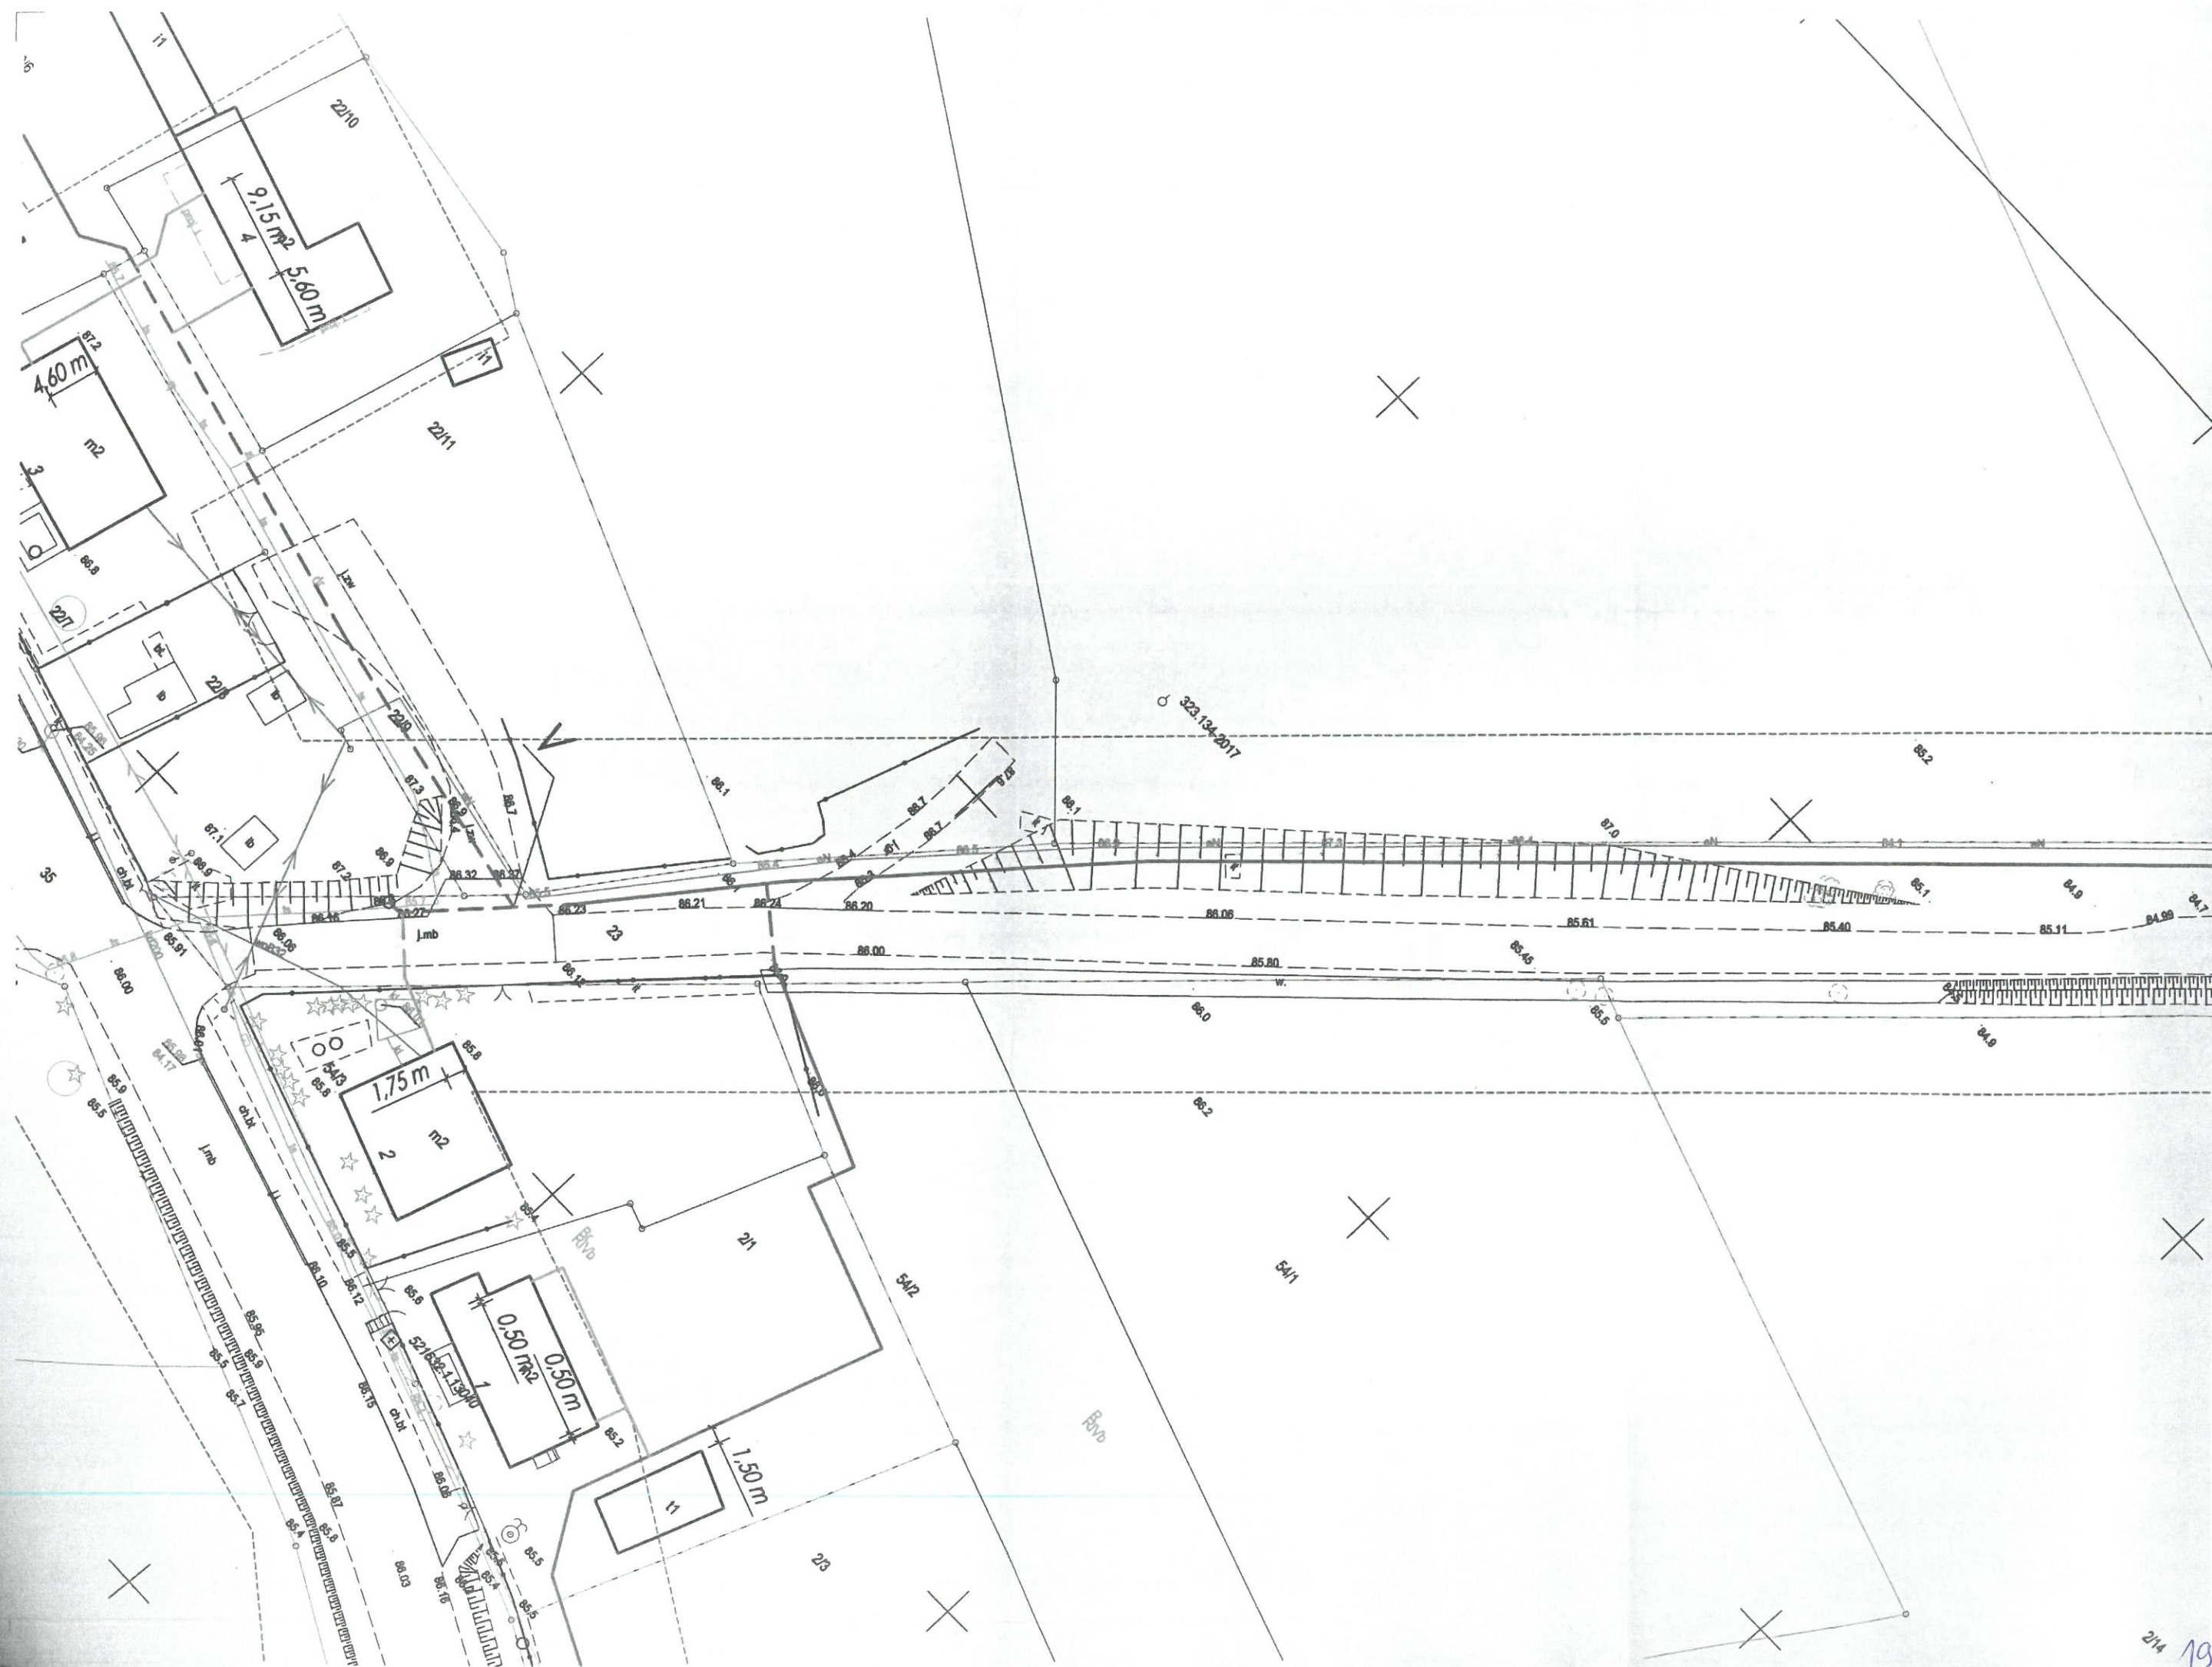

PODRZĄDOWANIE
DARIUSZ RYSZARD
MEYER
19.12.2023 16:51:50 [GMT+1]
Dokument podpisany elektronicznie
podpisem i autologiem

Załącznik do decyzji: 112-4/2023
z dnia: 2023-12-28
znak sprawy: PZO 4302. 112 2023 EKM

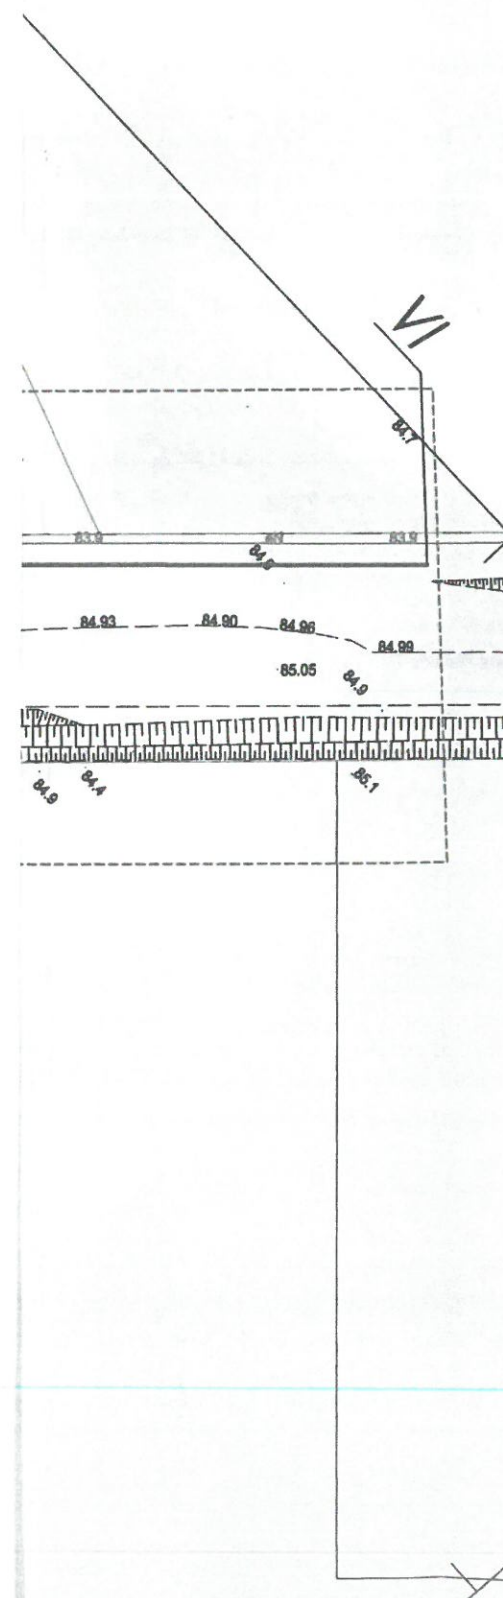

OZNACZENIA			
—————	Projektowana sieć wodociągowa PE dn 110mm wraz z odejściami żel. DN 80mm do hydrantów - odcinki do wykonania w wykopach otwartych.		
-----	Projektowana sieć wodociągowa PE dn 110mm wraz z odejściami żel. DN 80mm do hydrantów - odcinki do wykonania metodami bezwykopowymi.		
/w, //w	Punkty węzłowe - włączenie proj. wodociągu do istniejącej sieci		
I...XII	Punkty charakterystyczne trasy sieci wodociągowej - połączenia i zakończenia projektowanej sieci wodociągowej		
Pz 1...Pz 100	Charakterystyczne punkty projektowanej sieci - zmiana trasy sieci wodociągowej		
① ... ④⑤	Punkty włączenia projektowanego przyłącza do projektowanego wodociągu		
----- -----	Projektowane przyłącza wodociągowe PE dn 63/40mm, do realizacji metodą wykopową lub bezwykopową		
RA	Rura osłonowa PVC dwudzielna (zabezpieczenie istniejącego przewodu energetycznego) o wymiarach: dn 110mm i długości 1,0m dla przewodu energetycznego niskiego napięcia oraz dn 160mm i długości 1,5m dla przewodu energetycznego średniego napięcia		
PRYWATNE PRZEDSIĘBIORSTWO USŁUG INWESTYCYJNYCH " G A Z S Y S T E M "			
O B I E K T B U D O W L A N Y			
NAZWA: Sieć wodociągowa PE dn 110mm wraz z przyłączami PE dn 63/40mm.		ADRES: m. Kościelnica gm. Polanów.	
ZESPÓŁ PROJEKTOWY:	SPECJALNOŚĆ:	NR UPRAWNIENÍ:	PODPIS:
PROJEKTOWAŁ: mgr inż. Dariusz Meyer	instalacyjna	ZAP/0156/POOS/07	
OPRACOWAŁ: mgr inż. Dariusz Meyer	instalacyjna		
	mgr inż. Alicja Stępień	instalacyjno-inżynieryjna	A/NB/8300/125/78
			DATA: 12.2023r.
			SKALA: 1:500
Projekt zagospodarowania terenu.			NR PYS: