


Rzut parteru - instalacje elektryczne

 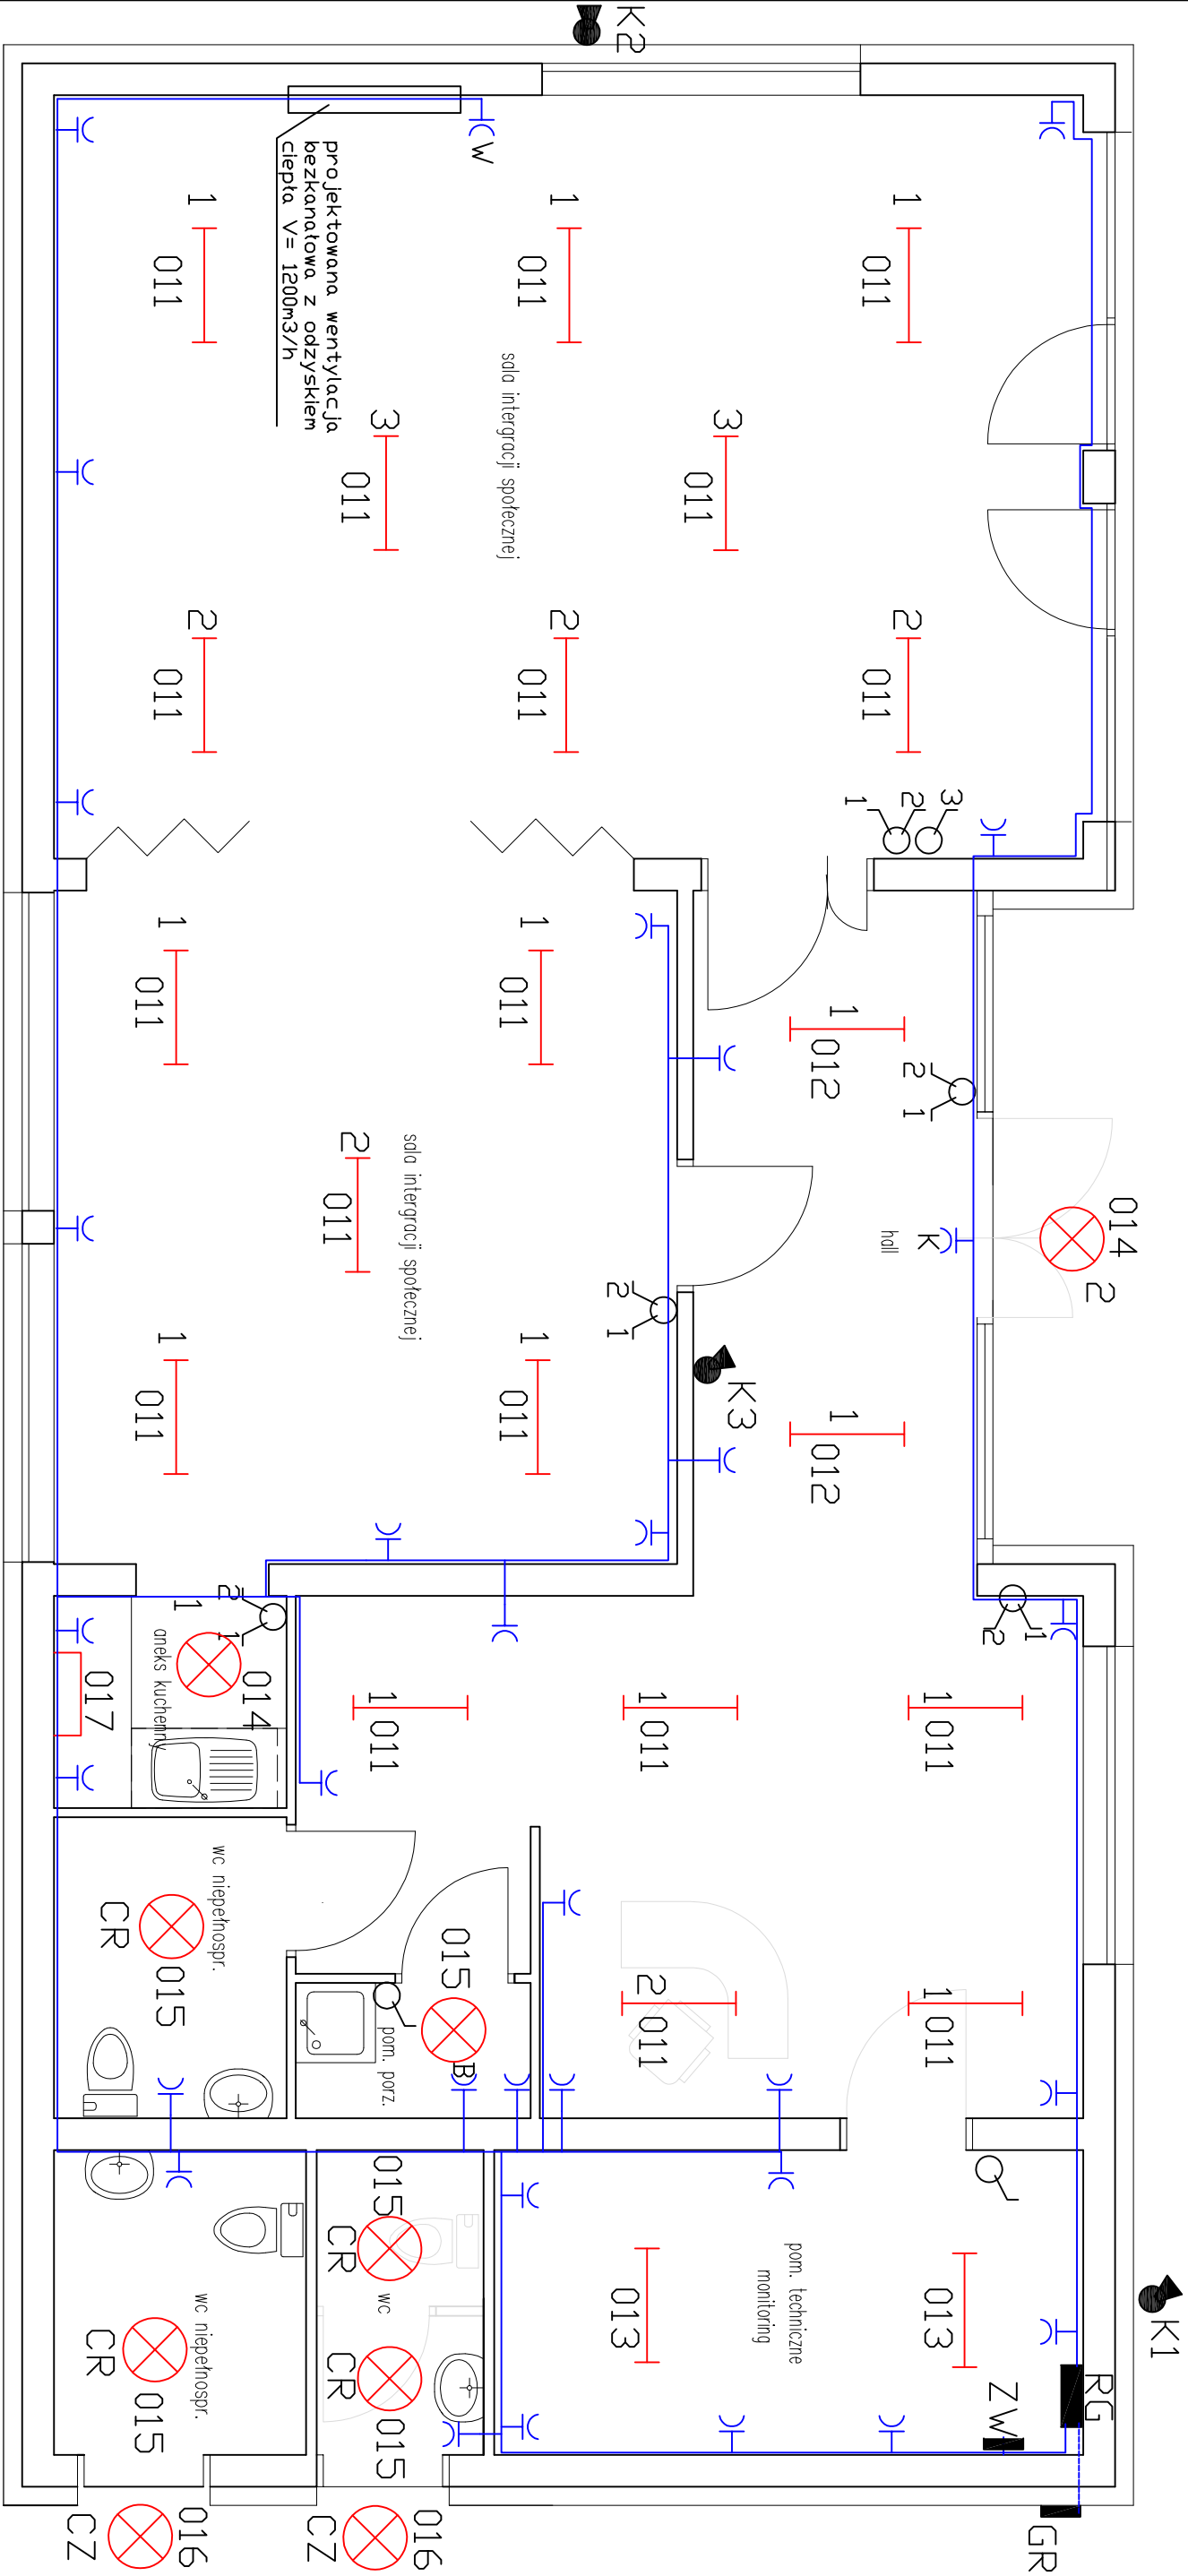


LEGENDA :

- gniazdo zasilania centrali wentylacyjnej
- gniazdo zasilania kurtyny grzewczej
- gniazdo zasilania bojlera cwu
- zasilanie węzła cieplnego
- rozdzielnica główna
- gniazda remontowe
- kamera CCTV monitoringu

UWAGA : wykaz opraw w części opisowej

Temat : REWITALIZACJA RYNKU MIEJSKIEGO I JEGO OTOCZENIA W CELU PRZEWROCENIA NADANIA IM NOWYCH FUNKCJI SPOŁECZNYCH, GOSPODARCZYCH, EDUKACYJNYCH, KULTUROWYCH I REKREACYJNYCH			
Polanów, dz. nr 154/2, 161, 160/1, 160/5, 159/2, 158/2, 23/4, obr. 4 m, Polanów			
Treść :		Rzut parteru - instalacje elektryczne	
Inwestor :		Gmina polanów, ul. Wolności 4, 76-010 Polanów	
Opracował :	mgr inż. Andrzej Majkowski	57/W/98	
Projektował :	mgr inż. Maria Polak	UAN/IN/72.10/20/90	skala 1:50
Funkcja :		tytuł, imię, nazwisko	Nr uprawnień
			Podpis
			Rys nr 2
			grudzień 2020



DELTA

BUDOWLANA

75-411 Koszalin
ul. Partyzantów 17
tel./fax(094) 342 54 64
e-mail:biuro@deltaepr.pl

DELTA
BUREAU AUDYTORA ENERGETYCZNEGO



75-411 Koszalin
ul.Portyżantów 17
tel./fax(094) 342 54 64
e- multikuroo@tlen.wp.pl