


Rzut parteru – instalacje c.o. i wentylacji mech.

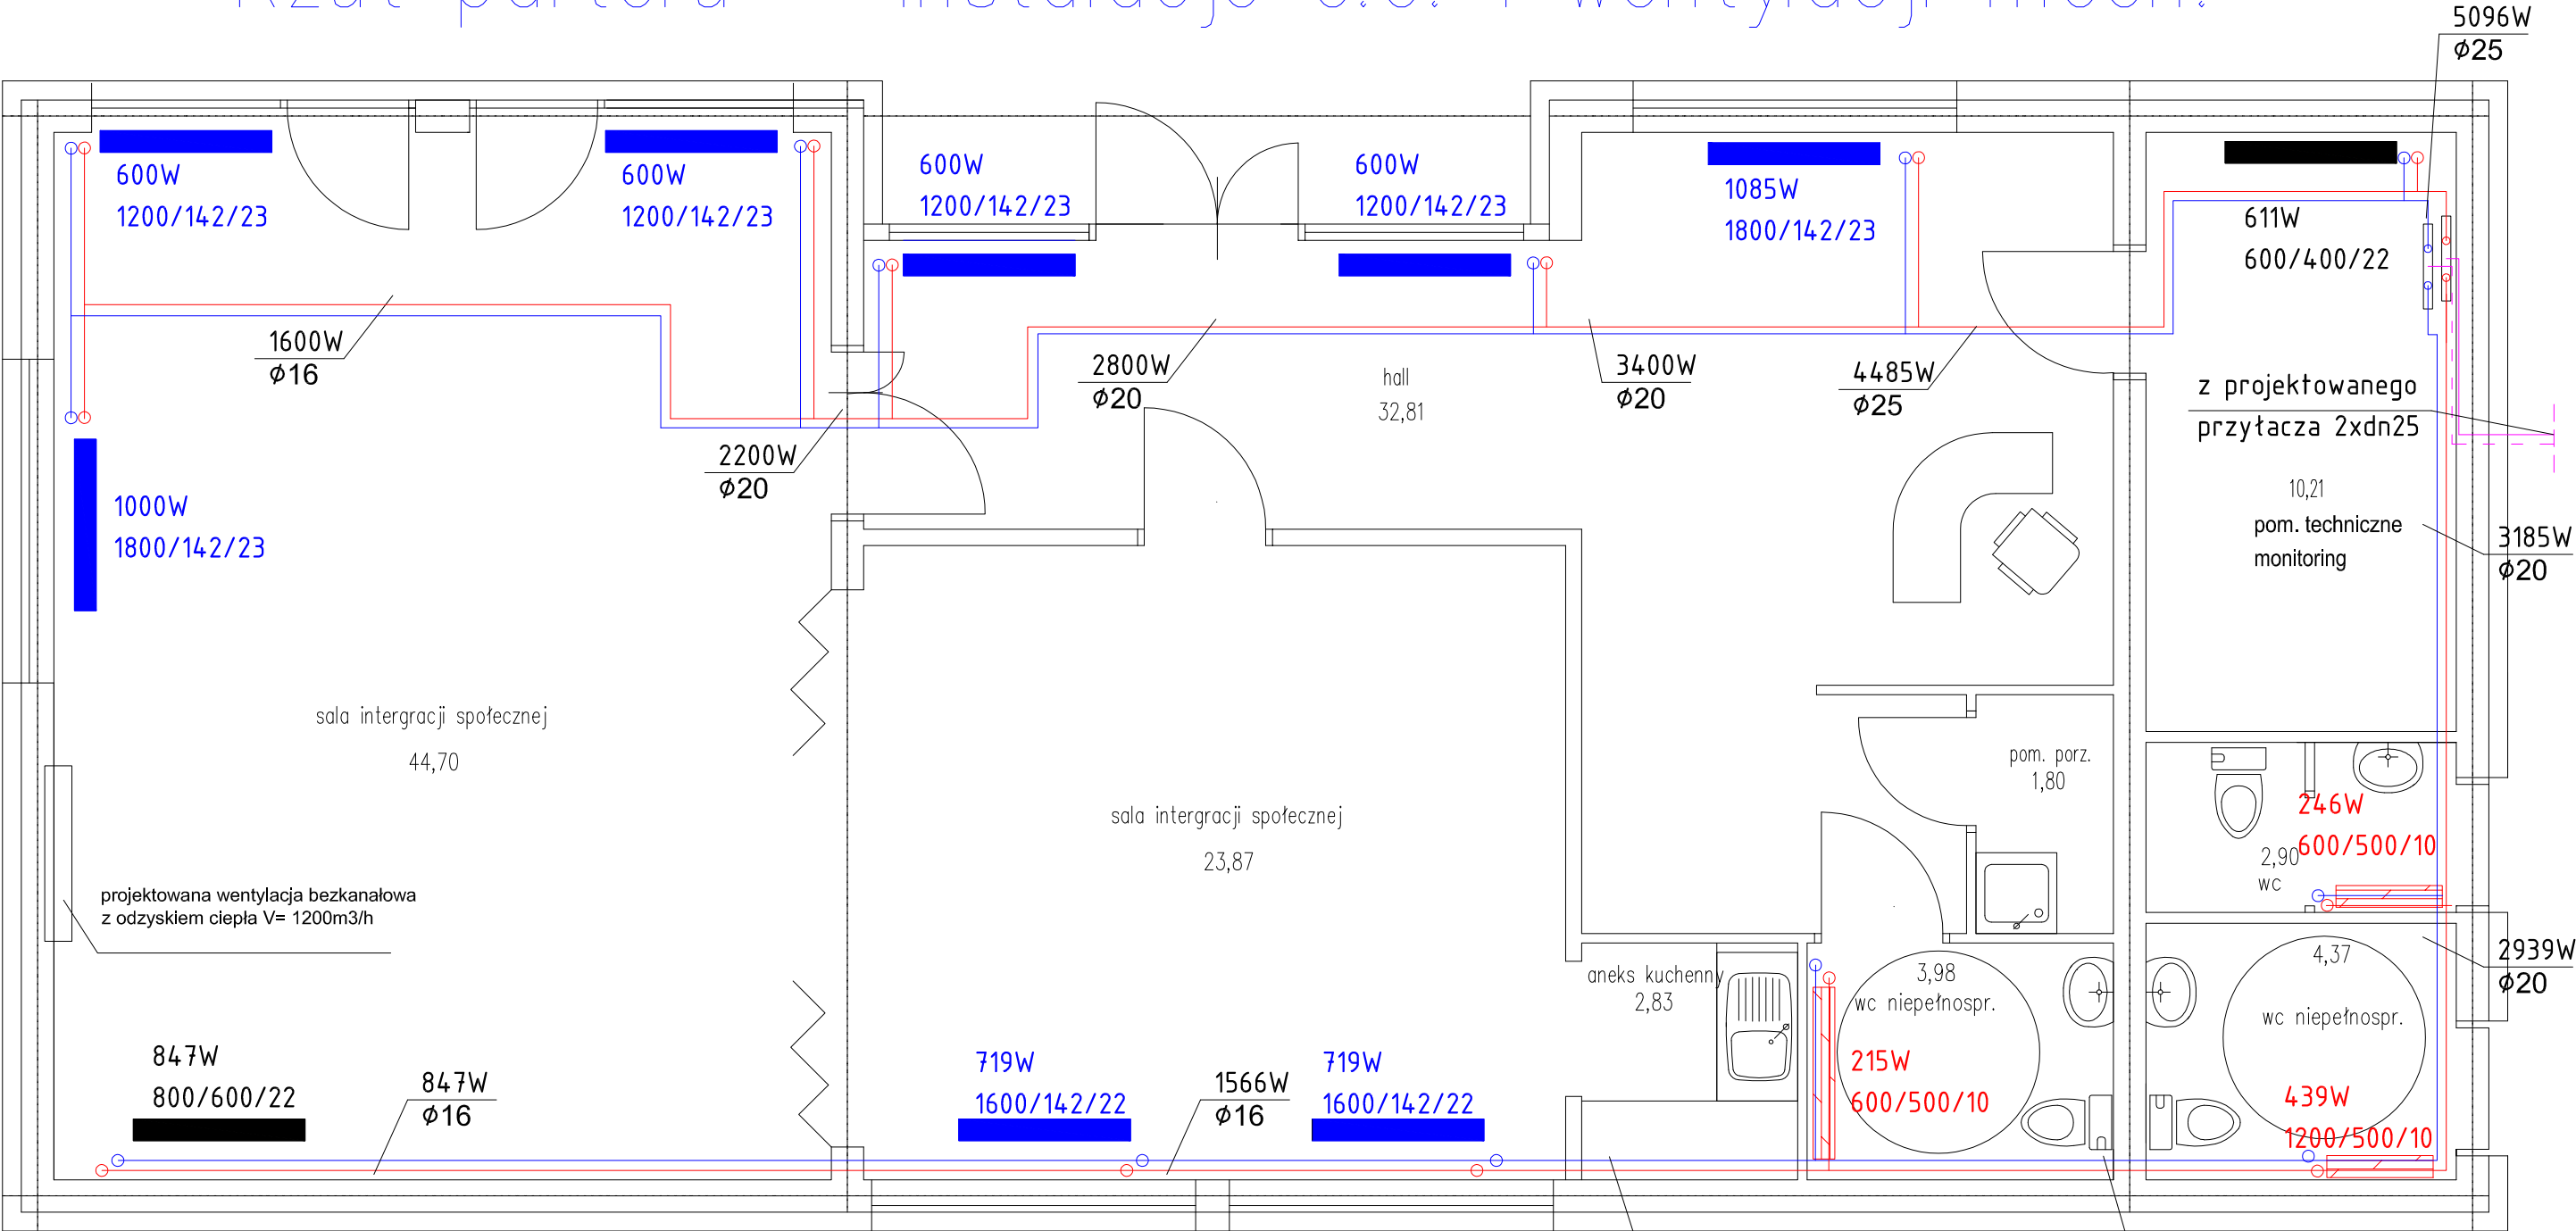

- LEGENDA :
- 800/600/22 – grzejnik płytowy typ 22 z podłączeniem dolnym, L=800; H=600
 - 500/700/10 – grzejnik higieniczny typ 10 z podłączeniem dolnym, L=600; H=500
 - 1600/142/22 – grzejnik konwektorowy typ 22 z podłączeniem dolnym, L=1600; H=142
 - — przewody zasilające PEX/Al/PEX
 - — przewody powrotne PEX/Al/PEX

Temat : REWITALIZACJA RYNKU MIEJSKIEGO I JEGO OTOCZENIA W CELU PRZYWRÓCENIA NADANIA IM NOWYCH FUNKCJI SPOŁECZNYCH, GOSPODARCZYCH, EDUKACYJNYCH, KULTUROWYCH I REKREACYJNYCH Polanów, dz. nr 154/2, 161, 160/1, 160/5, 159/2, 158/2, 23/4, obr. 4 m. Polanów			
Treść : Rzut parteru - instalacje c.o. i wentylacji mechanicznej			
Inwestor : Gmina Polanów, ul. Wolności 4, 76-010 Polanów			
Projekt Wykonawczy			
Projektował :	inż. Ewa Horków	ZPNB - U/73427/22/98	skala 1:50
			grudzień 2020
Funkcja :	tytuł, imię, nazwisko	Nr uprawnień	Podpis
			Rys nr 11

DELTA
BIURO AUDYTORA ENERGETYCZNEGO



75-411 Koszalin
ul. Partyzantów 17
tel./fax: (094) 342 54 64
e-mail: biurodelta@wp.pl