


Rzut parteru – instalacja wod-kan

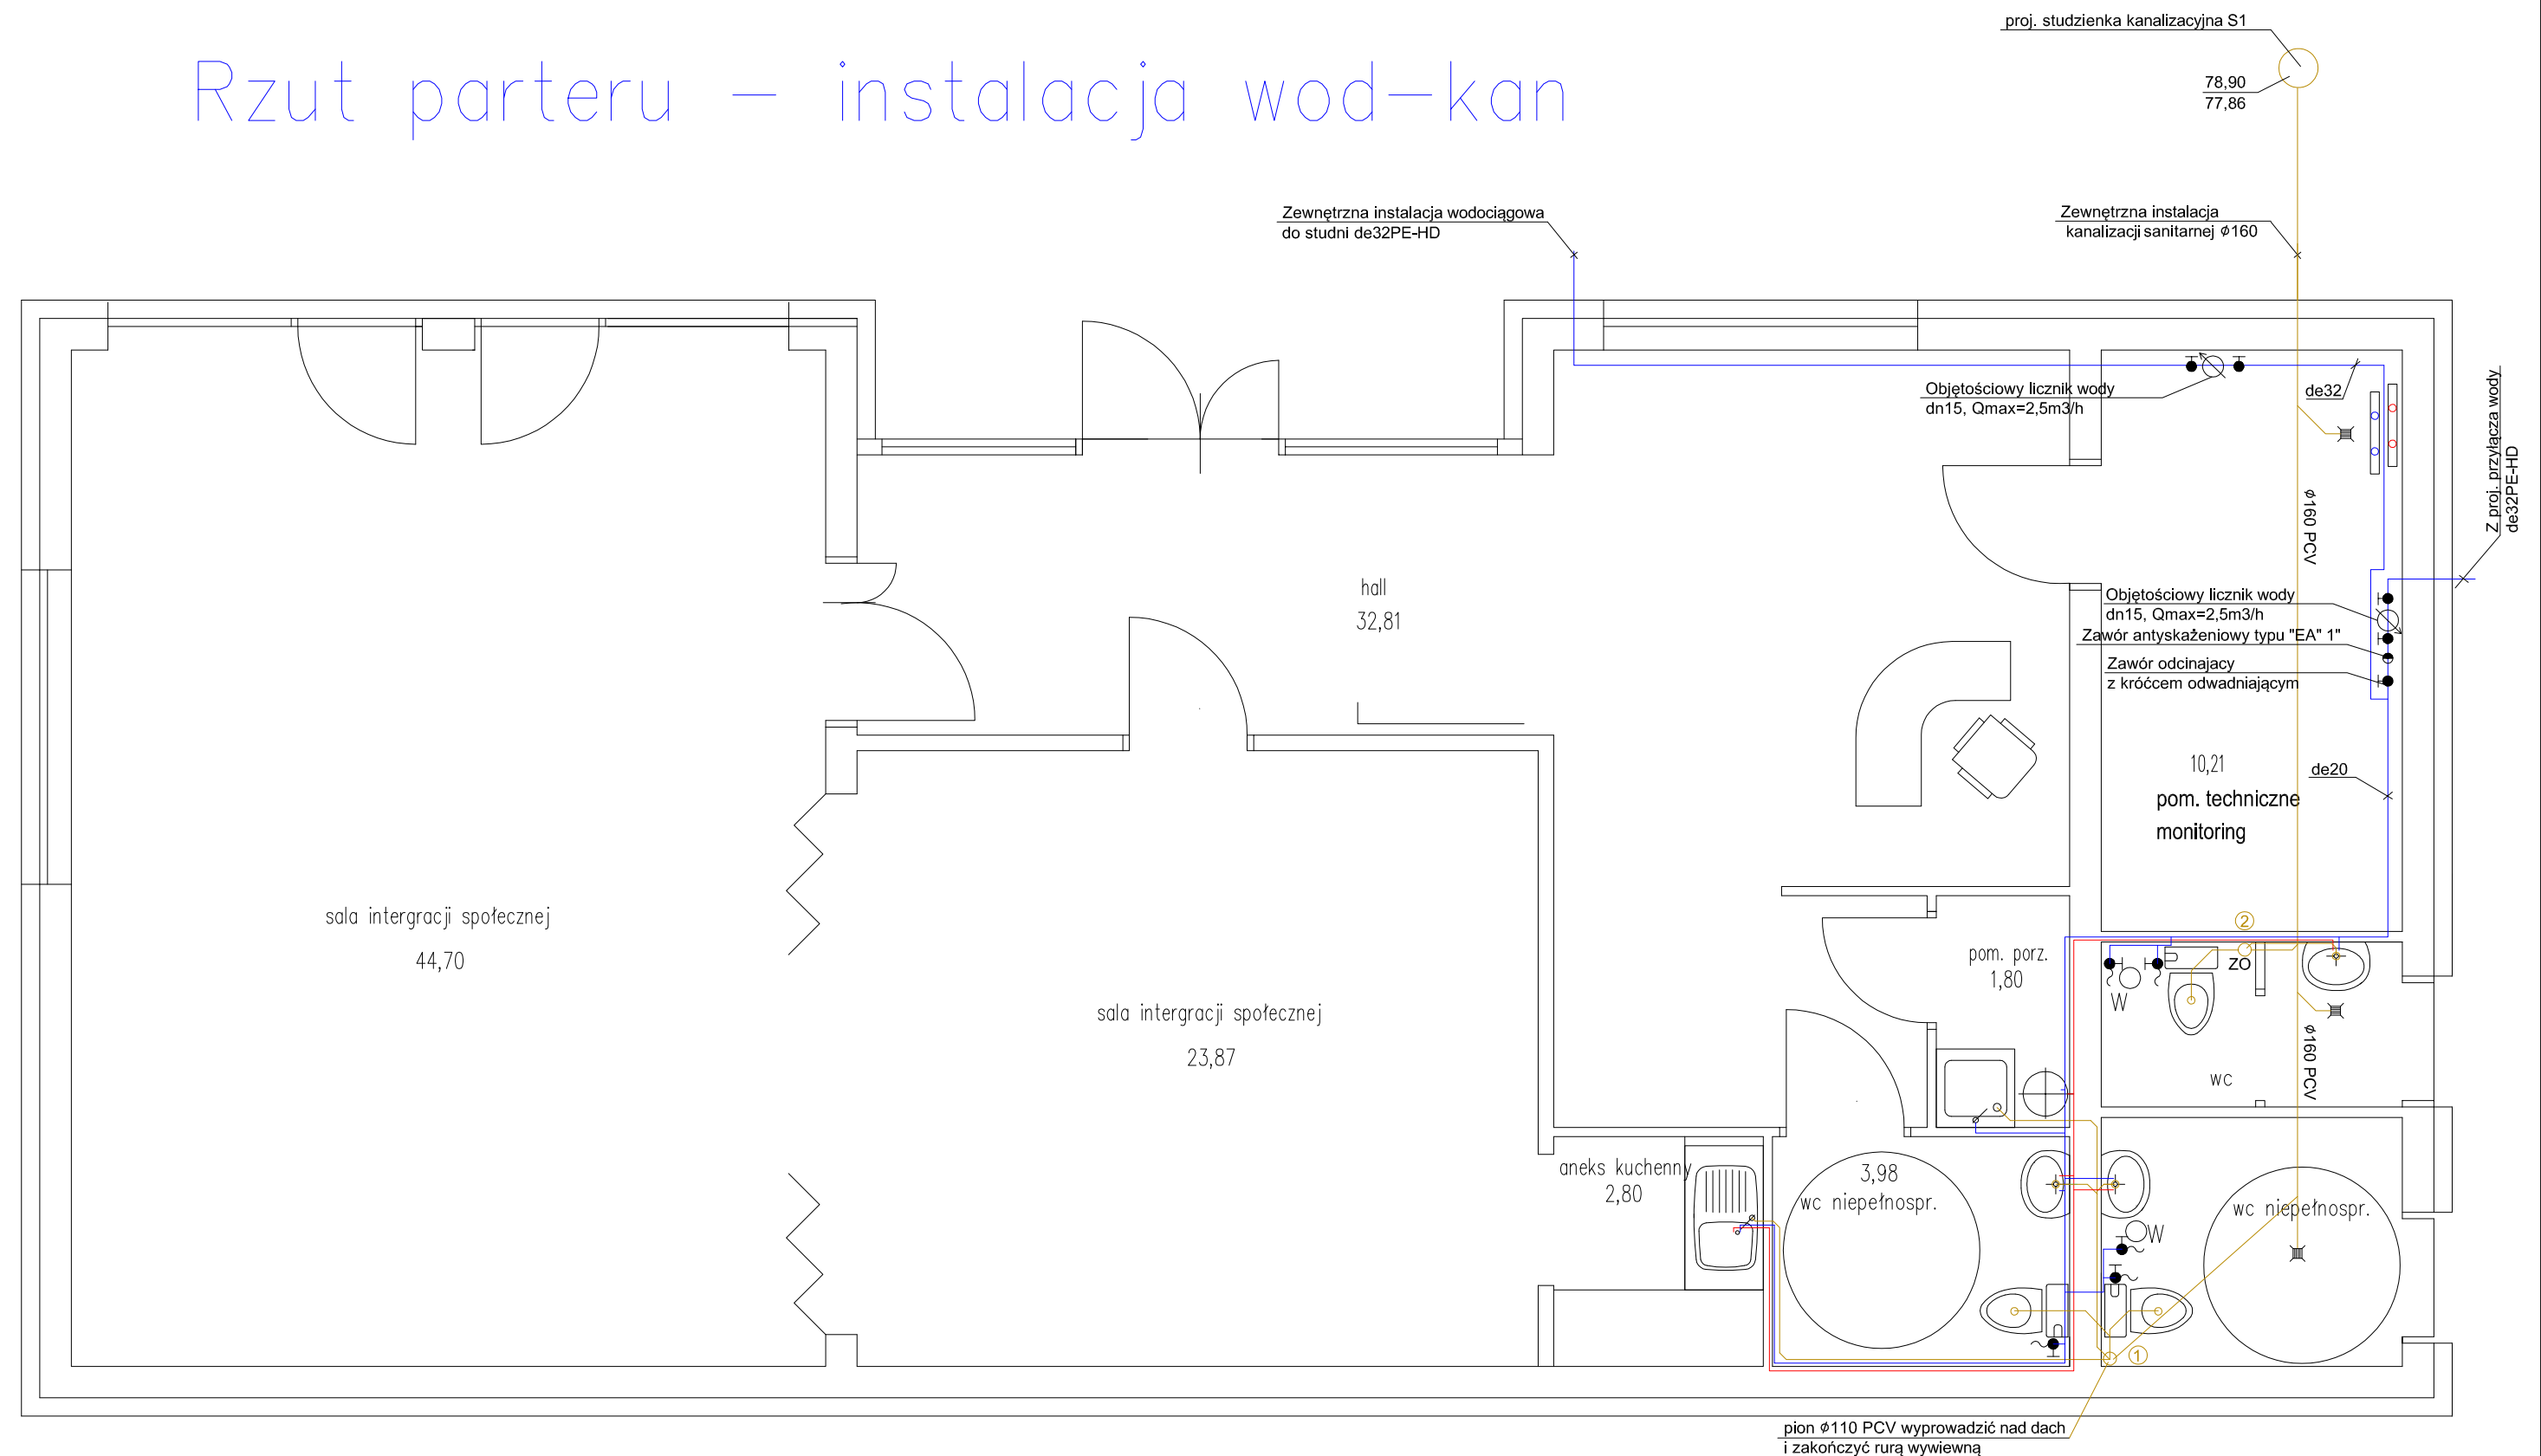

LEGENDA :

- przewody kanalizacji sanitarnej
- przewody cwu
- przewody zw

Temat : REWITALIZACJA RYNKU MIEJSKIEGO I JEGO OTOCZENIA W CELU PRZYWRÓCENIA NADANIA IM NOWYCH FUNKCJI SPOŁECZNYCH, GOSPODARCZYCH, EDUKACYJNYCH, KULTUROWYCH I REKREACYJNYCH Polanów, dz. nr 154/2, 161, 160/1, 160/5, 159/2, 158/2, 23/4, obr. 4 m. Polanów				
Treść : Rzut parteru - instalacja wod-kan				
Inwestor : Gmina Polanów, ul. Wolności 4, 76-010 Polanów				
Projekt Wykonawczy				
Projektował :	inż. Ewa Horków	ZPNB - U/73427/22/98		skala 1:50
				grudzień 2020
Funkcja :	tytuł, imię, nazwisko	Nr uprawnień	Podpis	Rys nr 10

DELTA

BIURO AUDYTORA ENERGETYCZNEGO

75-411 Koszalin
ul. Partyzantów 17
tel./fax:(094) 342 54 64
e- mail:biurodelta@wp.pl