


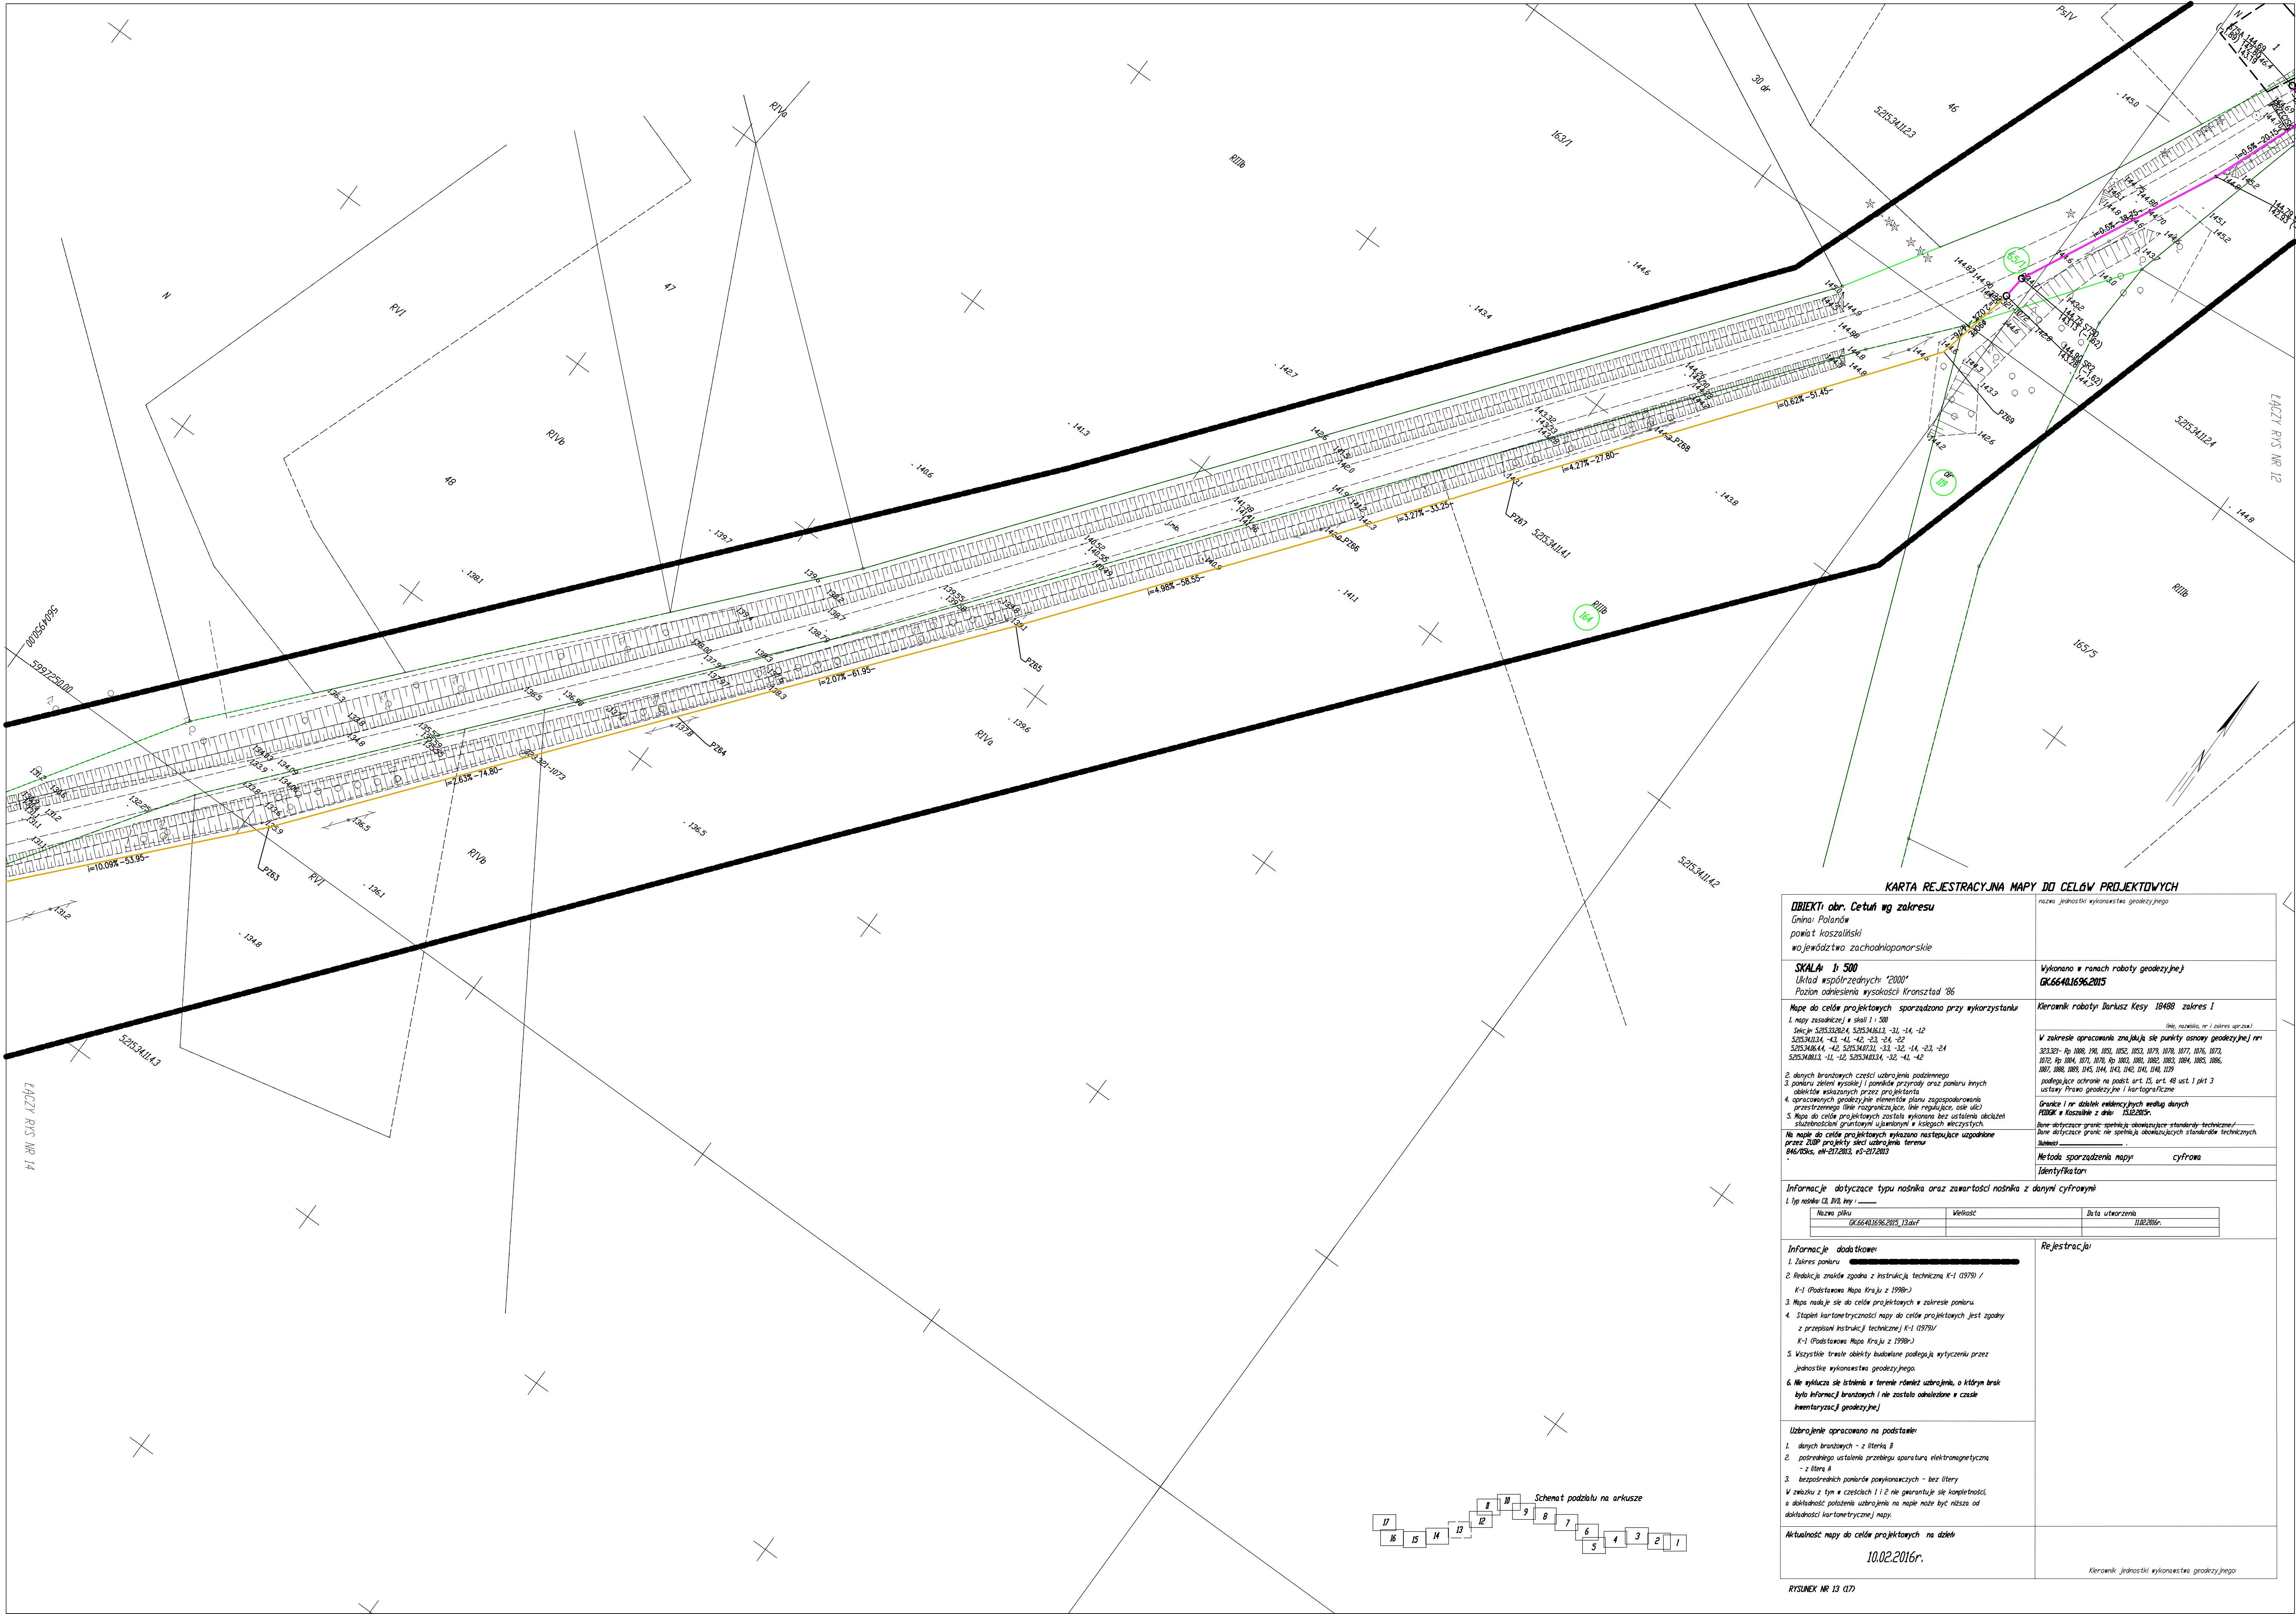

KARTA REJESTRACYJNA MAPY DO CELÓW PROJEKTOWYCH							
OBIEKT: obr. Cetuń wg zakresu Gmina: Polanów powiat kosczański województwo zachodniopomorskie							
SKALA: 1:500 Układ współrzędnych "2000" Poziom odniesienie: wysokości krasztad '86							
Mapa do celów projektowych sporządzona przy wykorzystaniu: 1. mapy zasadniczej w skali 1:500 2. danych brzoźnych części usterzenia podziemnego 3. pomiaru ziemi wysokości i powierzchni przyrządy oraz pomiaru innych obiektów wykonanych przez projektanta 4. opracowanych geodezyjnie elementów planu zagospodarowania przestrzennego (linia rozgraniczająca, linie regulujące, osie ulic) 5. Mapy do celów projektowych została wykonana bez ustalenia dokładności służebności gruntowej ujemnych w skrajnych miejscach							
Wzrost do celów projektowych wykonano następujące udogodnienia: 946/005, 05-21/2013, 05-21/2013							
Informacje dotyczące typu naskłona oraz zawartości naskłona z danymi cyfrowymi 1. Typ naskłona (z. 0/0, 0/0, 0/0)							
<table><thead><tr><th>Nazwa pliku</th><th>Wielkość</th><th>Data utworzenia</th></tr></thead><tbody><tr><td>GR.6640.1636.2015_13.dwg</td><td></td><td>11.02.2016r.</td></tr></tbody></table>		Nazwa pliku	Wielkość	Data utworzenia	GR.6640.1636.2015_13.dwg		11.02.2016r.
Nazwa pliku	Wielkość	Data utworzenia					
GR.6640.1636.2015_13.dwg		11.02.2016r.					
Informacje dodatkowe: 1. Zakres pomiaru 2. Różnica między pomiarem a instrukcją techniczną K-1 (0/0/0) / K-1 (Podstawa Mapa Krasu z 1999r.) 3. Mapa naskłona nie do celów projektowych w zakresie pomiaru 4. Stwierdzenie korektywności mapy do celów projektowych jest zgodny z przepisami instrukcji technicznej K-1 (0/0/0) / K-1 (Podstawa Mapa Krasu z 1999r.) 5. Wszystkie trasie obiekty budowlane podlegają wytyczeniu przez jednostkę wykonawstwa geodezyjnego 6. Nie wykazała się istnienie w terenie rólności usterzenia, o którym brak było informacji brzoźnych i nie zostało odnotowane w czasie inwentaryzacji geodezyjnej							
Usterzenia ograniczone na podstawie: 1. danych brzoźnych - z literą B 2. podanego ustalenia przebiegu osi ulicy, elektrotechnicznych - z literą A 3. bezpośrednich pomiarów pomiarowych - bez liter W związku z tym w częściach 1 i 2 nie gwarantuje się kompletności i dokładności położenia usterzenia na mapie może być niższe od dokładności kartometrycznej mapy.							
Aktualność mapy do celów projektowych na dzień: 10.02.2016r.							
Kierownik jednostki wykonawstwa geodezyjnego							

- LEGENDA
- PROJ. KANALIZACJA SANITARNIA GRANTYJACJA
 - PROJ. KANALIZACJA SANITARNIA TŁOCZNA
 - PROJ. STUDNIA KANALIZACYJNA Ø1,0 BET. C35/45
 - PROJ. STUDNIA KANALIZACYJNA Ø0,4 PP
 - PROJ. PRZEPOMPOWNIA ŚCIEKÓW
 - PROJ. PUNKT ZAŁAMANIA KANALIZACJI TŁOCZNEJ
 - PROJ. PRZŁĄCZA KANALIZACJI SANITARNEJ NIE OBIEKT
 - WNIOSKEM O POZWOLENIE NA BUDOWĘ
 - GRANICE DZIAŁEK OBIEKTÓW WNIOSKEM O POZWOLENIE NA BUDOWĘ
 - NUMERY DZIAŁEK OBIEKTÓW WNIOSKEM O POZWOLENIE NA BUDOWĘ
 - PROJ. ŚCIEKA SIEROWNICZKA
 - PROJ. ŚCIEKA SIEROWNICZKA
 - PROJ. KABEL ELEKTROENERGETYCZNY
 - PROJ. KABEL ELEKTROENERGETYCZNY
 - PROJ. PUNKT KABLA ELEKTROENERGETYCZNEGO

EKO-INSTAL PRACOWNIA PROJEKTOWA	
EKO-INSTAL Harasimowicz i Wspólnicy Sp. z o.o. tel. 95 717 10 70 fax. 95 717 23 20 ul. Kozłowa Wielkiego 61, 66-400 Gorzów Wlkp. NIP 5861646792 REGON 080009361 email: biuro@eko-instal.biz www.eko-instal.biz	
OBIEKT KANALIZACJA SANITARNIA CETUŃ-ROSOCIA-POLANÓW GMINA POLANÓW	
NAMNA OPRACOWANA 8/44,8/9,7/4,20/1,8/7,7/11,13,8/21,12/1,11,15/1,13/1,3/2-OBREB CETUŃ 408/1,164,119,115,112/1,108,65/1,19/3,99/4,65/2,1,76,75,74,73,77,72, 380,379,12/3,18,9/3,179,20,178,362/4,5/11,19,16-OBREB ROSOCIA 362/2,362/1,212,567-OBREB WIELKOPOLSKA,104/14-OBREB 4 POLANÓW	
ADRES OBIEKTU PROJEKT BUDOWLANI KANALIZACJI SANITARNEJ CETUŃ-ROSOCIA-POLANÓW GMINA POLANÓW	
INWESTOR Gmina Polanów ul. Wolności 4, 76-010 Polanów	
BRANŻA SANITARNIA	
PROJEKTANT mgr inż. Waldemar Harasimowicz mgr inż. Ewa Kramm mgr inż. Jacek Sowiński	
SPRAWDZ mgr inż. Waldemar Harasimowicz mgr inż. Ewa Kramm mgr inż. Jacek Sowiński	
BRANŻA ELEKTRYCZNA	
PROJEKTANT mgr inż. Zenon Dybala mgr inż. Jacek Sowiński	
SPRAWDZ mgr inż. Waldemar Harasimowicz mgr inż. Ewa Kramm mgr inż. Jacek Sowiński	
PROJEKT ZAGOSPODAROWANIA TERENU	
DATA 26.03.2016	
SKALA 1:500	
RYS.NR 13	