


ELEWACJA E3 PÓŁNOCNA- INWENTARYZACJA 1:100

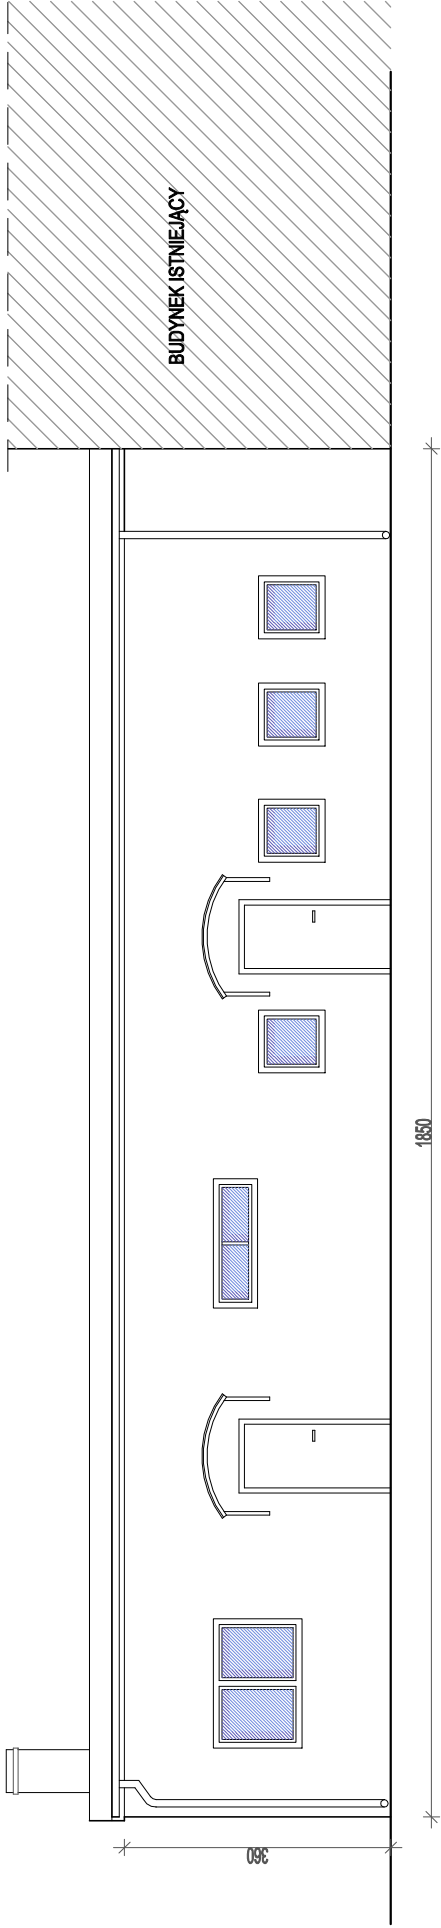

ELEWACJA E1 PÓŁUDNIOA -INWENTARYZACJA 1:100

RZUT PARTERU INWENTARYZACJA 1:100

Termomodernizacja Świetlicy Wiejskiej – dz. nr 7/12 obr. Bożenica , Gmina Polanów		wzrzesień 2024		Skala 1:100	
Rzut parteru- inwentaryzacja				Rys. 3	
Inwestor:Gmina Polanów ul. Wolności 4, 76-010 Polanów		269/LBOK/K/2020		Nr uprawnień	
Projektant:	mgr inż. arch.Milena Winnicka				
Funkcja	Tytuł, imię, nazwisko				
Termomodernizacja Świetlicy Wiejskiej – dz. nr 7/12 obr. Bożenica , Gmina Polanów		wzrzesień 2024		Skala 1:100	
Rzut parteru- inwentaryzacja				Rys. 3	
Inwestor:Gmina Polanów ul. Wolności 4, 76-010 Polanów		269/LBOK/K/2020		Nr uprawnień	
Projektant:	mgr inż. arch.Milena Winnicka				
Funkcja	Tytuł, imię, nazwisko				