


ELEWACJA E4 WSCHODNIA- PROJEKT 1:100

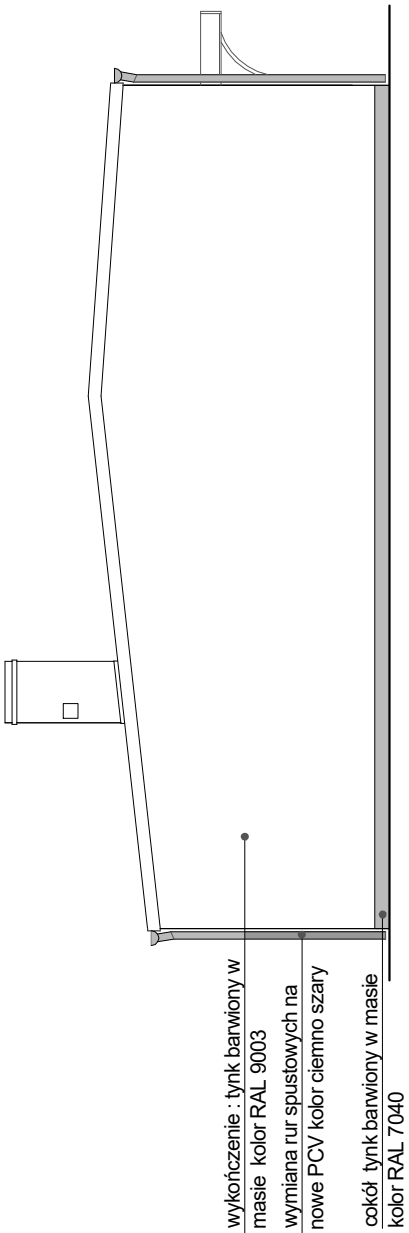

ELEWACJA E2 ZACHODNIA- PROJEKT 1:100

RZUT PARTERU INWENTARYZACJA 1:100

Termomodernizacja Świątlicy Wiejskiej – dz. nr 7/12 obr. Bożenica , Gmina Polanów				DELTA BUREAU AUDYTORA ENERGETYCZNEGO	
Rzut parteru- inwentaryzacja					
Inwestor: Gmina Polanów ul. Wolności 4, 76-010 Polanów				75-411 Koszalin ul. Partyzantów 17 tel./fax: (094) 342 54 64 e-mail: biurodelta@wp.pl	
Projektant:	mgr inż. arch. Milena Winnicka	269/LBOK/K/2020		wzrzesień 2024	
Funkcja	Tytuł, imię, nazwisko	Nr uprawnień	Podpis	Skala 1:100	Rys. 4