


ELEWACJA E3 PÓŁNOCNA- PROJEKT 1:100

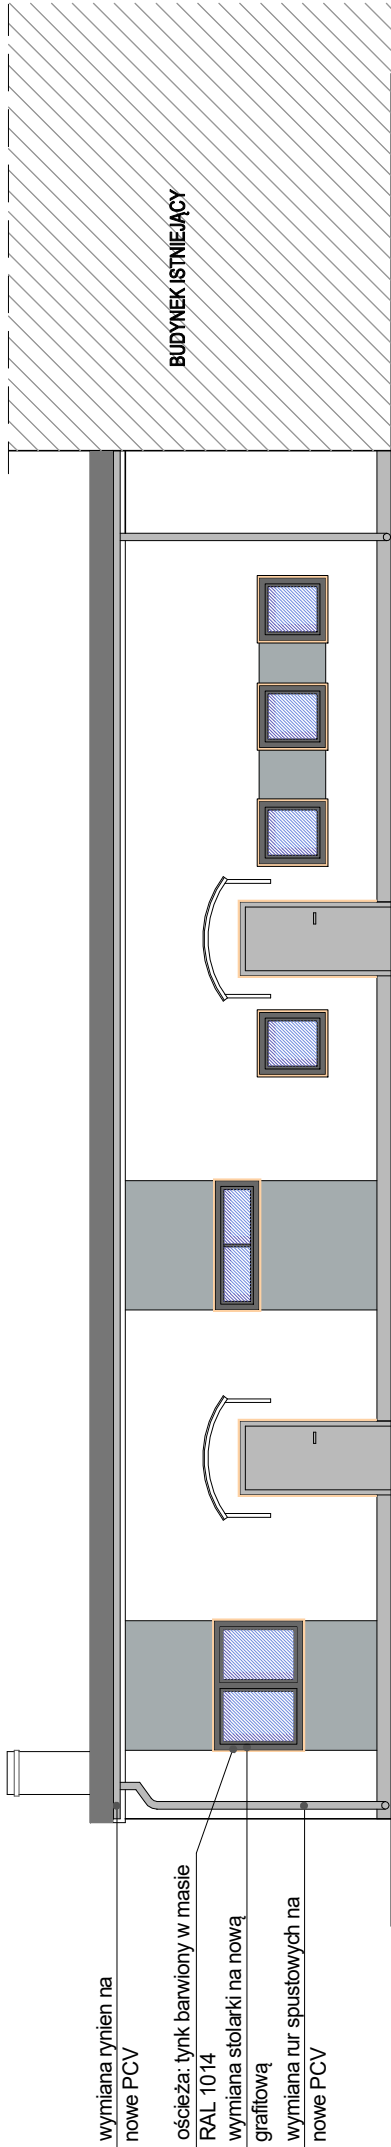

ELEWACJA E1 POŁUDNIOWA -PROJEKT 1:100

Termomodernizacja Świetlicy Wiejskiej – dz. nr 7/12 obr. Bożenica , Gmina Polanów		wzrzesień 2024		Skala 1:100	
Rzut parteru- inwentaryzacja		269/LBOK/K/2020		Podpis	
Inwestor:Gmina Polanów ul. Wolności 4, 76-010 Polanów		mgr inż. arch.Milena Winnicka		Nr uprawnień	
Projektant:	mgr inż.	Tytuł, imię, nazwisko		Rys. 5	
Funkcja					

DELTA

BURO AUDYTORA ENERGETYCZNEGO

75-411 Koszalin  
ul. Partyzantów 17  
tel./fax: (094) 342 54 64  
e- mail:biurodelta@wp.pl