



RZUT DACHU 1:100

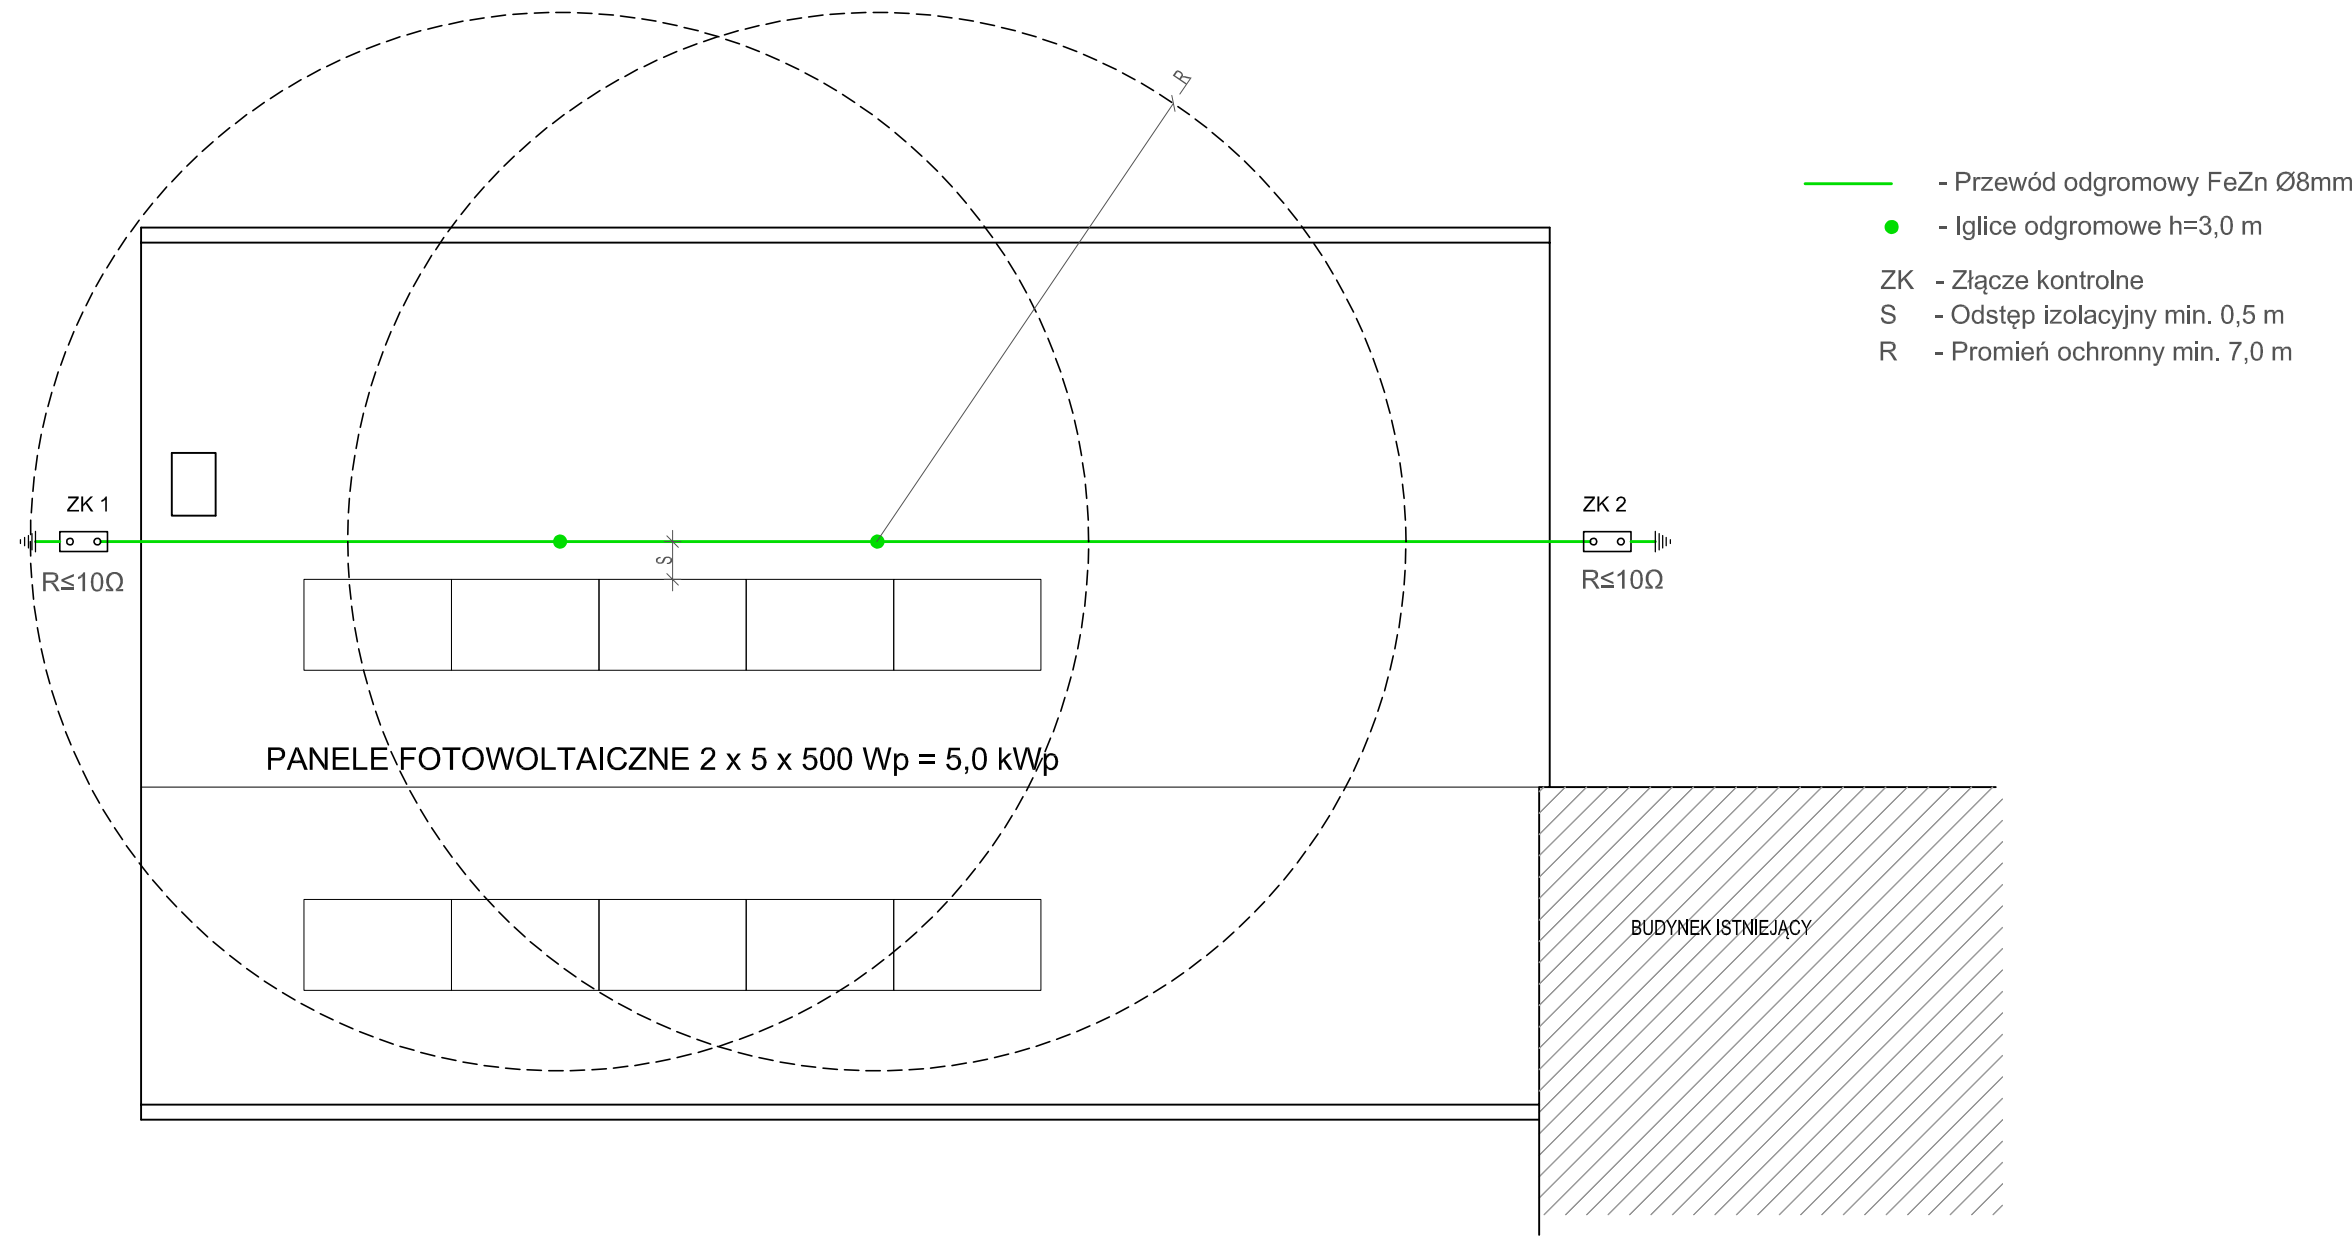

Termomodernizacja budynku świetlicy wiejskiej na terenie dz. nr 27/12, obr. Bożenica, gm. Polanów					<div><div>DELTA</div><div>BIURO AUDYTORA ENERGETYCZNEGO</div><div></div></div>
Rzut dachu - instalacje fotowoltaiczna					
Inwestor: Gmina Polanów ul. Wolności 4, 76-010 Polanów					
Opracował:	mgr inż. Andrzej Majkowski	57/W/98		wrzesień 2024	
Projektant:	mgr inż. Maria Polak	UAN/N/7210/26/90		Skala 1:100	
Funkcja	Tytuł, Imię, nazwisko	Nr uprawnień	Podpis	Rys. 3	
					75-411 Koszalin ul. Partyzantów 17 tel./fax:(094) 342 54 64 e- mail:biurodelta@wp.pl