



Rzut parteru - instalacja pompy ciepła, c.o. i wentylacji mechanicznej

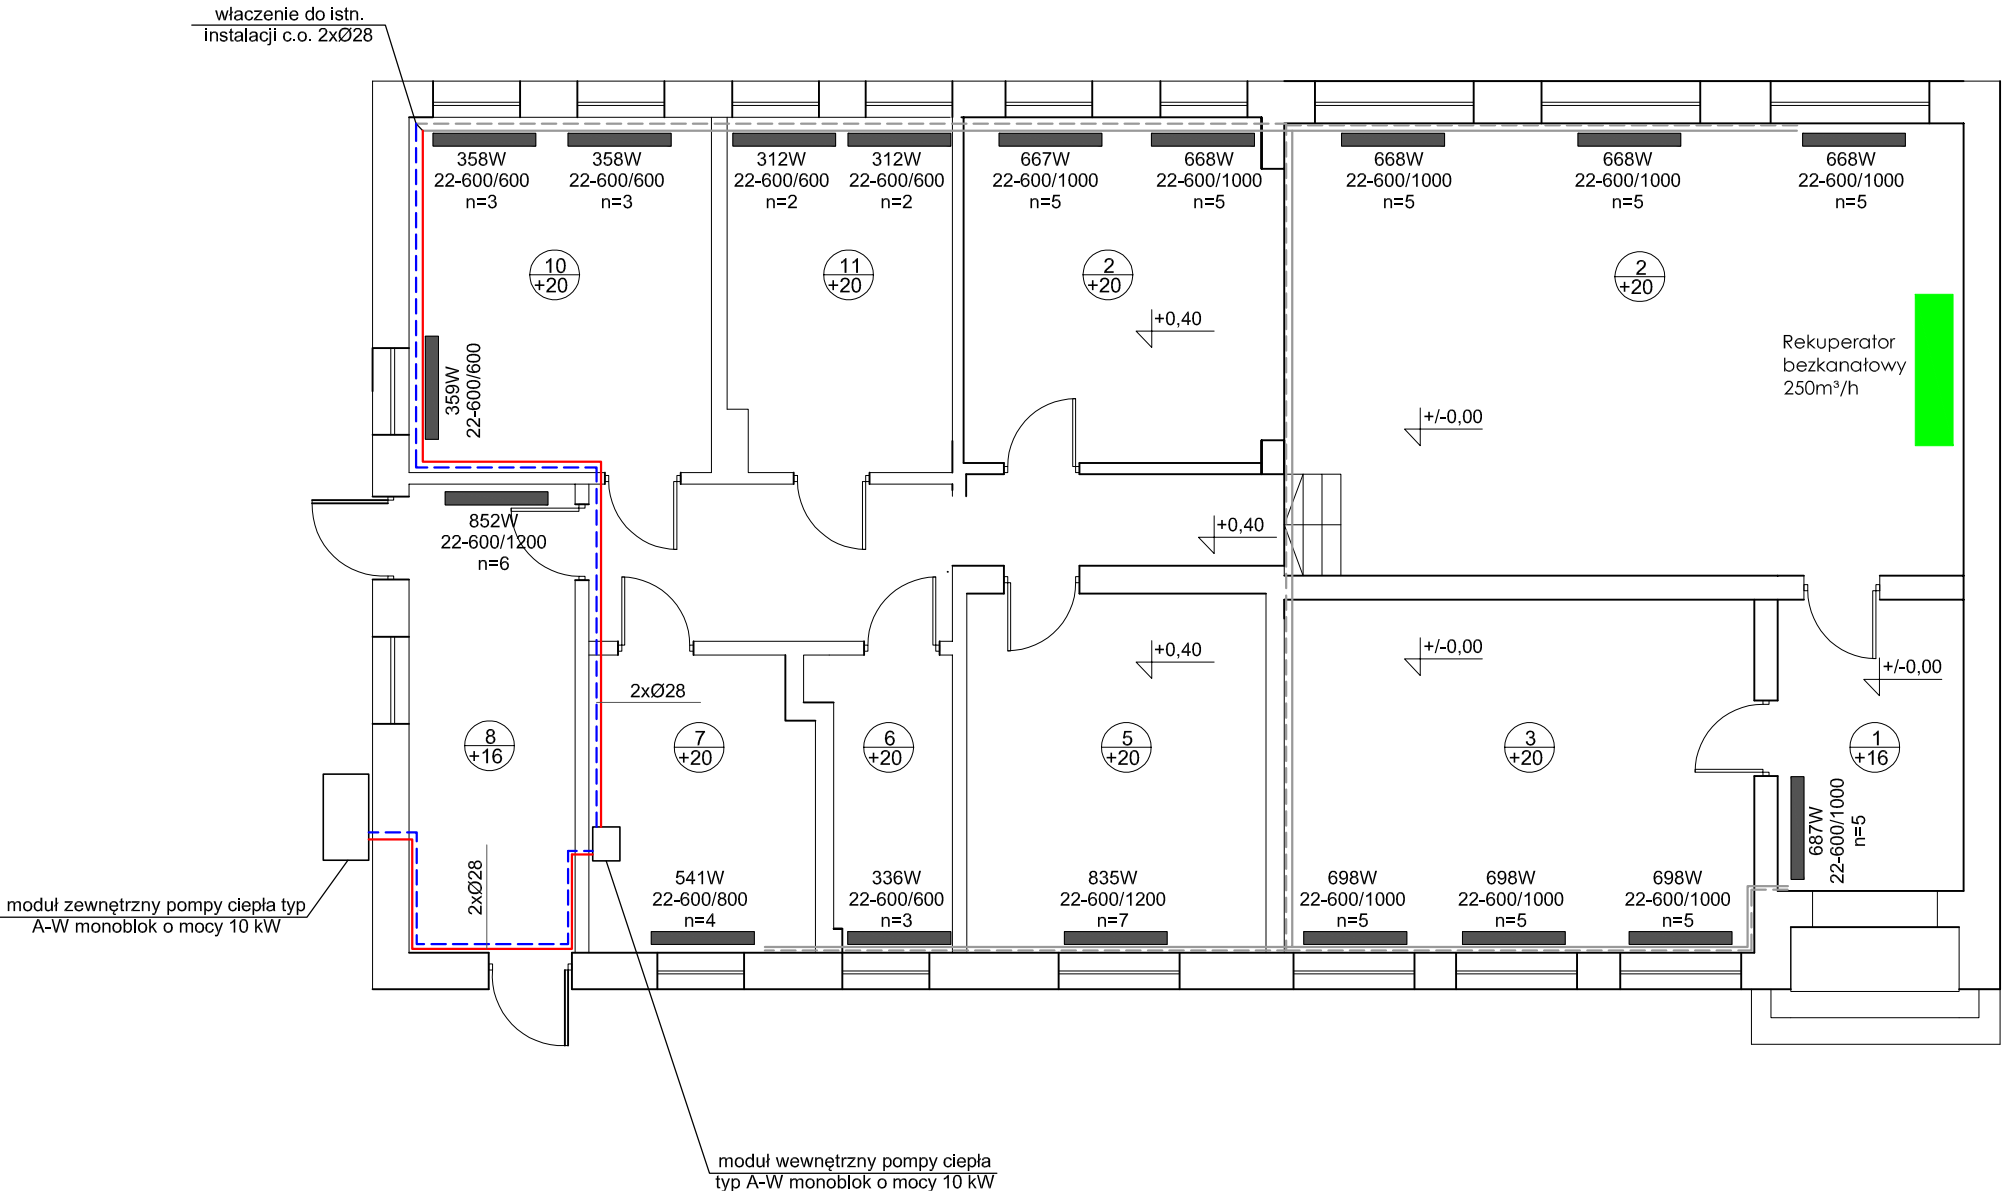

Termomodernizacja Świetlicy Wiejskiej – Garbno 19, dz. nr 4/4 obr. Garbno, Gmina Polanów					<div><div>DELTA</div><div>BIURO AUDYTORA ENERGETYCZNEGO</div><div></div><div>75-411 Koszalin ul. Partyzantów 17 tel./fax: (094) 342 54 64 e- mail: biurodelta@wp.pl</div></div>
Rzut parteru - instalacja centralnego ogrzewania					
Inwestor: Gmina Polanów ul. Wolności 4, 76-010 Polanów					
Projektant:	inż. Ewa Horków	ZPNB-U.73427/22/98 ZAP/IS/3312/02		wrzesień 2024	
				Skala 1:100	
Funkcja	Tytuł, Imlę, nazwisko	Nr uprawnień	Podpls	Rys.1	