


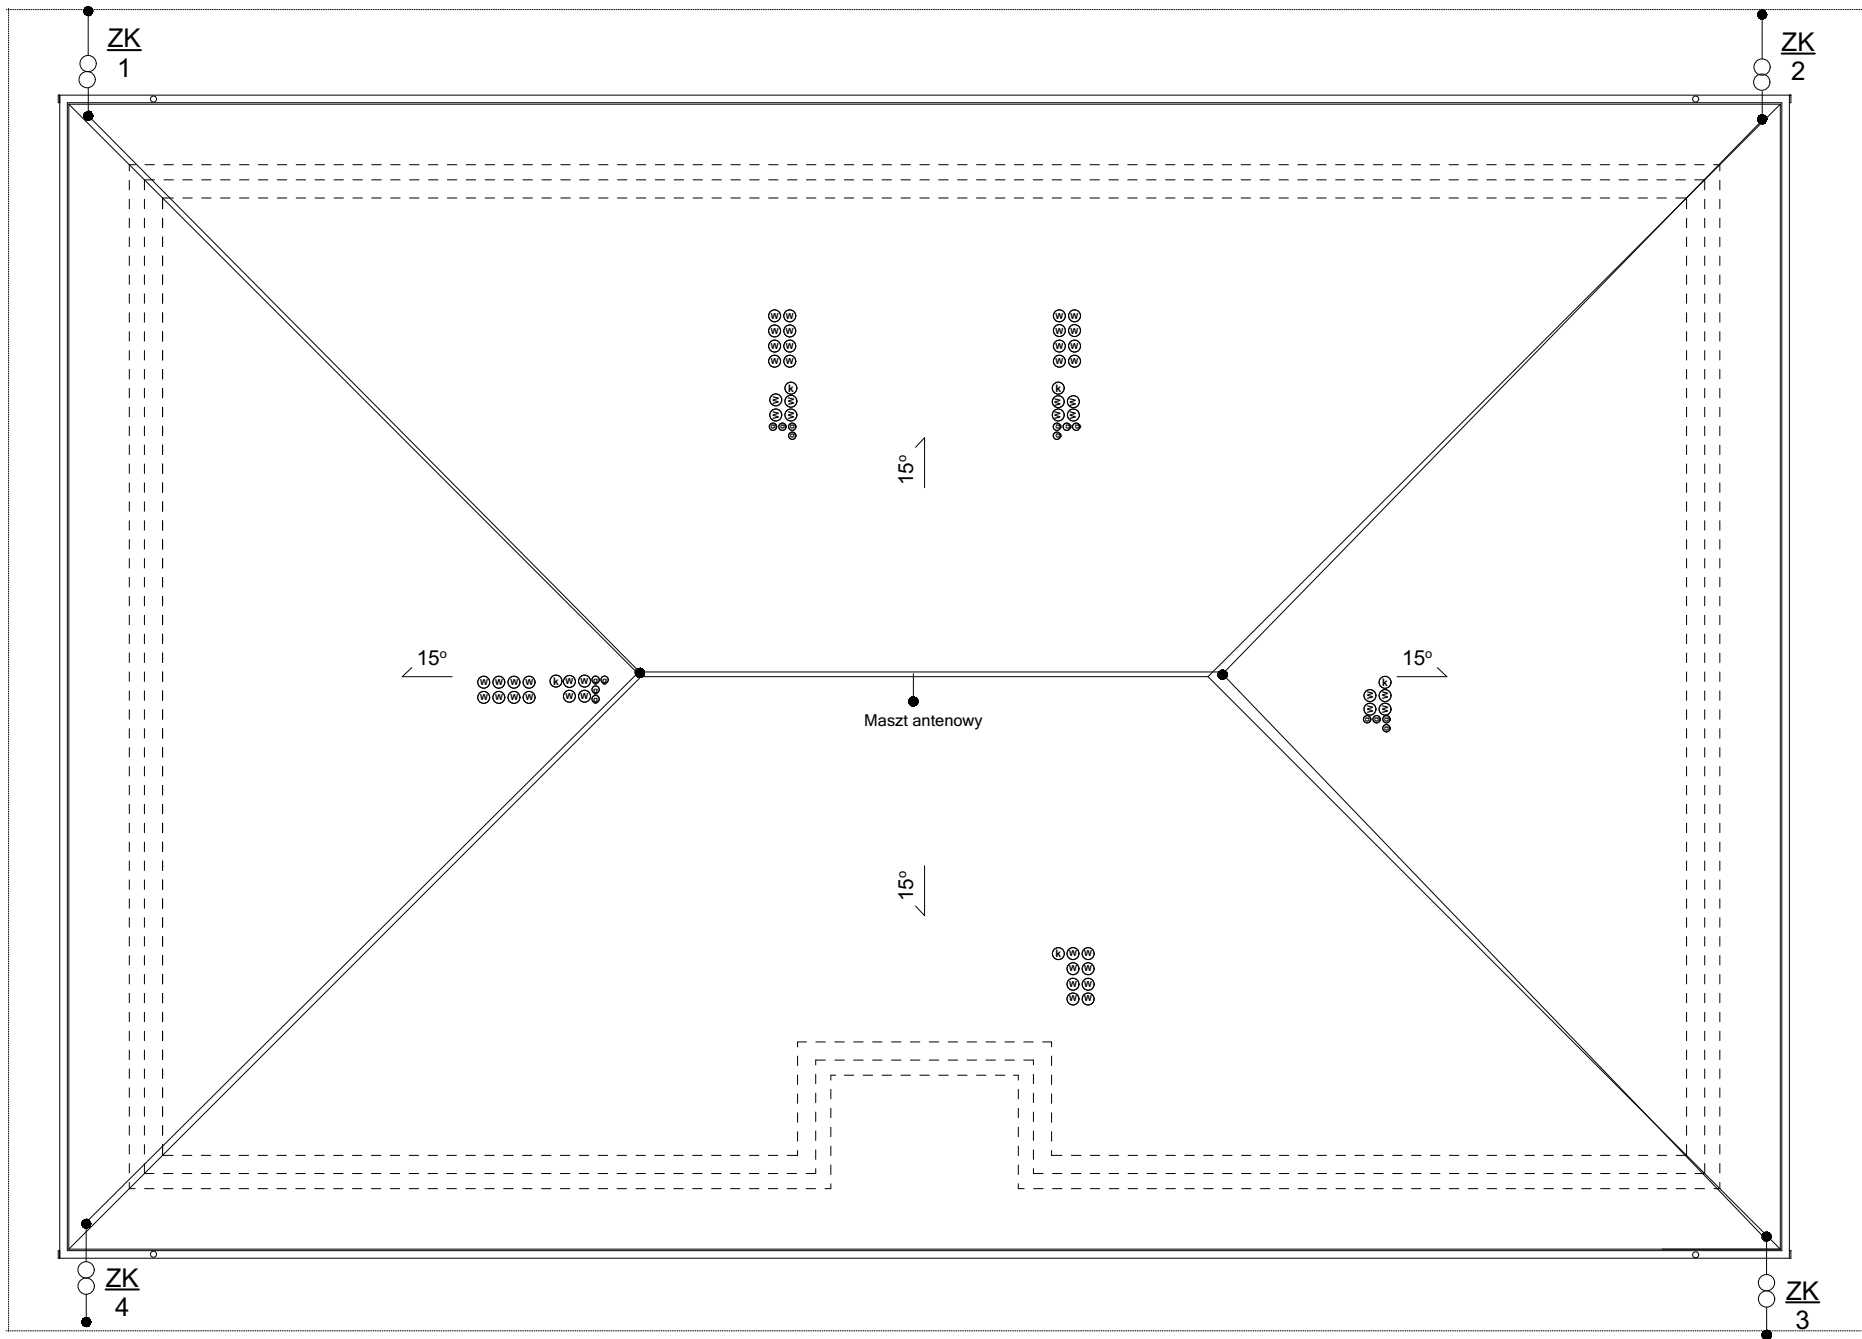

- INSTALACJA ODGROMOWA :**
Instalację na dachu wykonać jako instalację na uchwytach odstępowych systemowych
-zwody poziome wykonać z drutu DFeZn Ø 8mm
-zwody pionowe odprowadzające wykonać drutem DFeZn Ø 8mm w rulkach PCV pod elewacją.
- OPIS INSTALACJI:**
1. Jako instalację uziemiającą należy wykonać uziom otokowy z bednarki FeZN 30x4mm.
2. Połączenia między proj. uziomem budynku a złączami kontrolnymi ZK wykonać z bednarki FeZn 30x4mm. Połączenia bednarki FeZn 30x4mm z uziomem wykonać jako spawane.
3. Złącza kontrolne ZK1...ZK4 wykonać w puszcze podtynkowej montowanej w ścianie na wys. h=0,5m od terenu lub w studzience
4. Metalowe orynnowanie budynku należy podłączyć do instalacji odgromowej za pomocą złącz rynnowych.
5. Obudowy wywiewników połączyć do instalacji odgromowej.
6. Jako ochronę odgromową kominów wykorzystać typowe iglice odgromowe.

Nazwa obiektu	Budynek mieszkalny wielorodzinny NR 4		Nr Rys.	EM4/4	
Przełmiał (tytuł)	Instalacja odgromowa		mgr inż. Łukasz Nieczkowski upr. nr. ZAP/0243/PWBE/15 do projektowania w specjalności instalacji elektrycznych bez ograniczeń Projektował:	mgr inż. Grzegorz Pawłowski upr. nr. ZAP/0164/PWOE/06 do projektowania w specjalności instalacji elektrycznych bez ograniczeń Sprawdził:	
Adres:	woj. ZACHODNIOPOMORSKIE, powiat KOSZALIŃSKI, gmina POLANÓW, obręb ewidencyjny 0002 działka nr 11/66.		Data 09.2022r.	Skala 1:100	
Brutto	Instalacje Elektryczne				
Inwestor	Gmina Polanów ul. Wolności 4 76-010 Polanów		Projektował:	ATM Projektowanie Anna i Tomasz Molenda Spółka Cywilna ul. Zwycięstwa 40/70, 75-037 Koszalin	