



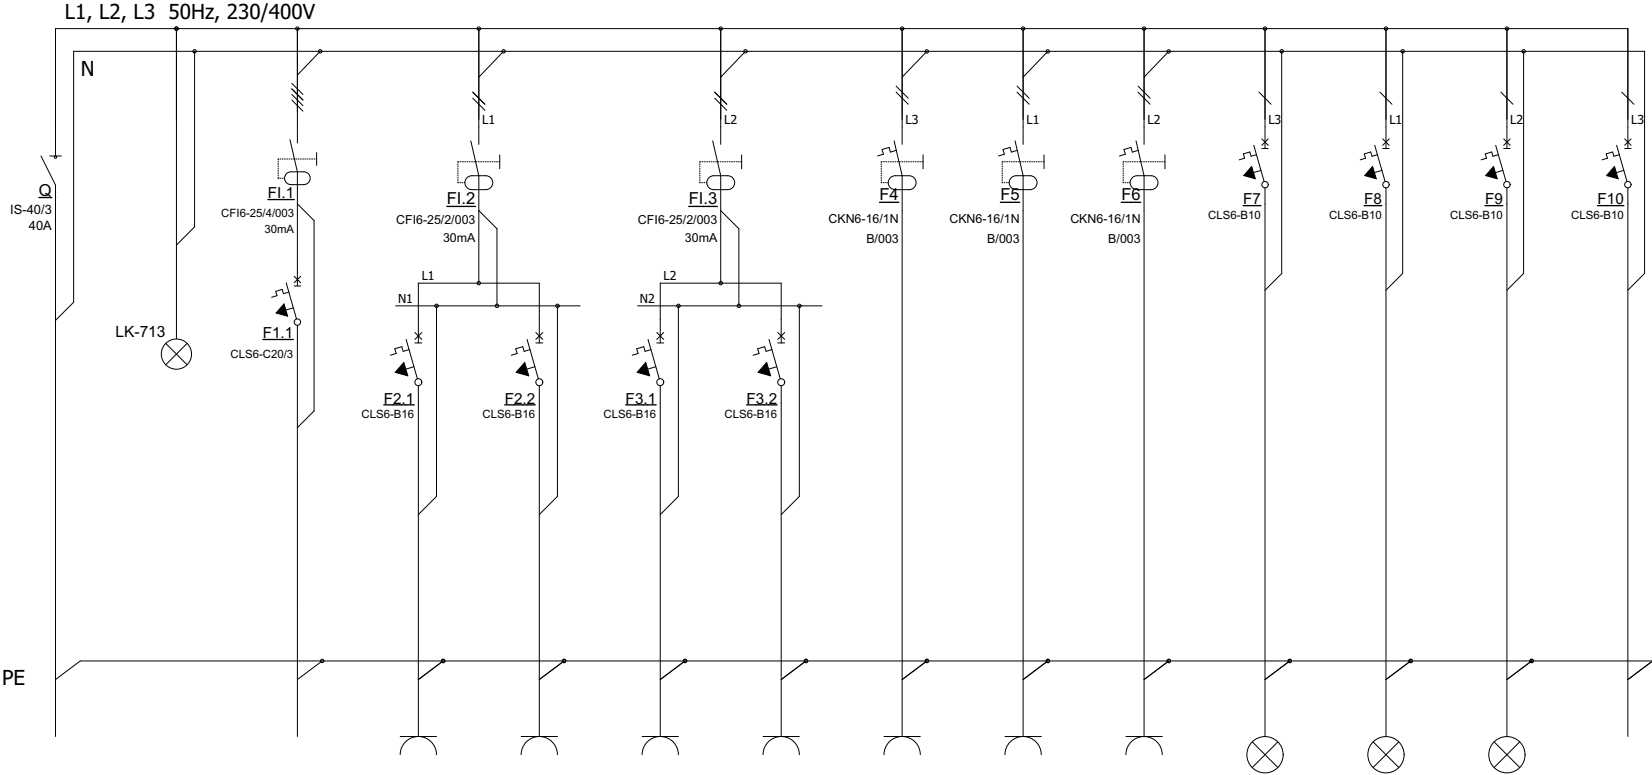

Nr pola	-	1	2	3	4	5	6	7	8	9	10	11	12	13
Nazwa obwodu	Zasilanie z Tablicy licznikowej TL	Kontrola napięcia	Kuchnia elektryczna	Gniazdo pokój - ogólnego przeznaczenia	Gniazdo pokój - ogólnego przeznaczenia	Gniazdo kuchnia - ogólnego przeznaczenia	Gniazdo łazienka - ogólnego przeznaczenia	Gniazdo łazienka - pralka	Gniazdo kuchnia - lodówka	Gniazdo kuchnia - zmywarka	Oświetlenie kuchnia, salon	Oświetlenie łazienka	Oświetlenie pokoje	Tablica telekomunik. TTM
Moc zainst.	13,0	-	9,0	2,0	2,0	2,0	2,0	0,8	0,4	0,5	0,5	0,5	0,5	0,5
Typ przewodu / kabla	YDYp 5x6	-	YDY 5x2,5	YDY 3x2,5	YDY 3x2,5	YDY 3x2,5	YDY 3x2,5	YDY 3x2,5	YDY 3x2,5	YDY 3x2,5	YDY 3x1,5	YDY 3x1,5	YDY 3x1,5	YDY 3x1,5

PROJEKTOWANY UKŁAD
INSTALACJI 0,4 kV - TN-S

ROZMIESZCZENIE APARATURY

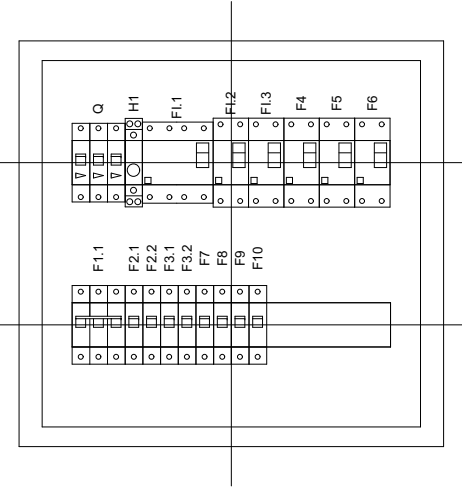

Tablicę zaprojektowano w obudowie
prod. Hager VF218TD

DODATKOWA OCHRONA PRZED PORAZENIEM
- SAMOCZYNNE WYŁĄCZENIE ZASILANIA
(ZGODNIE Z PN-HD 60364-4-41 2009)

$P_i = 20,7 \text{ kW}$
 $k = 0,6$
 $P_{obl} = 12,42 \text{ kW}$

Tablica TM
powtarzalna dla
każdego mieszkania

Nazwa obiektu	Budynek mieszkalny wielorodzinny NR 4		Nr Rys.	EM4/6	
Przedmiot (tytuł)	Schemat ideowy Tablica TM		mgr inż. Łukasz Nieczkowski upr. nr. ZAP/0243/PWBE/15 do projektowania w specjalności instalacji elektrycznych bez ograniczeń Projektował:	mgr inż. Grzegorz Pawłowski upr. nr. ZAP/0164/PWOE/06 do projektowania w specjalności instalacji elektrycznych bez ograniczeń Sprawdził:	
Adres:	woj. ZACHODNIOPOMORSKIE, powiat KOSZALIŃSKI, gmina POLANÓW, obręb ewidencyjny 0002 działka nr 11/66.		Data 09.2022r.	Skala 1:100	
Branża	Instalacje Elektryczne				
Inwestor	Gmina Polanów ul. Wolności 4 76-010 Polanów		ATM Projektowanie Anna i Tomasz Molenda Spółka Cywilna ul. Zwycięstwa 40/70, 75-037 Koszalin		