


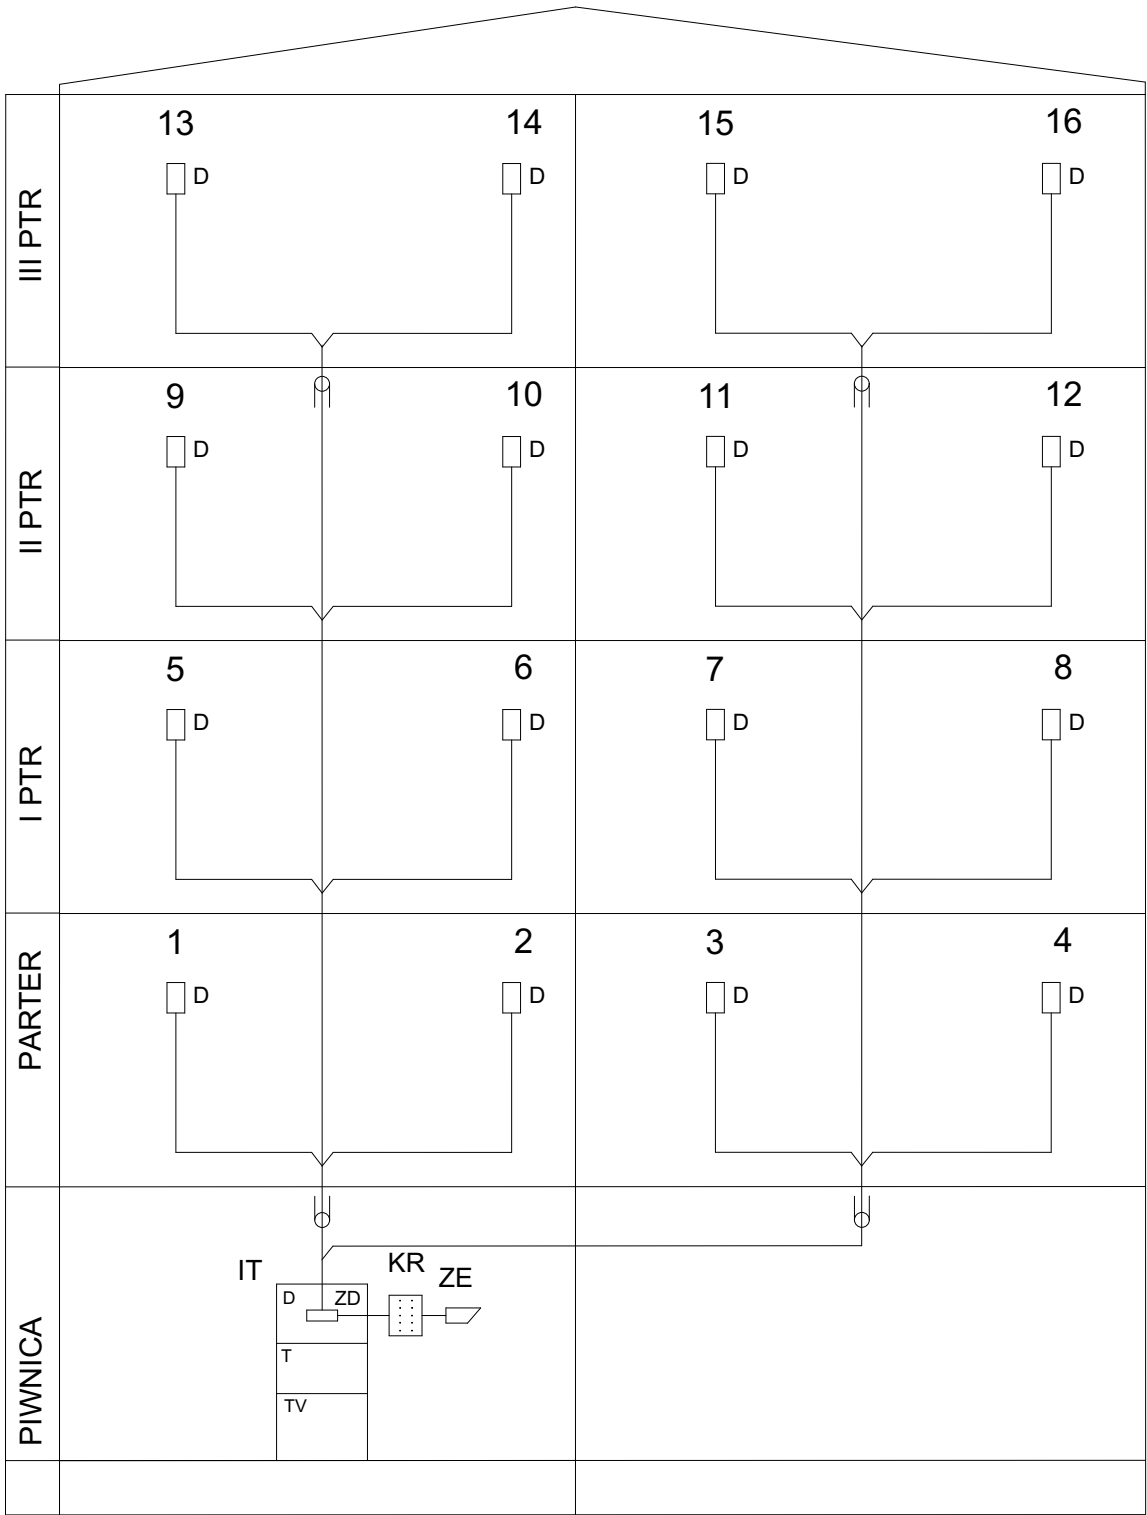

LEGENDA:

- D - APARAT ROZMÓWNY - UNIFON
KR - KASETA ROZMÓWNA - ZEWN.
ZE - ZAMEK EL - MAGN. DRZWI
ZD - ZASILACZ DOMOFONU

UWAGA:

- 1.PRZEWODY WYKONAĆ PRZEWODAMI OD TABLICY GŁÓWNEJ (PIWNICA)
DO KAŻDEGO MIESZKANIA :
- DOMOFON - UTP V KAT
- WIDEODOMOFON - UTP II KAT + RG
2.PRZEWODY OD SZACHTU DO MIESZKAŃ PROWADZIĆ W RURKACH
PESZEL W POSADZCE W BETONIE.

Nazwa obiektu	Budynek mieszkalny wielorodzinny NR 4			Nr Rys.	EM4/9
Przełom (y/l)	Schemat ideowy Instalacja domofonu			mgr inż. Łukasz Nieczkowski upr. nr. ZAP/0243/PWBE/15 do projektowania w specjalności instalacji elektrycznych bez ograniczeń Projektował:	mgr inż. Grzegorz Pawłowski upr. nr. ZAP/0164/PWOE/06 do projektowania w specjalności instalacji elektrycznych bez ograniczeń Sprawdził:
Adres:	woj. ZACHODNIPOMORSKIE, powiat KOSZALIŃSKI, gmina POLANÓW, obręb ewidencyjny 0002 działka nr 11/66.			Data 09.2022r.	Skala 1:100
Brutto	Instalacje Elektryczne				
Inwestor	Gmina Polanów ul. Wolności 4 76-010 Polanów			Projektował: ATM Projektowanie Anna i Tomasz Molenda Spółka Cywilna ul. Zwycięstwa 40/70, 75-037 Koszalin	