




PRZEJŚCIE BEZWYKOPOWE PD3
METODĄ PRZEWIERTU STEROWANEGO
RURA PEHD 100-RC, L=108.0mb

Starosta Koszaliński
Dokumentacja projektowa nr
GK.6630.147.2023
była przedmiotem narady
koordynacyjnej przeprowadzonej
za pomocą środków
komunikacji elektronicznej
zakończony w dniu: 01-03-2023

Z up. Starosty
Beata Latkowska
Geodeta

PRZEWODNICZĄCY NARADY
KOORDYNACYJNEJ

SCHEMAT ŁĄCZENIA ARKUSZY

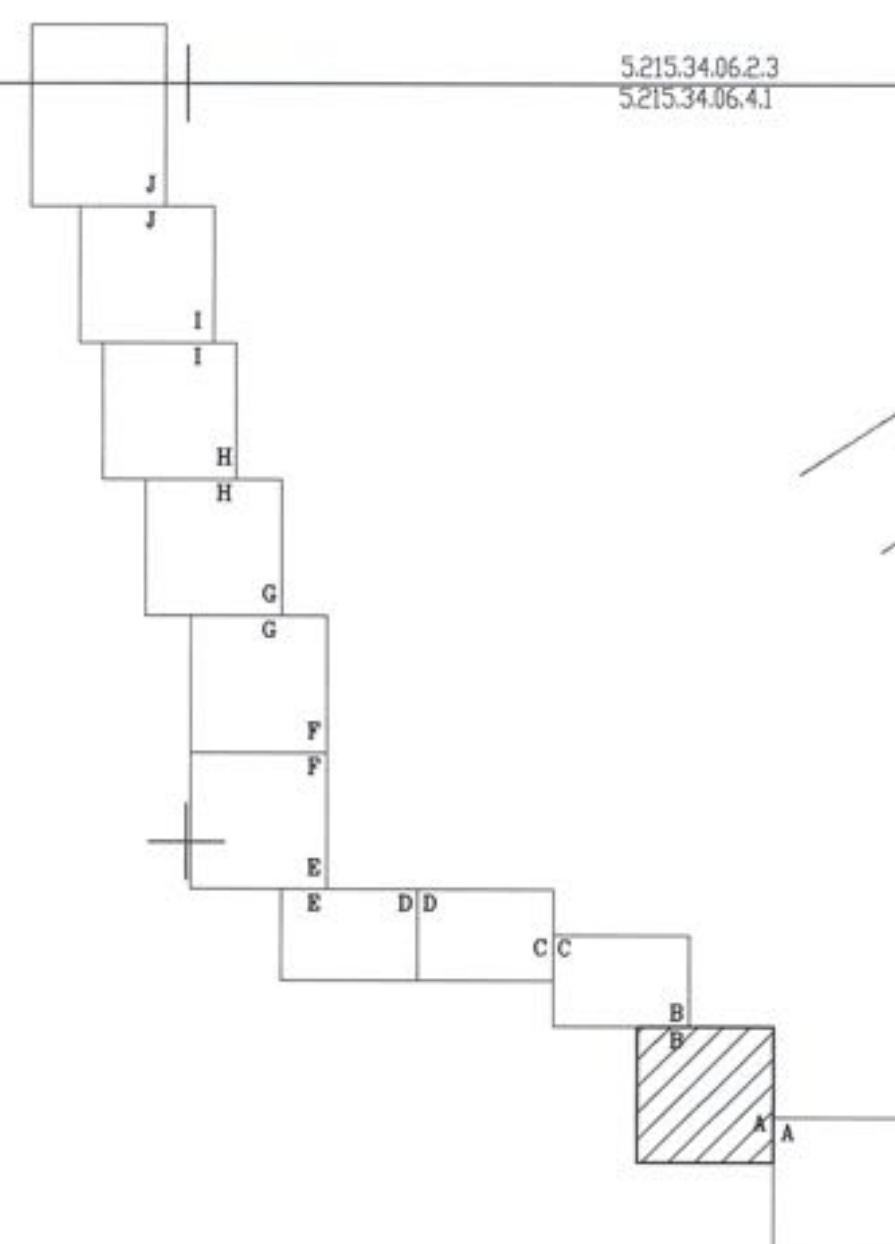

POTWIERDZAM ZGODNOŚĆ KOPII
Z ORYGINAŁEM MAPY DO CELÓW
PROJEKTOWYCH

mgr inż. Dariusz Budzisz
Uprawnienia budowlane do projektowania
i kierowania robotami budowlanymi
bez ograniczeń w dziedzinie instalacyjnej
w tym: sieć, instalacje i urządzeń sanitarnych
nr ewid. ZAP/0141/PWOS/05

LEGENDA:

— PROJEKTOWANA SIĘĆ WODOCIĄGOWA

- PROJEKTOWANY HYDRANT

WIEŚC WYKONAJ			
PROJEKT ZABUDOWY I ZAGOSPODAROWANIA TERENU BUDOWY SIECI WODOCIĄGOWEJ 02110PE TRAŚA ROSOCHA-DĄDZEWO			
PROJEKTOWAŁ:	mgr inż. Dariusz Budzisz	Str. 24/24 (1/1) Projekt i wyk. w sprawie budowy i zagospodarowania terenu	 PB 02.2023
SPRZĄDZIŁ:	mgr inż. Grzegorz Włoch	Str. 02/02 (1/1) Projekt i wyk. w sprawie budowy i zagospodarowania terenu	
PROJEKT BUDOWLANY SIECI WODOCIĄGOWEJ WRAZ Z PRZYSTĄCZAMI W M. DĄDZEWO I ROSOCHA-DĄDZEWO, GMINA POLANÓW			SKALA 1:500 NR STEREO 3