


5216.33.25.4.2

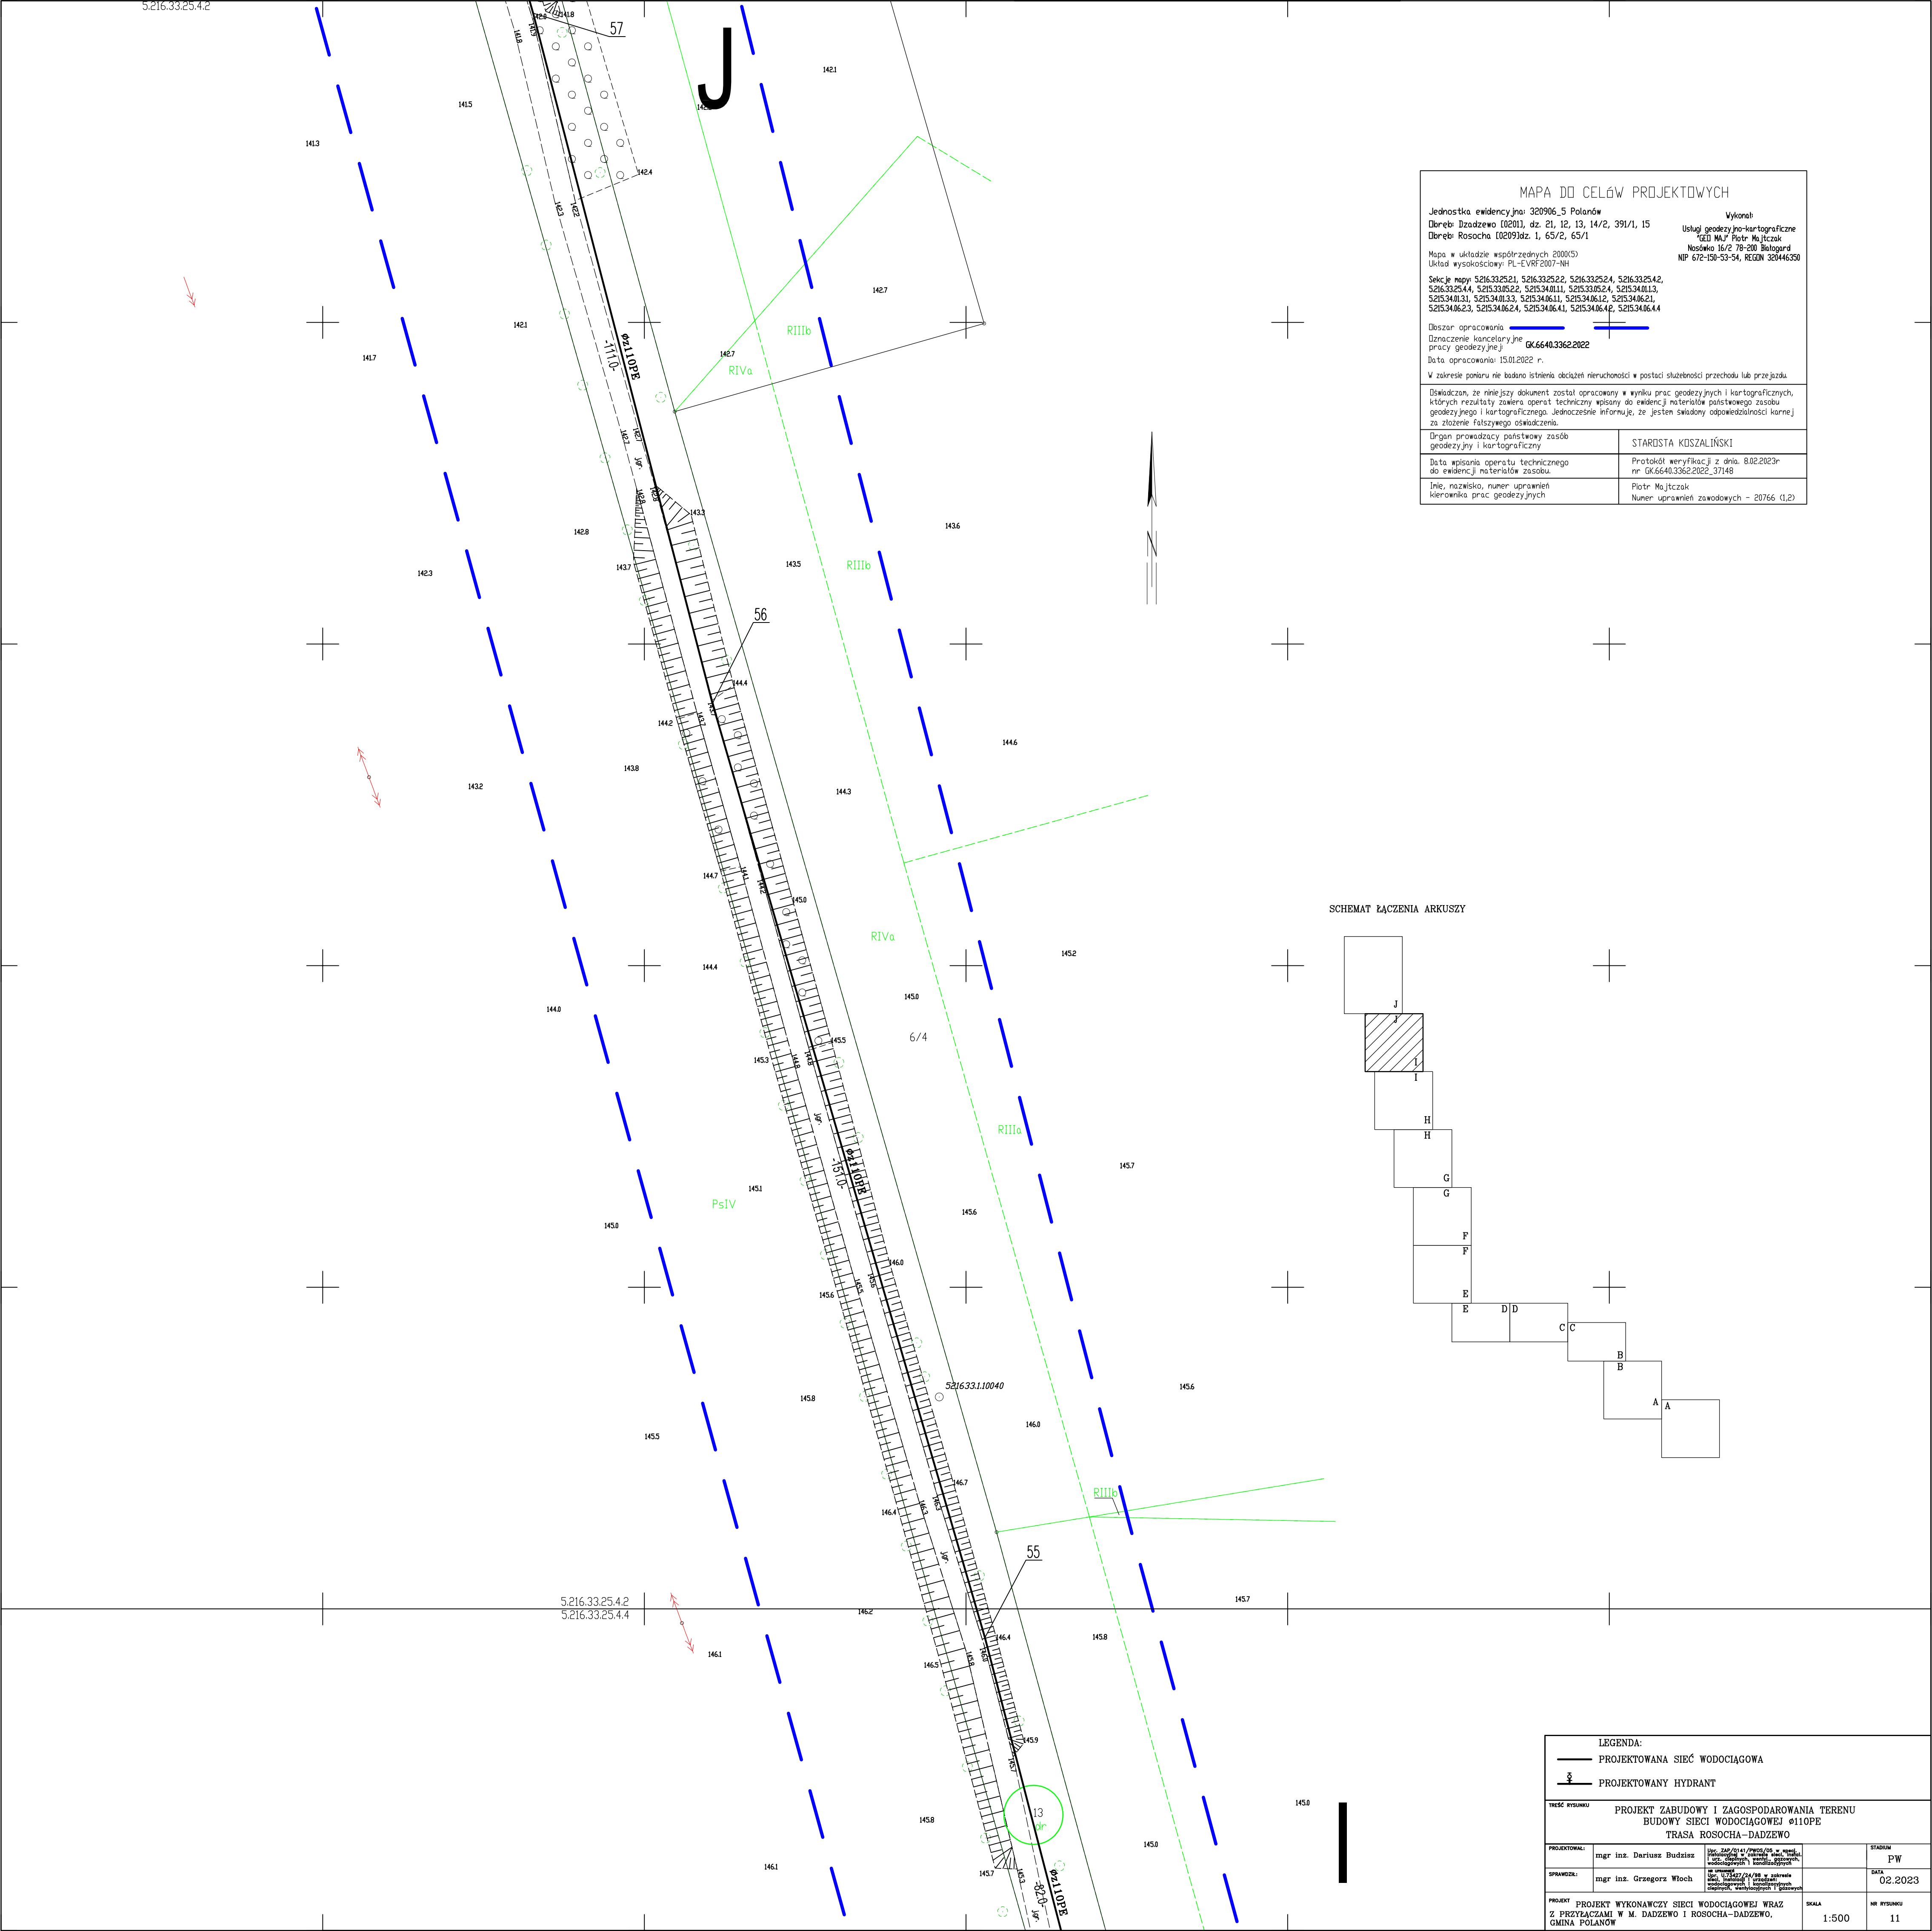

MAPA DO CELÓW PROJEKTOWYCH

Jednostka ewidencyjna: 320906_5 Polanów
Dobreń: Dądzewo 102011, dz. 21, 12, 13, 14/2, 391/1, 15
Dobreń: Rosocha 102091dz. 1, 65/2, 65/1

Wykonali:
Usługi geodezyjno-kartograficzne
"GEO MAJ" Piotr Majczak
Nasówka 16/2 78-200 Białogard
NIP 672-150-53-54, REGON 320446350

Mapa w układzie współrzędnych 2000(S)
Układ wysokościowy: PL-EVRF 2007-NH

Sekcje mapy: 5216.33.25.21, 5216.33.25.22, 5216.33.25.24, 5216.33.25.42, 5216.33.25.44, 5216.33.05.22, 5216.34.01.11, 5216.33.05.24, 5216.34.01.13, 5216.34.01.31, 5216.34.01.33, 5216.34.06.11, 5216.34.06.12, 5216.34.06.21, 5216.34.06.23, 5216.34.06.24, 5216.34.06.41, 5216.34.06.42, 5216.34.06.44


Obszar opracowania: [Linia na mapie]
Oznaczenie kancelaryjne pracy geodezyjnej: GK.6640.3362.2022
Data opracowania: 15.01.2022 r.

W zakresie planu nie badano istnienia obciążeń nieruchomości w postaci służebności przechoź lub przejazdu.

Oświadczam, że niniejszy dokument został opracowany w wyniku prac geodezyjnych i kartograficznych, których rezultaty zawiera operat techniczny wpisany do ewidencji materiałów państwowego zasobu geodezyjnego i kartograficznego. Jednocześnie informuję, że jestem świadomy odpowiedzialności karnej za złożenie fałszywego oświadczenia.

Organ prowadzący państwowy zasób geodezyjny i kartograficzny	STAROSTA KOSZALIŃSKI
Data wpisania operatu technicznego do ewidencji materiałów zasobu	Protokół weryfikacji z dnia 8.02.2023r nr GK.6640.3362.2022_37148
Imię, nazwisko, numer uprawnień kierownika prac geodezyjnych	Piotr Majczak Numer uprawnień zawodowych - 20766 (1,2)

SCHEMAT ŁĄCZENIA ARKUSZY

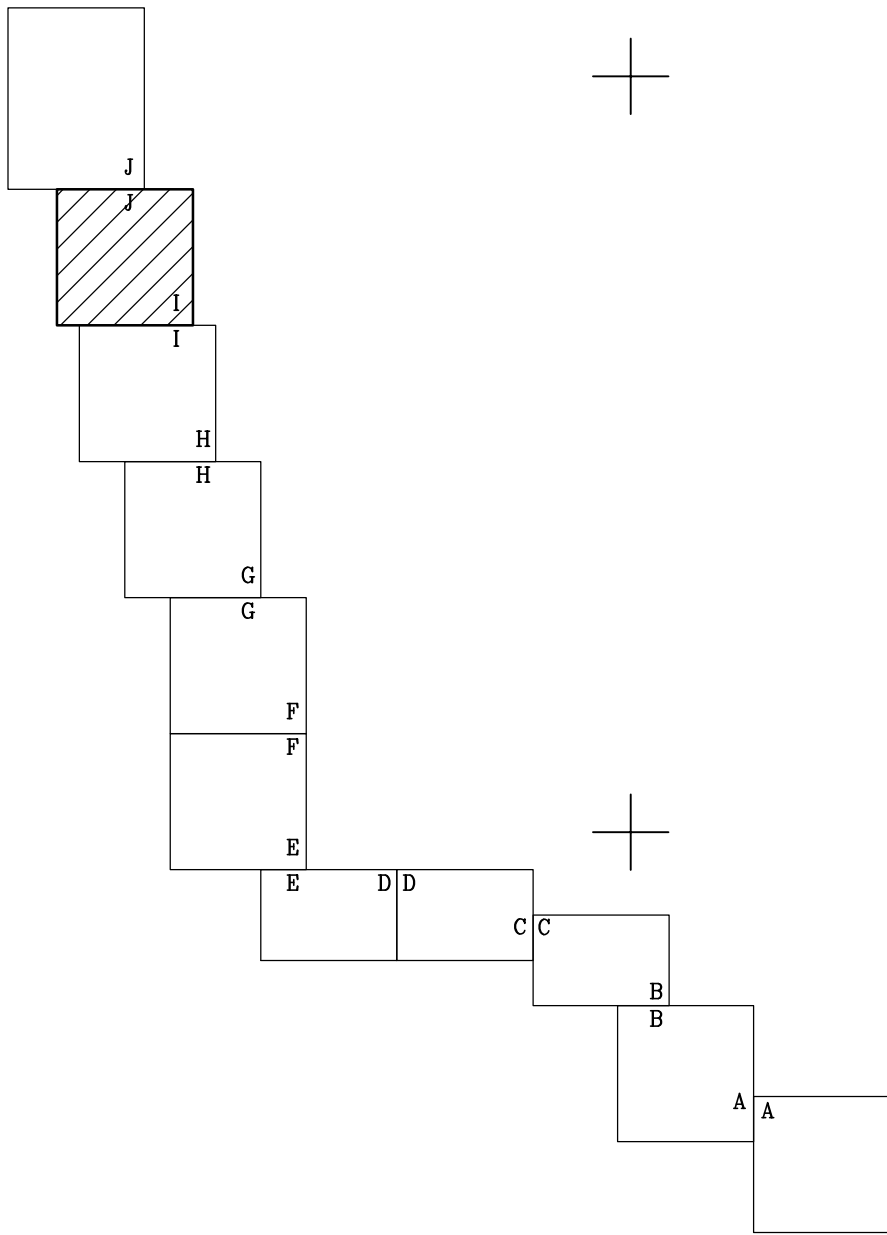

LEGENDA:
— PROJEKTOWANA SIĘĆ WODOCIĄGOWA
— PROJEKTOWANY HYDRANT

TRZECI RYSUNKU

PROJEKT ZABUDOWY I ZAGOSPODAROWANIA TERENU
BUDOWY SIĘCI WODOCIĄGOWEJ Ø110PE
TRASA ROSOCHA-DADZEWO

PROJEKTOWAŁ:	mgr inż. Dariusz Budzisz	mgr inż. Dariusz Budzisz w imieniu Wykonawcy	STADIUM	PW	
OPRAWIŁ:	mgr inż. Grzegorz Włoch	mgr inż. Grzegorz Włoch w imieniu Wykonawcy	DATA	02.2023	
PROJEKT	PROJEKT WYKONAWCZY SIĘCI WODOCIĄGOWEJ WRAZ Z PRZYŁĄCZAMI W M. DADZEWO I ROSOCHA-DADZEWO, GMINA POLANÓW			NR RYSUNKU	11

SKALA: 1:500