


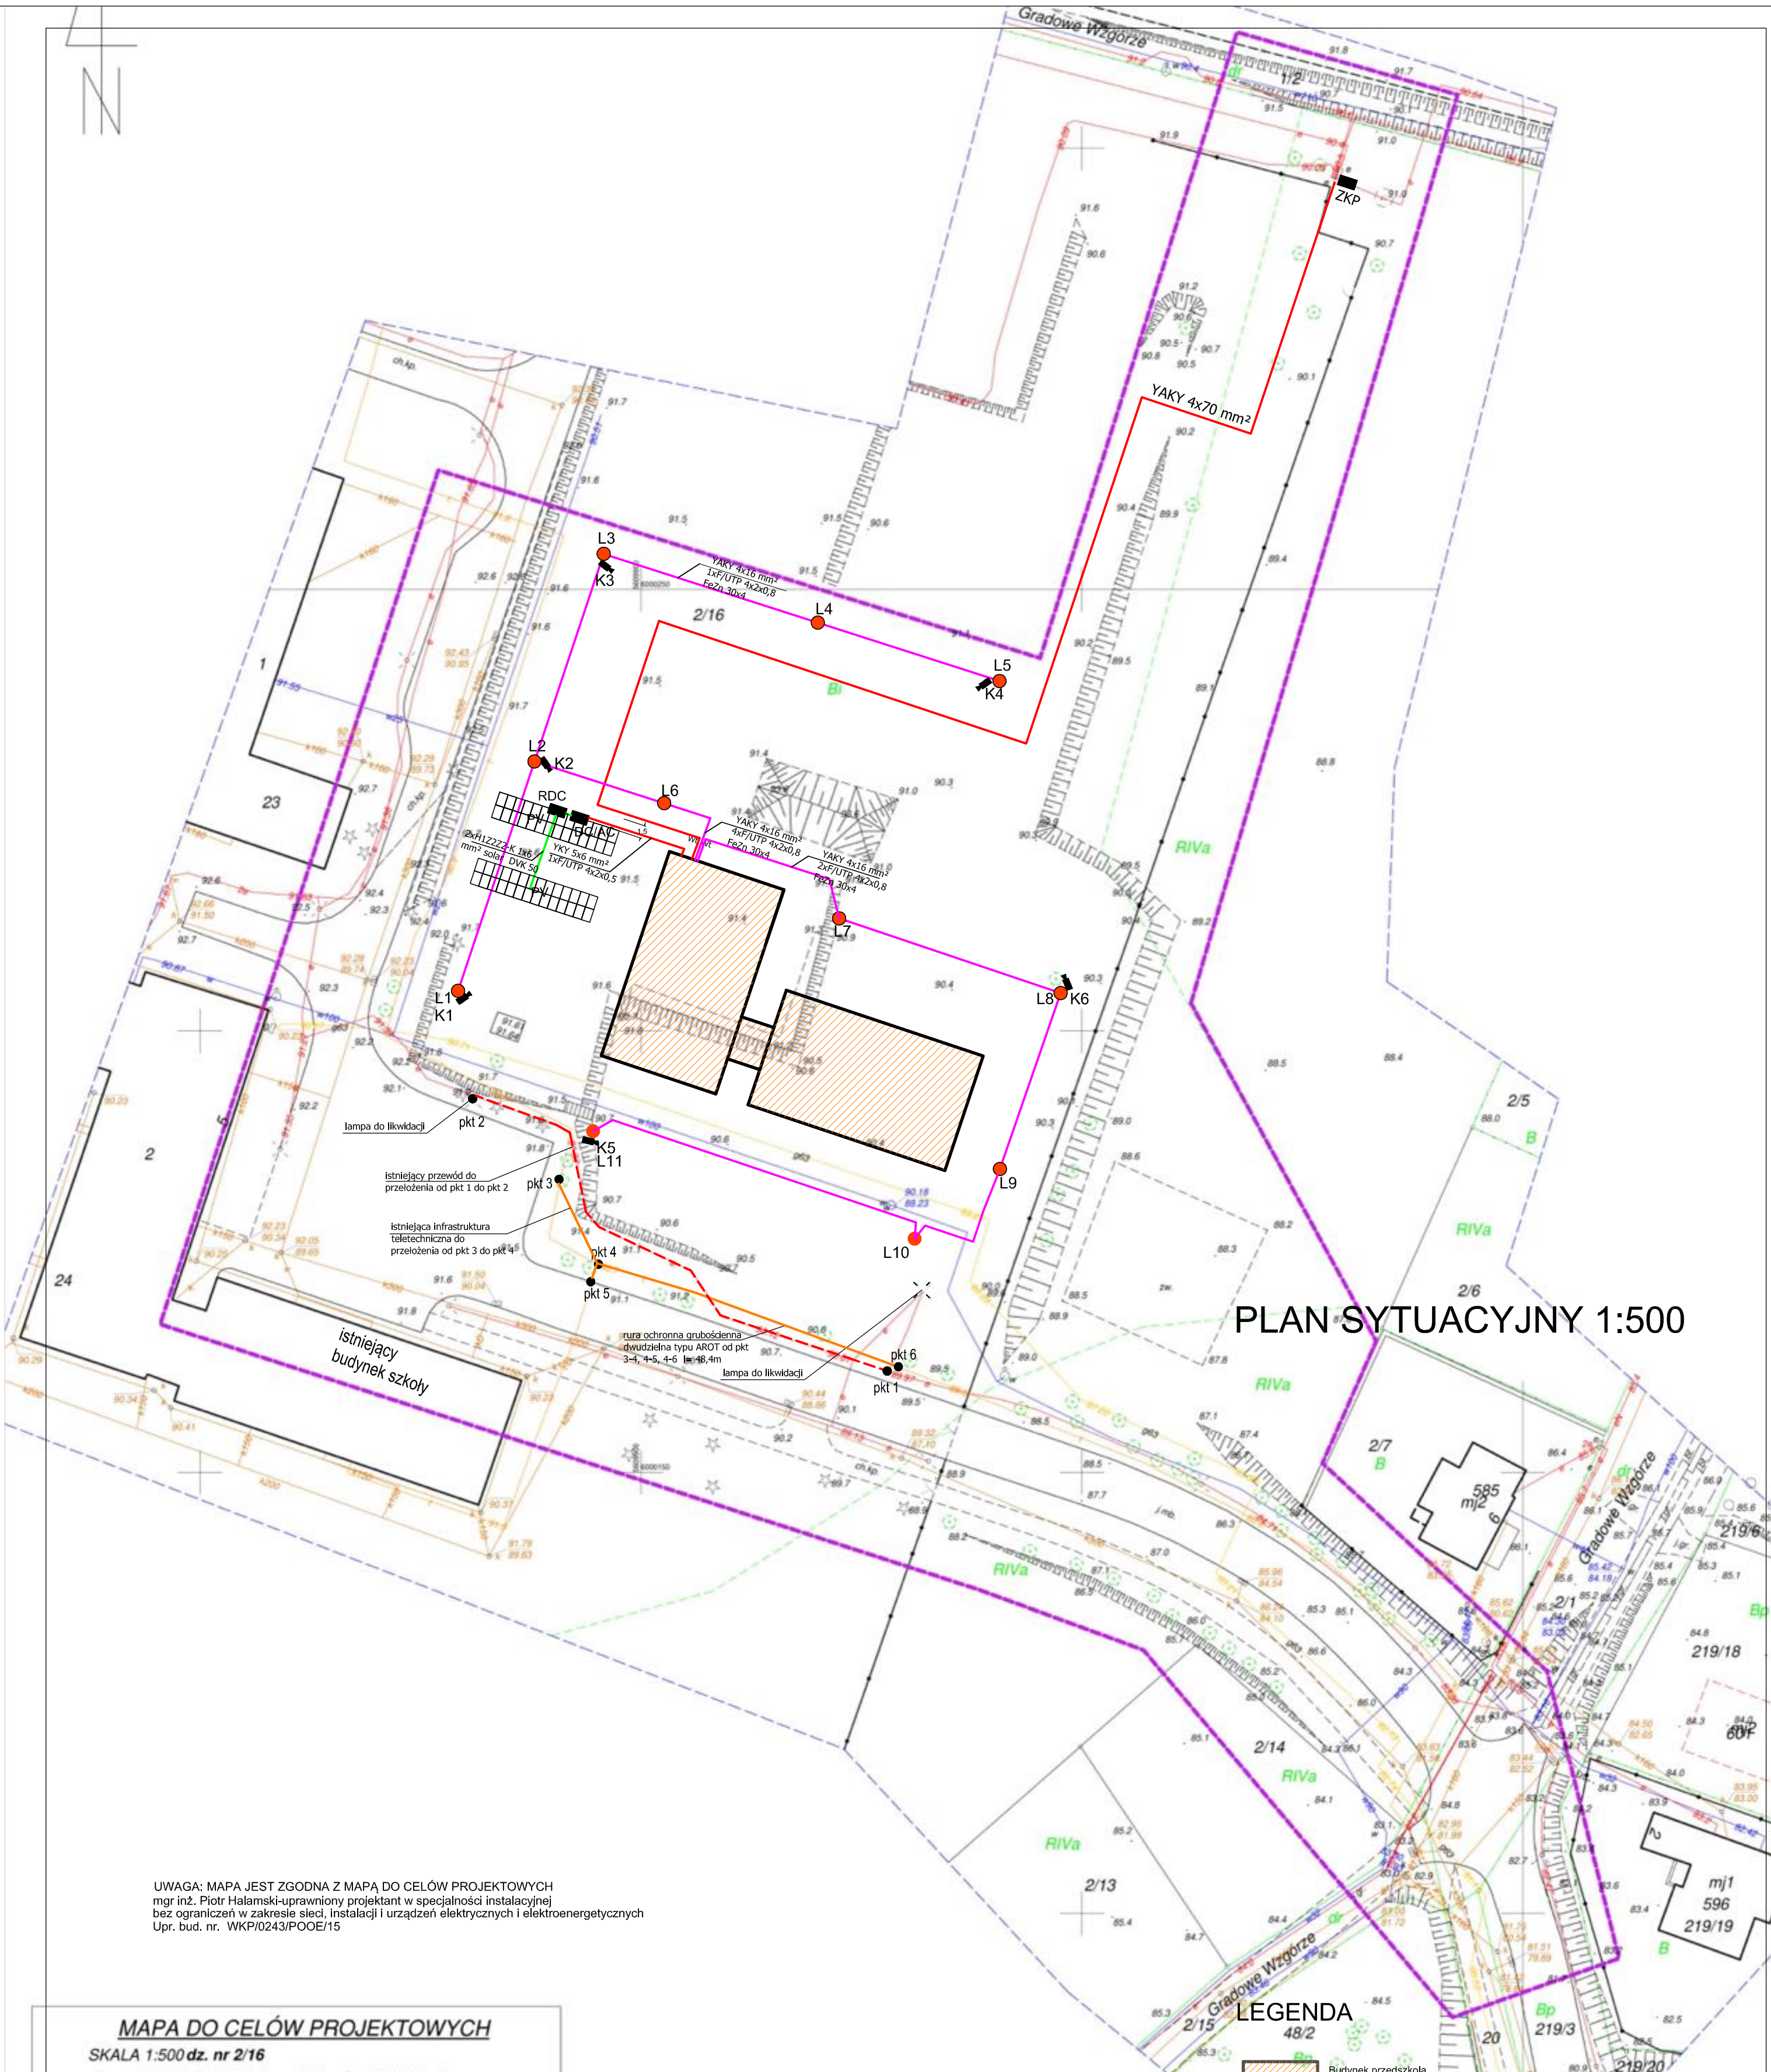

UWAGA: MAPA JEST ZGODNA Z MAPĄ DO CELÓW PROJEKTOWYCH
mgr inż. Piotr Halański-uprawniony projektant w specjalności instalacyjnej
bez ograniczeń w zakresie sieci, instalacji i urządzeń elektrycznych i elektroenergetycznych
Upr. bud. nr. WKP/0243/POOE/15

MAPA DO CELÓW PROJEKTOWYCH

SKALA 1:500 dz. nr 2/16

ob. nr 4 (320906_4.0004) m. Polanów (320906_4)

Układ współrzędnych płaskich: "2000"

Układ wysokości: PL-EVRF2007-NH

Wykonawca: BIURO GEODEZJI "GEOWOJ" Adam Wojciechowski

ul. Maltańska 23 75-430 Koszalin

NIP 669 243 30 71

e-mail: geowoj@poczta.fm ; tel: 503 449 836

Nr roboty: GK.6640.2565.2022

Zakres aktualizacji: _____

Obciążeń służebnościami nie sprawdzano

Data opracowania mapy: 22.07.2022r.

Kierownik prac: Adam Wojciechowski nr upr. 22679 (1, 2)

Adam

Wojciechowski

Elektronicznie podpisany przez

Adam Wojciechowski

Data: 2022.08.18 11:14:18 +02'00'

Poświadczam, że niniejszy dokument jest wynikiem pracy geodezyjnej
zgłoszonej w Starostwie Powiatowym w Koszalinie pod numerem GK.6640.2565.2022
przez geodetę uprawnionego Adam Wojciechowskiego (nr upr. 22679).
Operat został przyjęty do zasobu geodezyjno kartograficznego co potwierdza pozytywny
protokół weryfikacji nr GK.6640.2565.2022_34703 z dn. 9.08.2022r.

Jestem świadomy odpowiedzialności karnej za złożenie fałszywego oświadczenia

UWAGA

Nie wyklucza się istnienia w terenie innych
nie wykazanych na niniejszej mapie urządzeń
podziemnych, które nie były zgłoszone do inwentaryzacji
lub jest o nich brak informacji w instytucjach branżowych.

LEGENDA

- Budynek przedszkola
- PV Instalacja fotowoltaiczna 2x28 paneli
- Projektowane przyłącze energetyczne YAKY 4x70mm²
- Projektowane przełożenie istn. kabla
- Projektowane zabezpieczenie istniejącej infrastruktury teletechnicznej rurą ochronną typu AROT
- Projektowana trasa kablowa oświetlenia i CTTV
- Projektowane przewody DC z paneli PV
- L4 Projektowane lampy oświetlenia zewnętrznego
- K3 Projektowane kamery CTTV

Temat :		Budowa przedszkola 4 oddziałowego wraz z niezbędną Infrastrukturą techniczną. Polanów, dz. nr 2/1 2/16, obr. 4 m. Polanów		
Treść :		Plan sytuacyjny - Branża elektryczna		
Inwestor :		Gmina Polanów, ul. Wolności 4, 76-010 Polanów		
Opracował:	mgr inż. Andrzej Majkowski	57/W/98		
Projektował:	mgr inż. Piotr Halański	WKP/0243/POOE/15 WKP/IE/0516/07		Skala 1:500
Sprawił:	mgr inż. Maria Polak	UAN/N/7210/26/90 ZAP/IE/1140/01		wrzesień 2022
Funkcja :	tytuł, imię, nazwisko	Nr uprawnień	Podpis	Rys nr 1