


RZUT DACHU - INSTALACJA ODGROMOWA

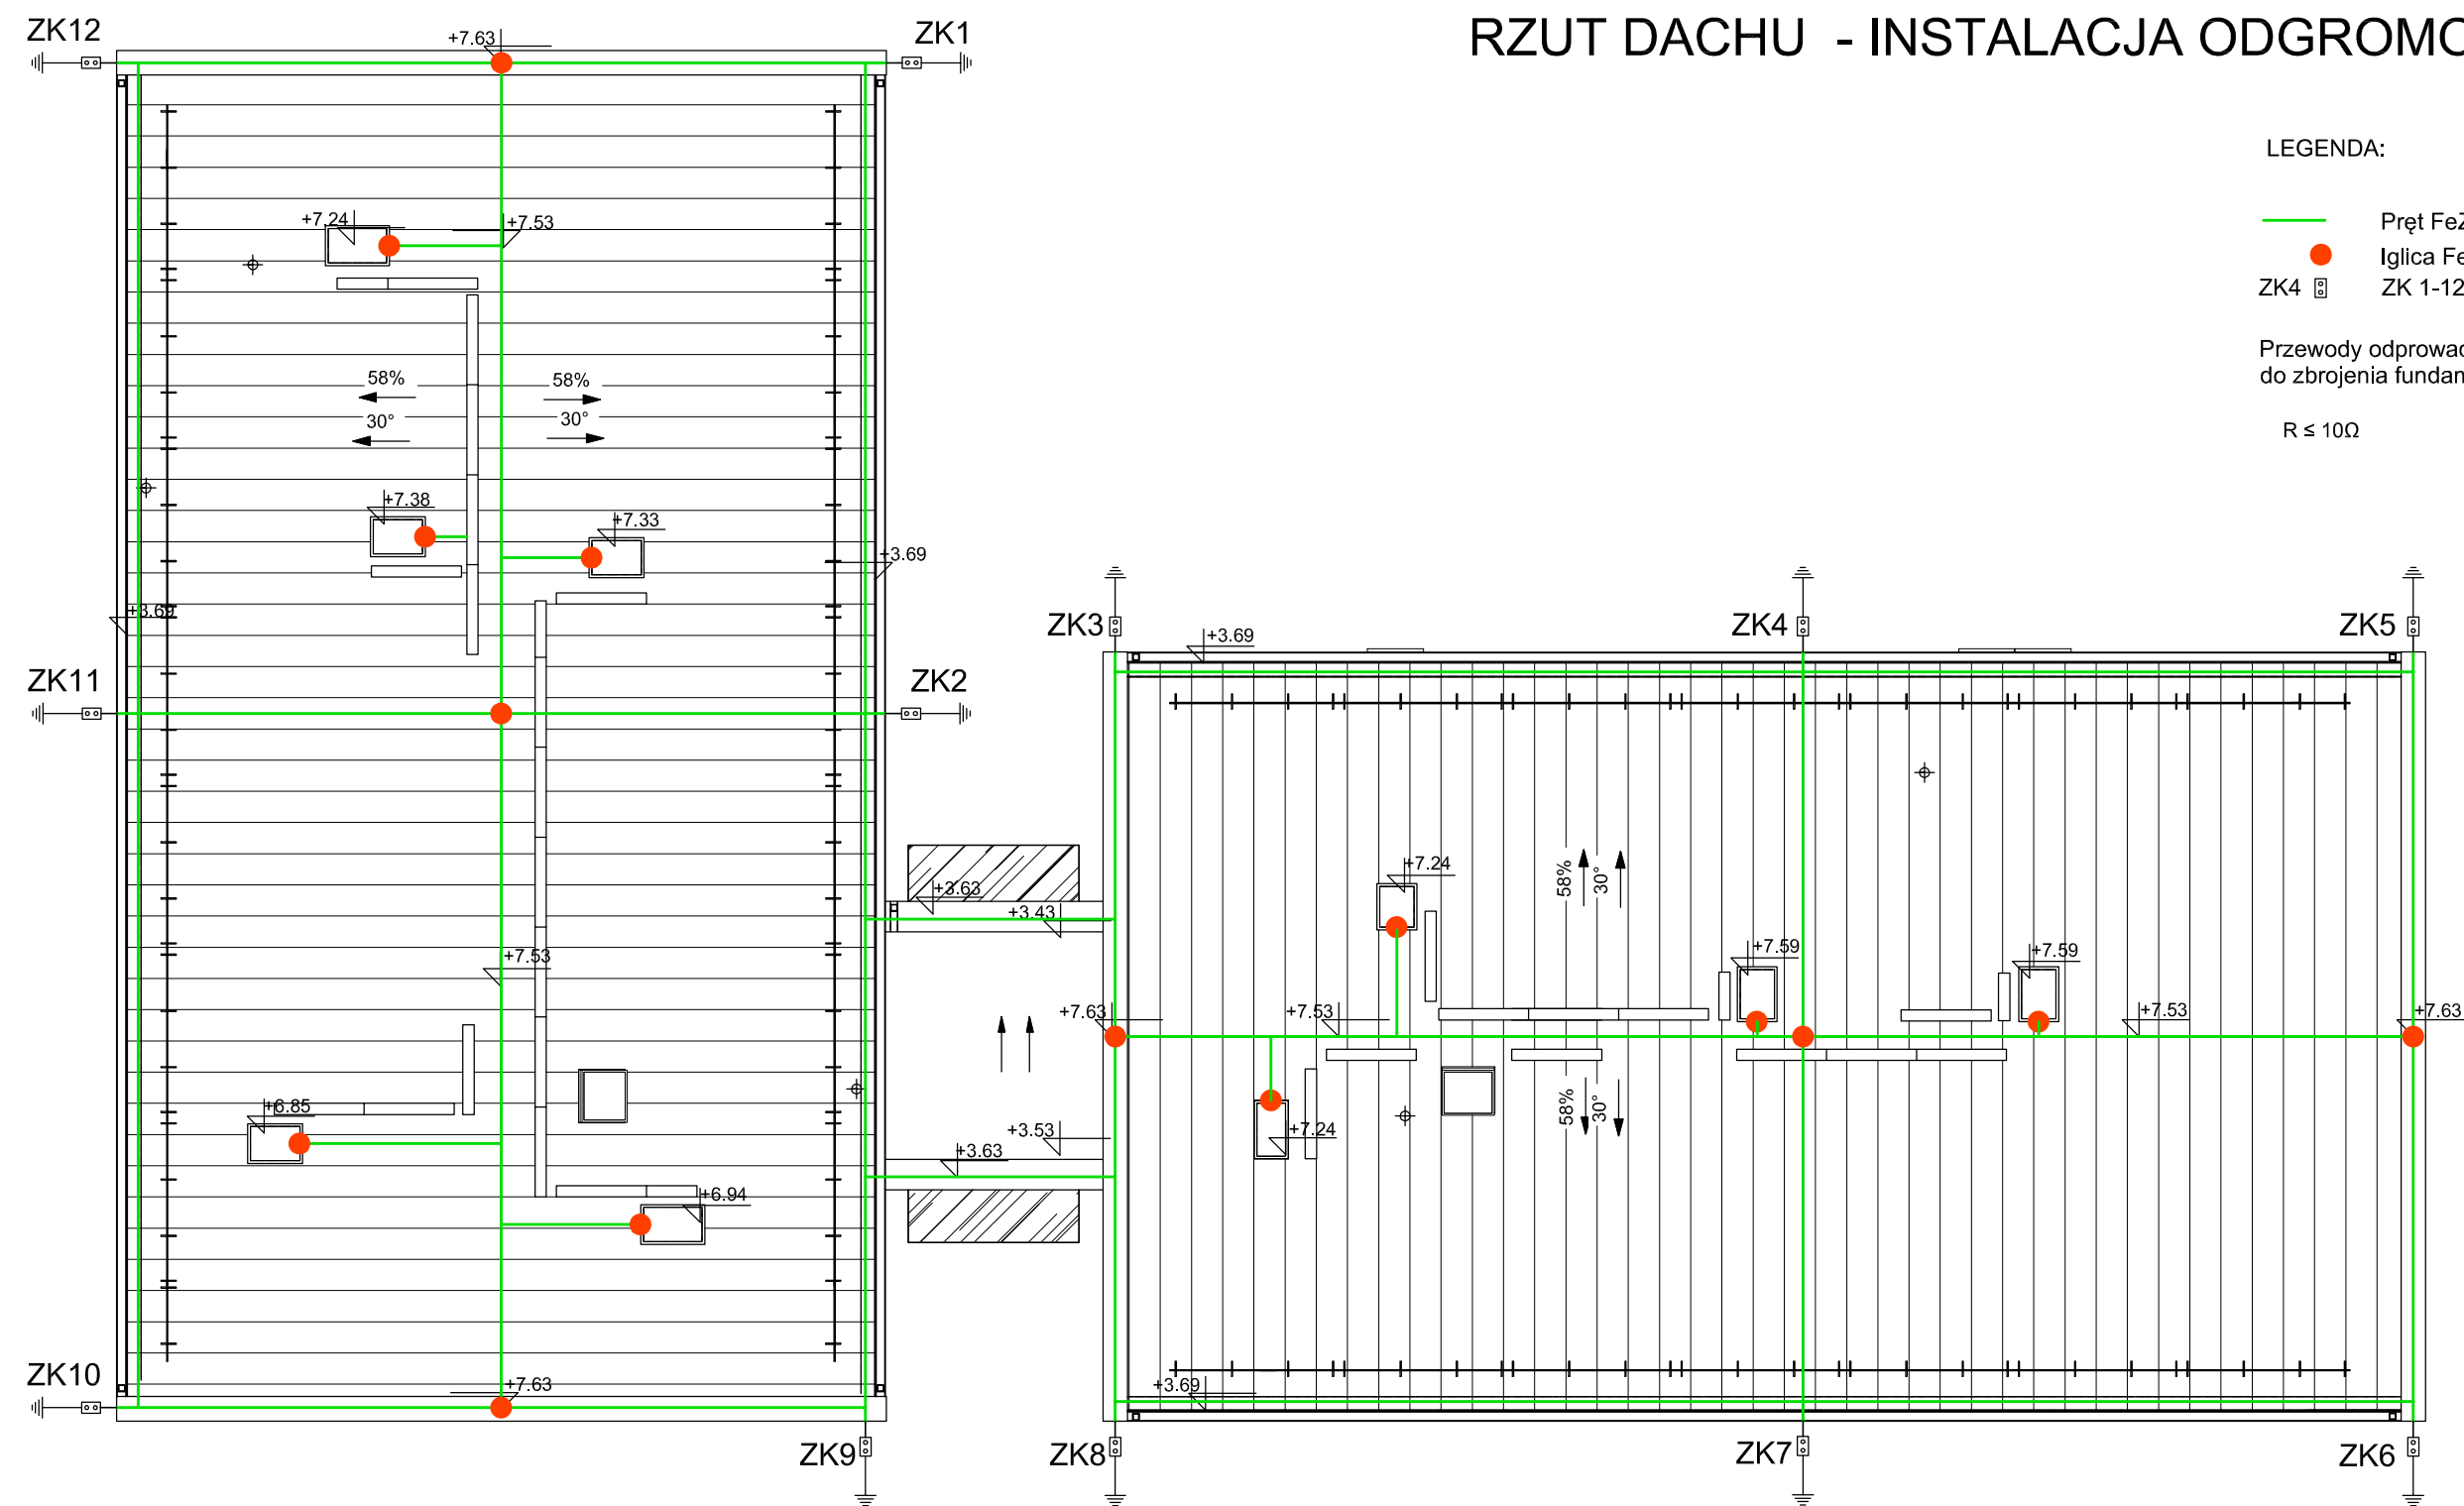

Temat :		Budowa przedszkola 4 oddziałowego wraz z niezbędną infrastrukturą techniczną. Polanów, dz. nr 2/1 i 2/16, obr. 4 m. Polanów			
Treść :		Projekt techniczny: Rzut dachu - instalacja odgromowa			
Inwestor :		Gmina Polanów, ul. Wolności 4, 76-010 Polanów			
Opracował:	mgr inż. Andrzej Majkowski	57/W/98			
Projektował:	mgr inż. Piotr Hałamski	WKP/0243/POOE/15 WKP/IE/0516/07			Skala 1:150
Sprawdził:	mgr inż. Małgorzata Polak	UAN/N/7210/26/90 ZAP/IE/1140/01			wrzesień 2022
Funkcja :	tytuł, imię, nazwisko	Nr uprawnień	Podpis	Rys nr 10	

DELTA

BIURO AUDYTORA ENERGETYCZNEGO

75-411 Koszalin
ul. Partyzantów 17
tel./fax: (094) 342 54 64
e-mail: biurodelta@wp.pl