


PROFIL PRZYŁĄCZA WODOCIĄGOWEGO

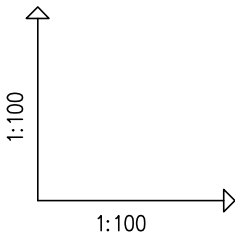


POZIOM PORÓWNAWCZY
82,10 m n.p.m.

RZĘDNA TERENU ISTN.	91,48	91,48	91,48	91,48	91,48	91,48	91,48	91,48
RZĘDNA OSI RUROCIĄGU	1,50	1,50	1,49	1,49	1,48	1,48		1,47
ZAGŁĘBIENIE OSI RUROCIĄGU	89,98	89,98	89,99	89,99	90,00	90,00		90,01
SPADKI, DŁUGOŚCI		L=8,77 m						0,30%
ŚREDNICA, MATERIAŁ		PE-HD 100 SDR 17 PN 10 DE63						
ODLEGŁOŚCI	0,00	0,20	2,05	3,53	5,95	7,14		8,77

W Z 1

B

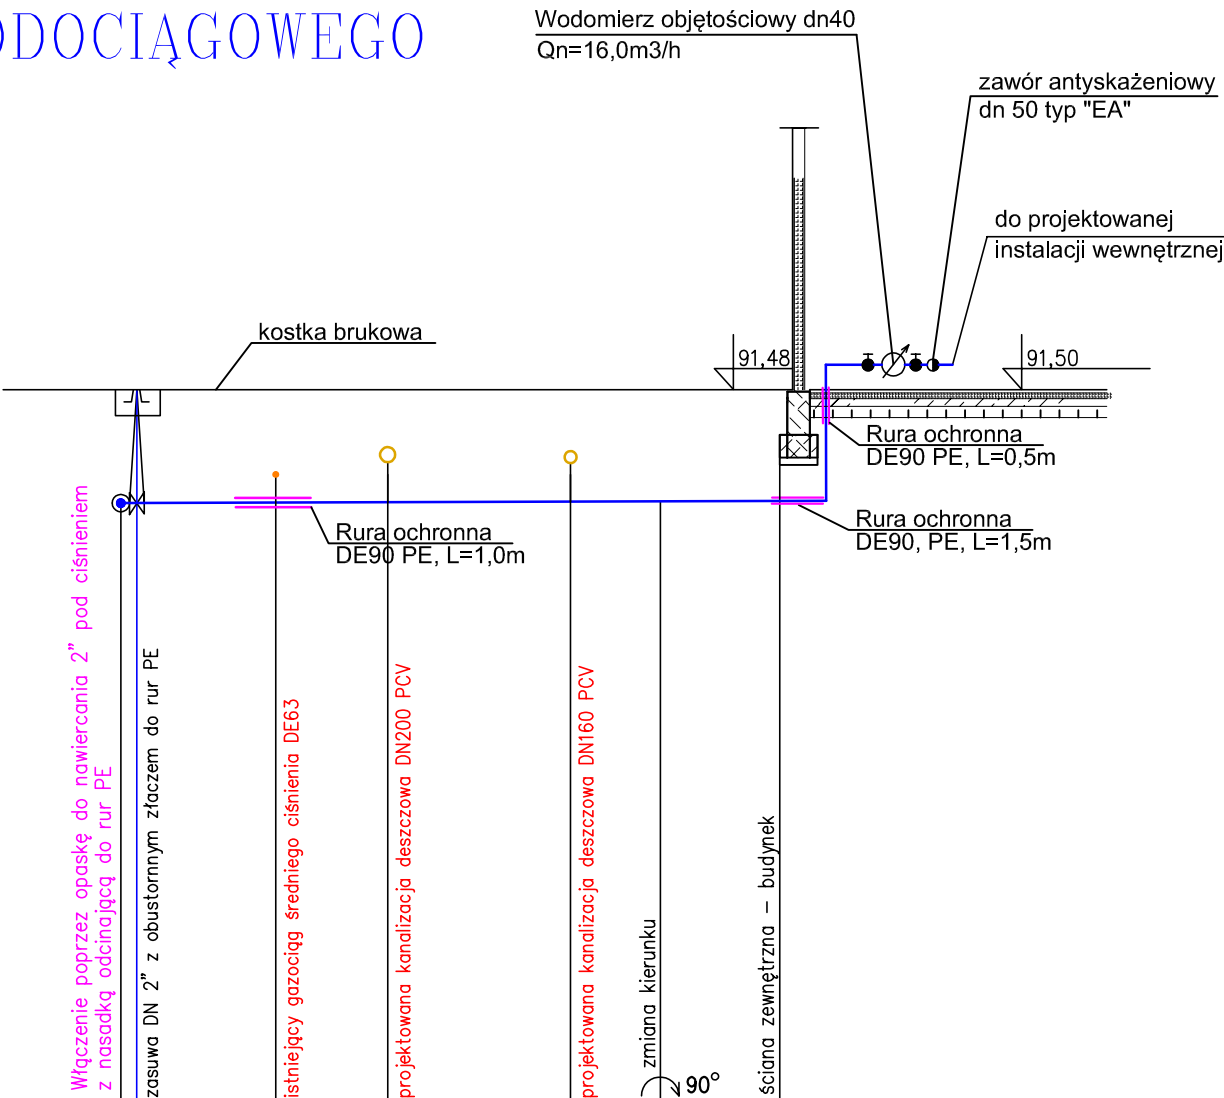

Temat : Budowa przedszkola 4 oddziałowego wraz z niezbędną infrastrukturą techniczną. Polanów, dz. nr 2/1 i 2/16, obr. 4 m. Polanów					DELTA BIURO AUDYTORA ENERGETYCZNEGO  75-411 Koszalin ul. Partyzantów 17 tel./fax: (094) 342 54 64 e-mail: biurodelta@wp.pl
Treść : Projekt zagospodarowania terenu - branża sanitarna: profil przyłącza wodociągowego					
Inwestor : Gmina Polanów, ul. Wolności 4, 76-010 Polanów					
Projektował :	mgr inż. Piotr Horków	ZAP/0130/PWBS/19 ZAP/IS/0116/19		Skala 1:100:100	
Sprawdził :	inż. Ewa Horków	ZPNB-U.73427/22/98 ZAP/IS/3312/02		lipiec 2022	
Funkcja :	tytuł, imię, nazwisko	Nr uprawnień	Podpis	Rys nr 2	