


RZUT PARTERU - INSTALACJA C.O. 1:75

LEGENDA:

- R1 - R5** rozdzielacze ogrzewania podłogowego
ZR1 - zawór równoważący dn20
ZR2 - zawór równoważący dn15
17_b 13,52 m² T 150 Opis pętli ogrzewania podłogowego

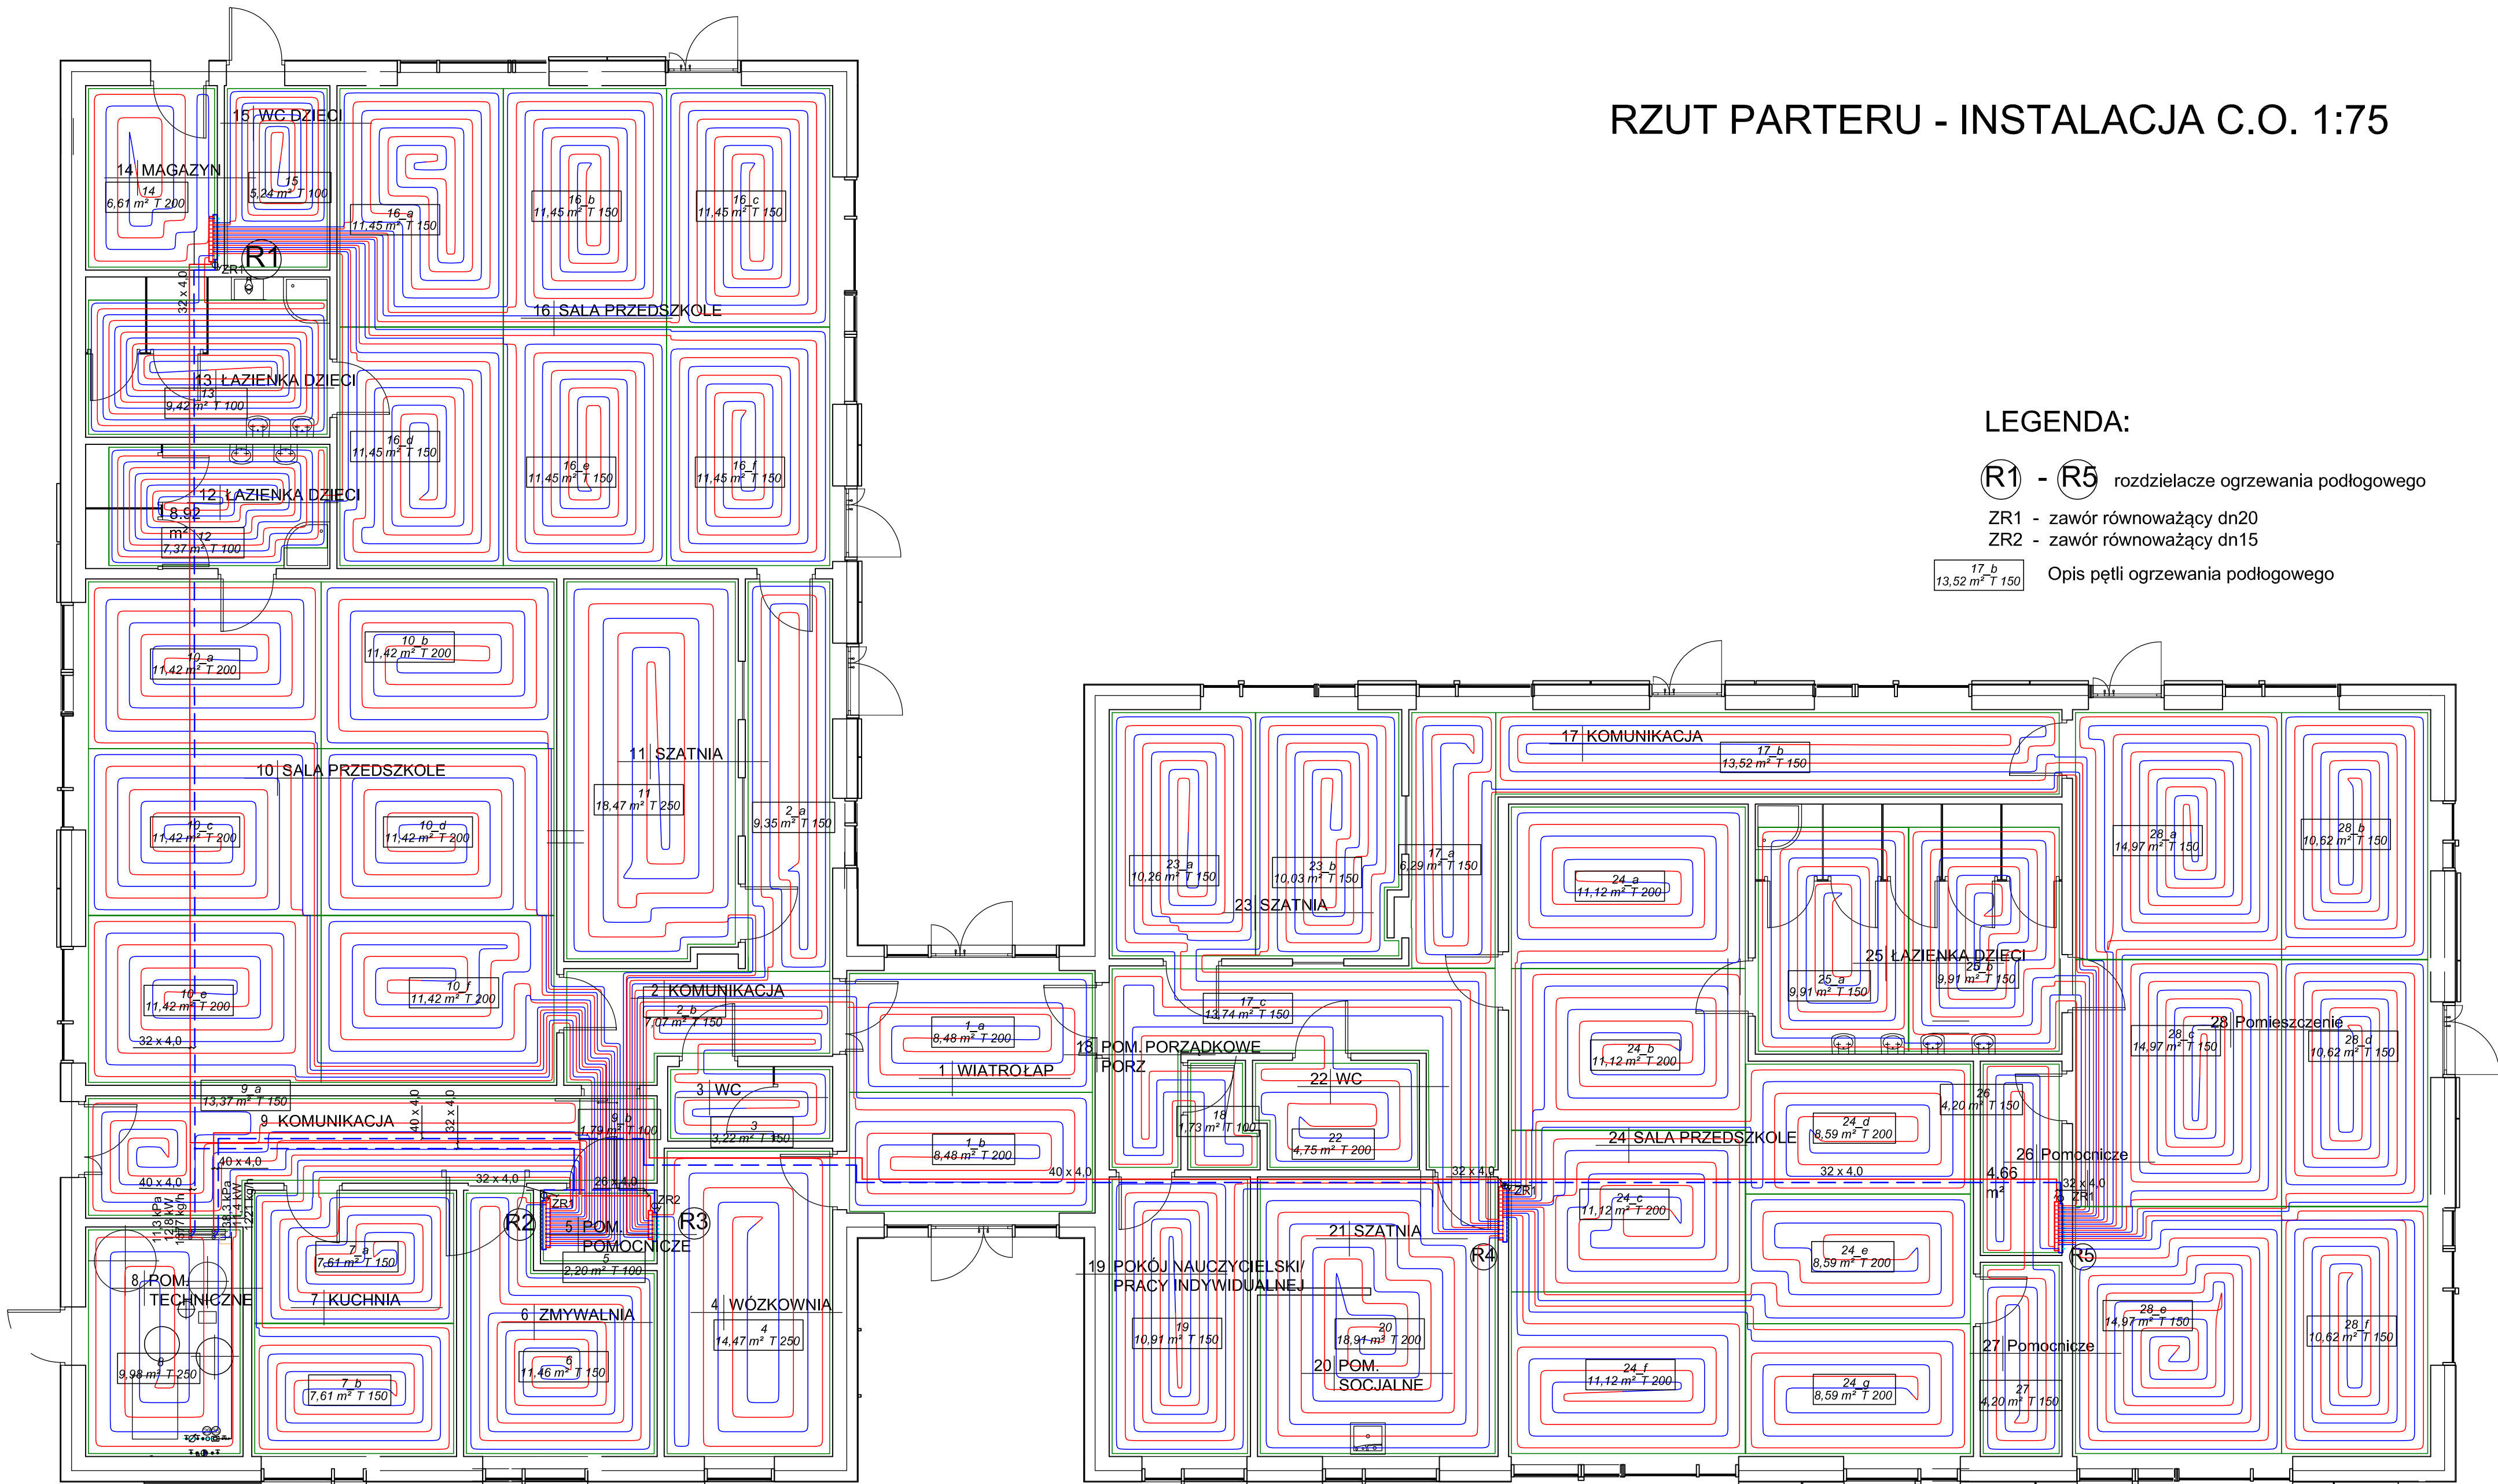

Temat :		Budowa przedszkola 4 oddziałowego wraz z niezbędną infrastrukturą techniczną.	
Treść :		Projekt techniczny: rzut parteru - instalacja c.o.	
Inwestor :		Gmina Polanów, ul. Wolności 4, 76-010 Polanów	
Projektował :	mgr inż. Piotr Horków	ZAP/0130/PWBS/19 ZAP/IS/0116/19	Skala 1:75
Sprawił :	inż. Ewa Horków	ZPNB-U.73427/22/98 ZAP/IS/3312/02	wrzesień 2022
Funkcja :	tytuł, imię, nazwisko	Nr uprawnień	Podpis Rys nr 3

DELTA
BIURO AUDYTORA ENERGETYCZNEGO

75-411 Koszalin
ul. Partyzantów 17
tel./fax: (094) 342 54 64
e-mail: biurodelta@wp.pl