


PROFIL PODŁUŻNY PRZYŁĄCZA INSTALACJI KANALIZACJI SANITARNEJ

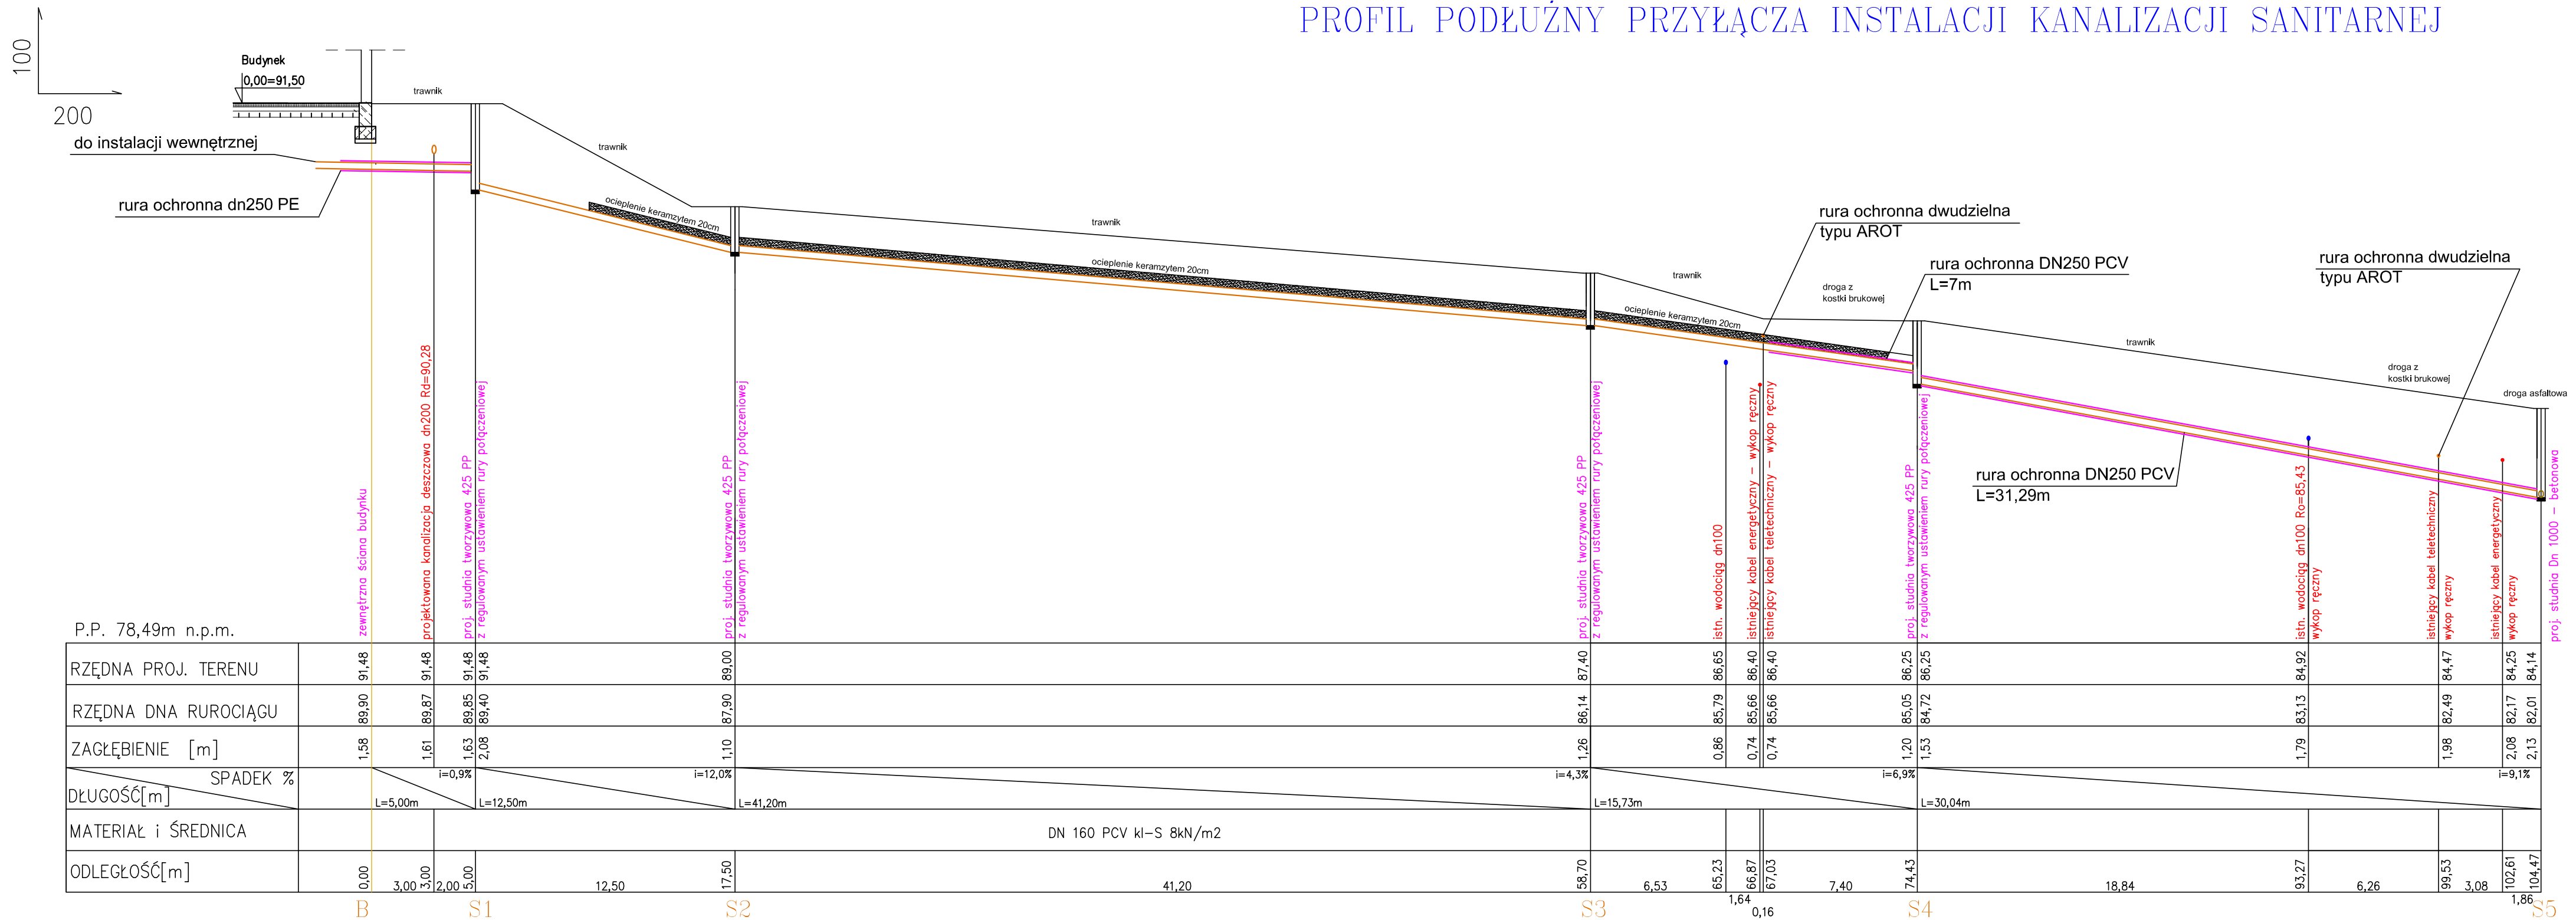

Temat :		Budowa przedsektla 4 oddziałowego wraz z niezbędną infrastrukturą techniczną. Polanów, dz. nr 2/1 2/16, obr. 4. nr Polanów		
Treść :		Projekt zagospodarowania terenu - branża sanitarna : profil przyłącza instalacji kanalizacyjnej sanitarnej		
Inwestor :		Gmina Polanów, ul. Wolności 4, 76-010 Polanów		
Projektował :	mgr inż. Piotr Horkow	ZAP/0130/PWB/S/19 ZAP/ISO/116/19	Skala 1:100:100	
Sprawdził :	inż. Ewa Horkow	ZPNB/17.04.27/02/98 ZAP/ISO/312/02		
Funkcja :	tytuł, imię, nazwisko	Nr uprawnień		
		Podpis	Rys nr 3	

DELTA
BUDOWA ENERGETYCZNEGO



75-411 Koszalin
ul. Partyzanów 17
tel./fax (094) 342 542 64
e-mail: bud@deltaoed.pl