


RZUT PARTERU - INSTALACJA WENTYLACJI I KLIMATYZACJI 1:100

LEGENDA:

- TX1-TX4 aparat grzewczo-wentylacyjny z odzyskiem ciepła i grzałką elektryczną 250 m³/h, 1kW
- ① jednostka zewnętrzna 28,0 kW
- ② ③ ④ jednostka wewnętrzna kasetonowa 7,1 kW
- ⑤ ⑥ jednostka wewnętrzna kasetonowa 3,6 kW
- Y1 Y4 trójniki (zgodnie ze średnicami rurociągów)
- 9.52:19.05 średnica rurociągu chłodniczego ciecz/gaz

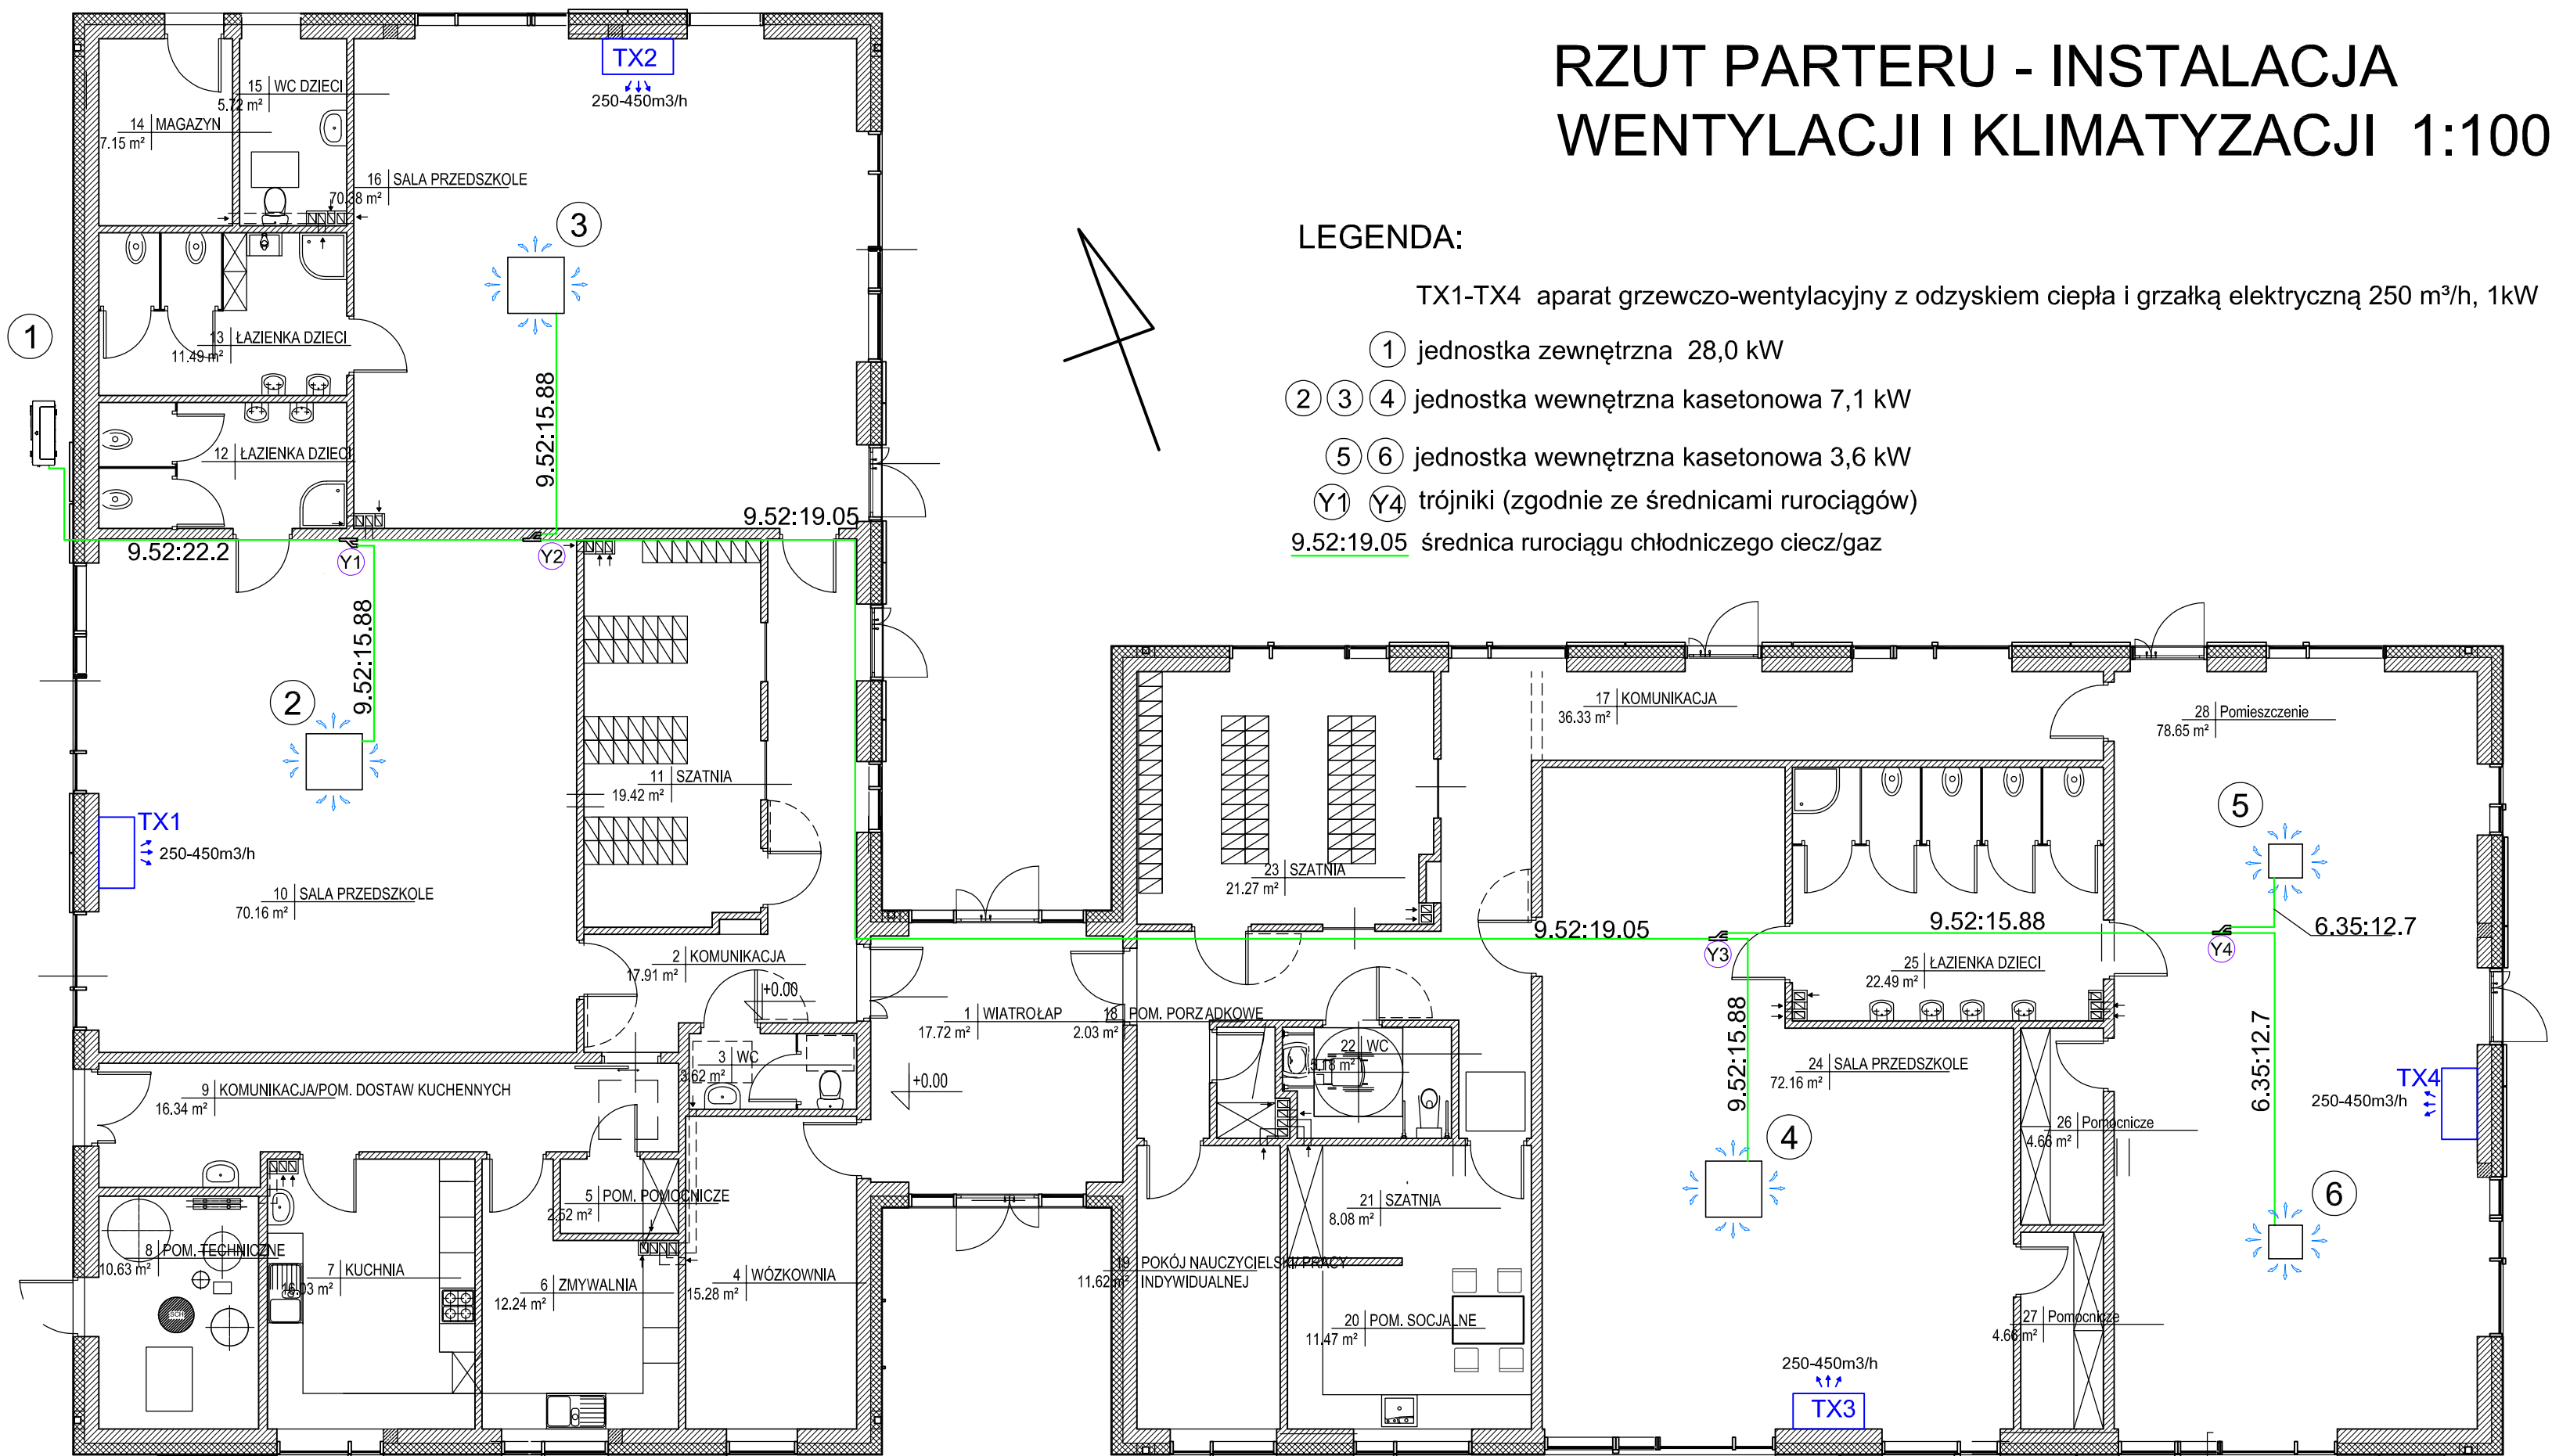

Temat : Budowa przedszkola 4 oddziałowego wraz z niezbędną infrastrukturą techniczną. Polanów, dz. nr 2/1 i 2/16, obr. 4 m. Polanów		Treść : Projekt techniczny: rzut parteru - instalacja wentylacji mechanicznej i klimatyzacji	
Inwestor : Gmina Polanów, ul. Wolności 4, 76-010 Polanów		Projektował : mgr inż. Piotr Horków ZAP/0130/PWBS/19 ZAP/IS/0116/19	
Sprawdził : inż. Ewa Horków ZPNB-U.73427/22/98 ZAP/IS/3312/02		Skala 1:100 wrzesień 2022	
Funkcja : tytuł, imię, nazwisko		Nr uprawnień Podpis	
		Rys nr 4	

