


PROFIL PODŁUŻNY INSTALACJI KANALIZACJI DESZCZOWEJ OD RS7 DO D4

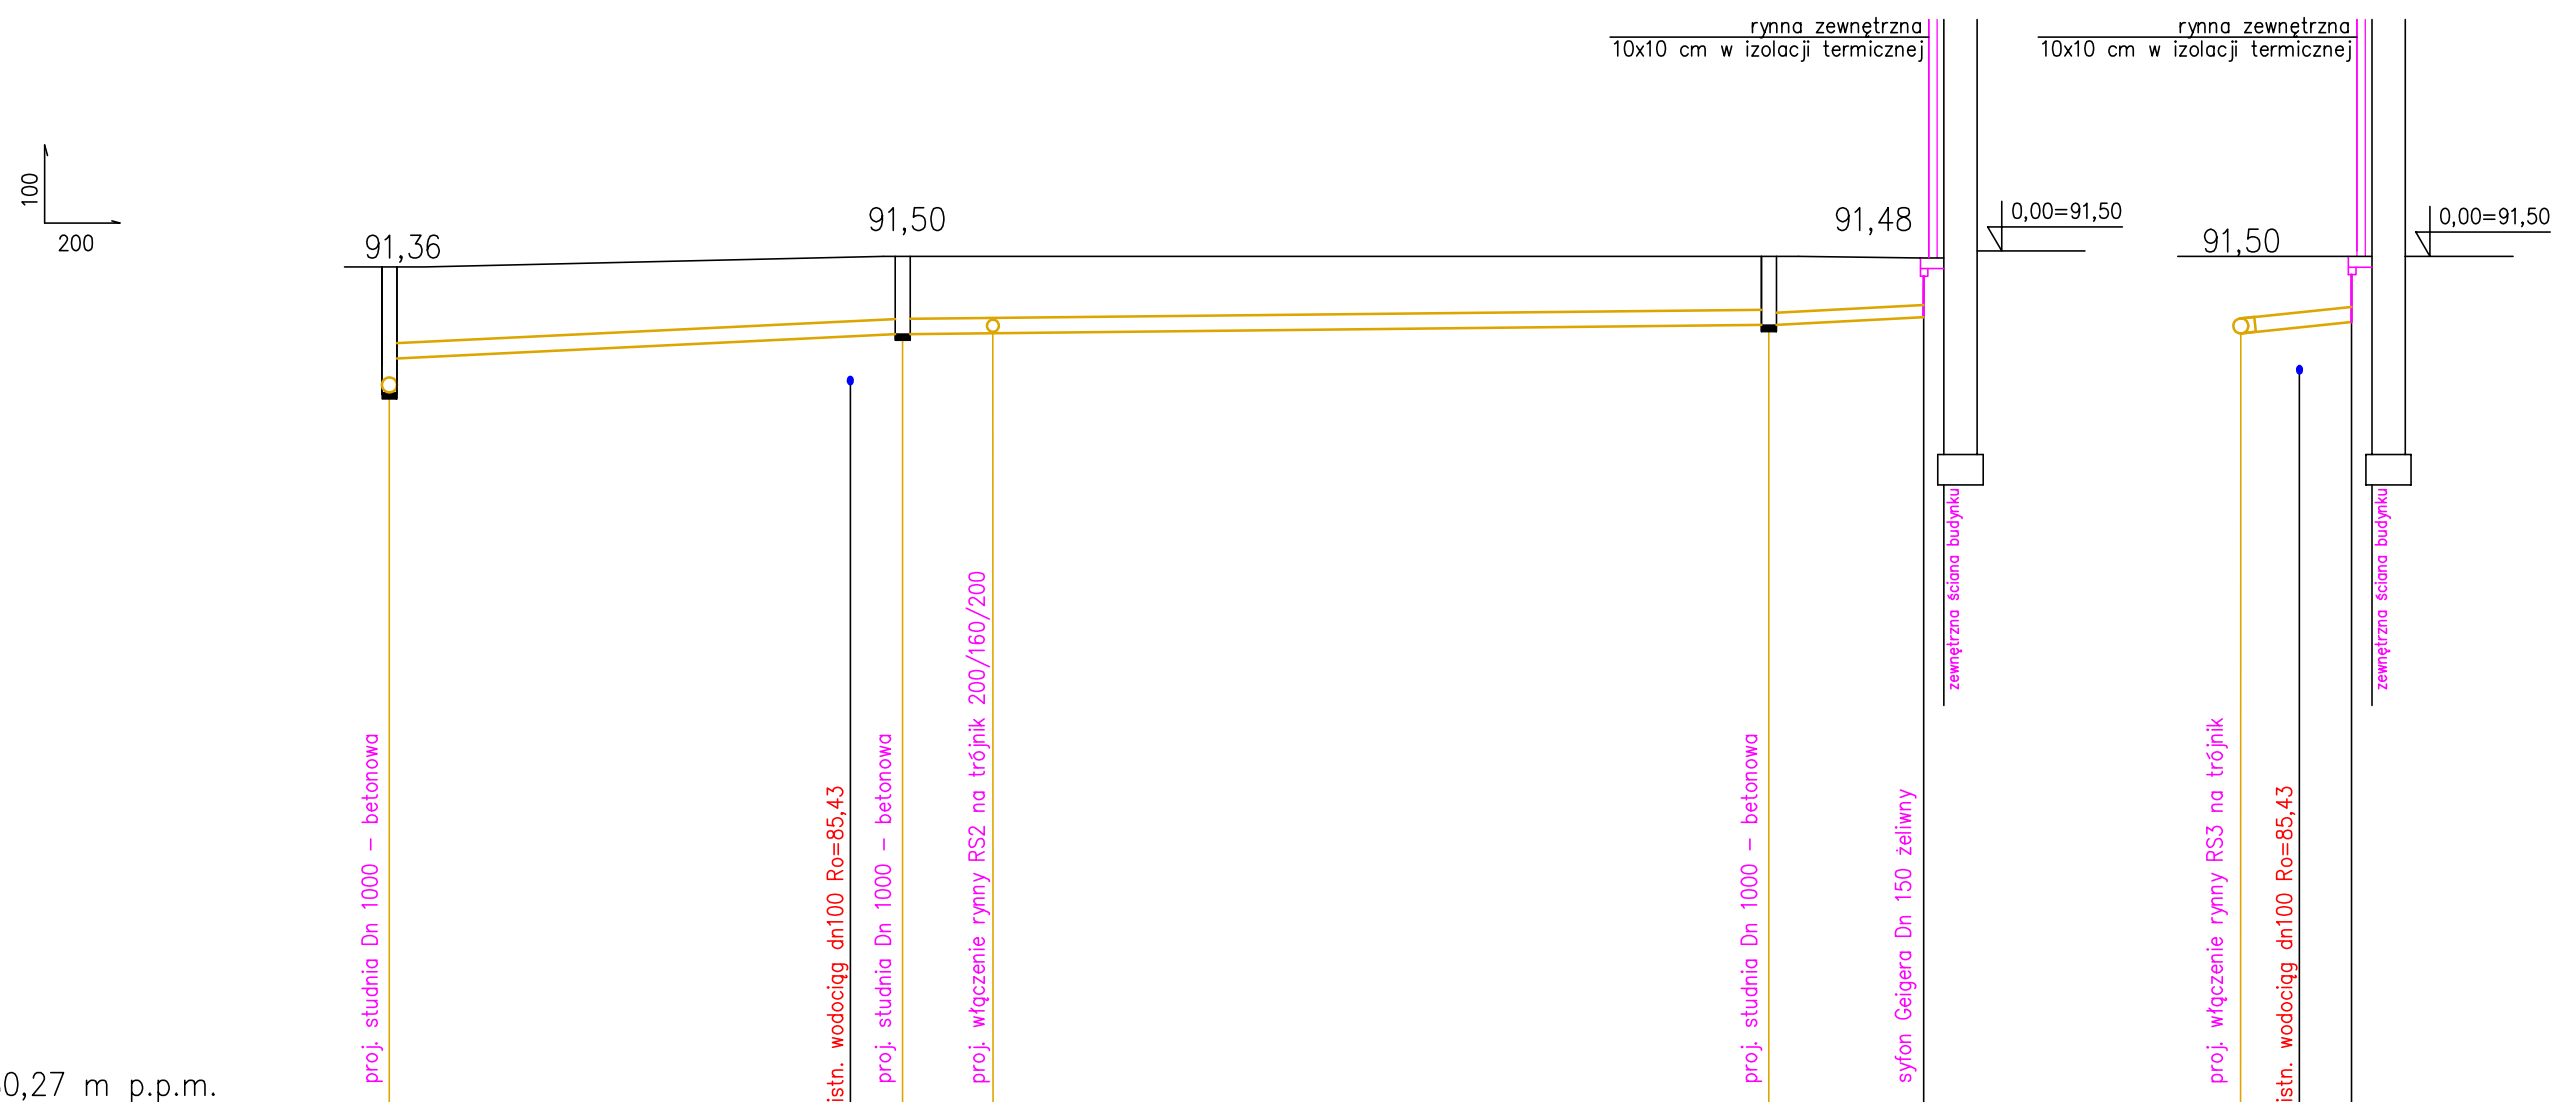

P.P. 80,27 m p.p.m.

RZĘDNA TERENU	91,36	91,36	91,50	91,50	91,50	91,50	91,48
RZĘDNA DNA RUROCIĄGU	89,70	90,15	90,45	90,47	90,48	90,59	90,68
ZAGŁĘBIENIE [m]	1,66	1,21	1,05	1,03	1,02	0,91	0,80
DŁUGOŚĆ[m] \ SPADEK %	i=2,36%			i=0,5%			i=2,4%
	L=13,58m			L=22,91m			L=4,11m
MATERIAŁ i ŚREDNICA	DN 200 PCV kl-S 8kN/m2						DN 160 PCV kl-S 8kN/m2
ODLEGŁOŚĆ[m]	0,00	12,20	12,20	13,58	15,99	20,50	36,49
							4,11
							40,60

D4 1,38 2,41 D6 T5 D5 RS7 T5 RS6

91,50	91,50	91,50
90,48	90,56	90,63
1,02	0,94	0,87
i=5,1%		
L=2,94m		
DN 160 PCV kl-S 8kN/m2		
0,00	1,56	1,38

Temat : Budowa przedszkola 4 oddziałowego wraz z niezbędną infrastrukturą techniczną.
Polanów, dz. nr 2/1 i 2/16, obr. 4 m. Polanów

Treść : Projekt zagospodarowania terenu - branża sanitarna: profil zewnętrznej instalacji kanalizacji deszczowej

Inwestor : Gmina Polanów, ul. Wolności 4, 76-010 Polanów

Projektował :	mgr inż. Piotr Horków	ZAP/0130/PWBS/19 ZAP/IS/0116/19	Skala 1:100:100
Sprawdził :	inż. Ewa Horków	ZPNB-U.73427/22/98 ZAP/IS/3312/02	lipiec 2022
Funkcja :	tytuł, imię, nazwisko	Nr uprawnień	Podpis

DELTA
BIURO AUDYTORA ENERGETYCZNEGO



75-411 Koszalin
ul.Partyzantów 17
tel./fax:(094) 342 54 64
e-mail:biurodelta@wp.pl