



Proj. szafka kablowa
odrębne opracowanie
przez ENERGA-OPERATOR SA

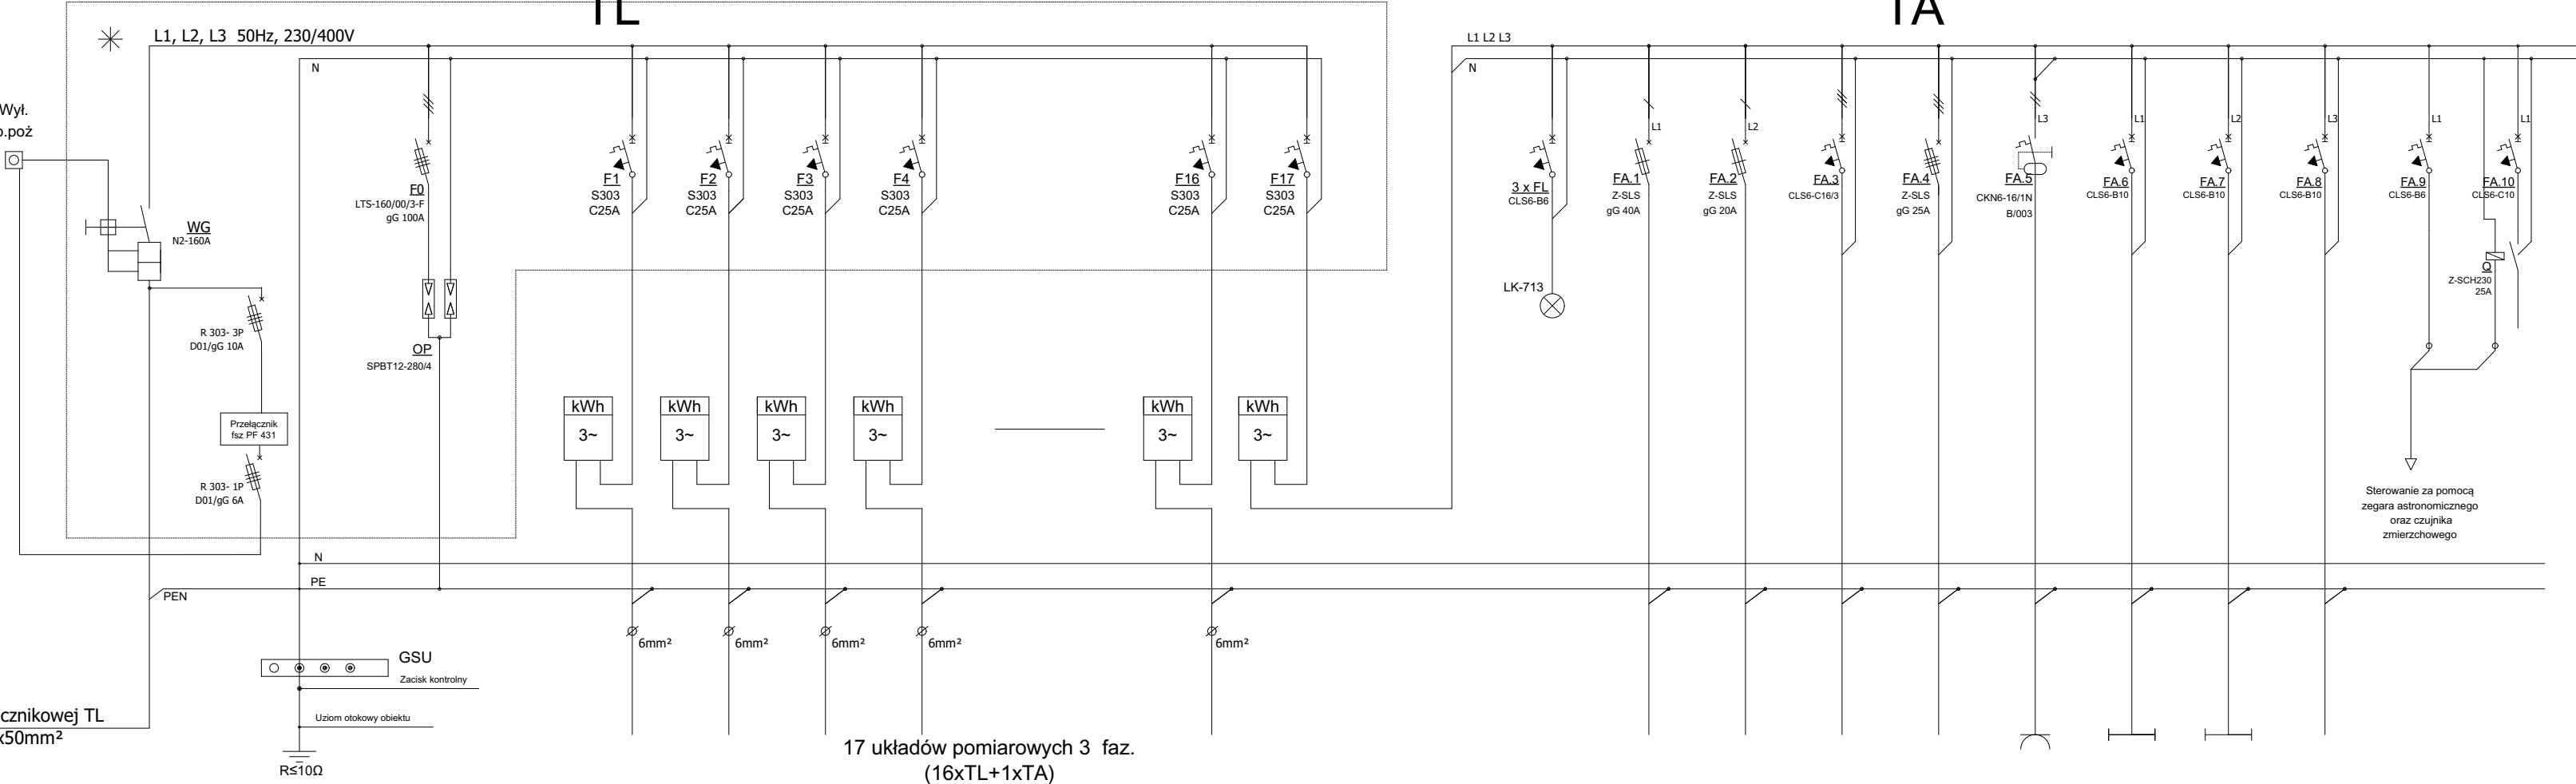

Nr pola	-	-	-	-	-	1	2	3	4	_____	16	17	_____	-	TAd.1	TAd.2	TAd.3	TAd.4	TAd.5	TAd.6	TAd.7	TAd.8	_____
Nazwa obwodu	Zasilanie	Wyl. p.poż	-	Ochrona przeciwprzepięciowa I° + II°	-	Mieszkanie nr 1 Tablica TM1	Mieszkanie nr 2 Tablica TM2	Mieszkanie nr 3 Tablica TM3	Mieszkanie nr 4 Tablica TM4	_____	Mieszkanie nr 16 Tablica TM16	Część administracyjna	_____	Kontrola napięcia	Rezerwa	Serwerownia Tablica IT (IT, TV, TVSAT domofon)	Rezerwa	Winda	Gniazdo wtykowe 230V ogólnego przeznaczenia	Oświetlenie klatka schodowa, komunikacja	Oświetlenie piwnice	Oświetlenie awaryjne	Rezerwa
Moc przył..	77,5	-	-	-	-	13,0	13,0	13,0	13,0	_____	13,0	13,0	_____	-	-	3,5	-	12,1	2,0	0,5	0,5	0,5	-
Typ przewodu / kabla	YKXS 4x50	-	-	-	-	YDY 5x6	YDY 5x6	YDY 5x6	YDY 5x6	_____	YDY 5x6	-	_____	-	-	YDY 3x4	-	YKY 5x10	YDY 3x2,5	YDY 3x1,5	YDY 3x1,5	YDY 3x1,5	-

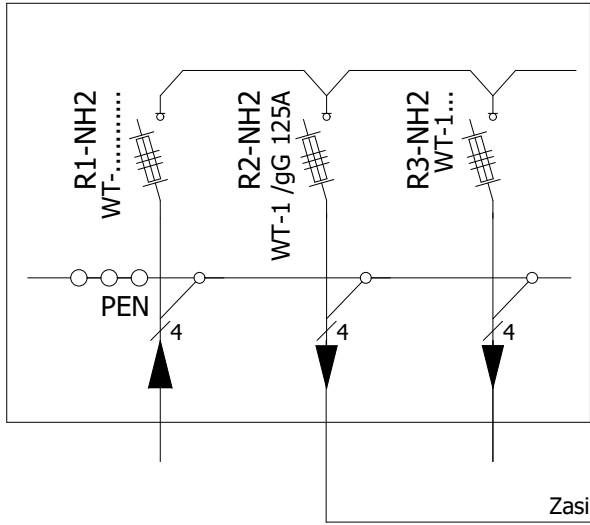

Przystosowane
do plombowania

$P_p = 77,5 \text{ kW}$

$I_B = 120,28 \text{ A}$

PROJEKTOWANY UKŁAD
INSTALACJI 0,4 kV - TN-S

DODATKOWA OCHRONA PRZED PORAŻENIEM
- SAMOCZYNNE WYLĄCZENIE ZASILANIA
(ZGODNIE Z PN-HD 60364-4-41 2009)

Nazwa obiektu	Budynek mieszkalny wielorodzinny NR 3			Nr rys.	EM3/5
Przedmiot (tytuł)	Schemat ideowy Tablica TL+WG oraz TA			mgr inż. Łukasz Nieczkowski upr. nr. ZAP/0243/PWBE/15 do projektowania w sprawie instalacji elektrycznych bez ograniczeń Projektował:	mgr inż. Grzegorz Pawłowski upr. nr. ZAP/0164/PWOC/06 do projektowania w sprawie instalacji elektrycznych bez ograniczeń Sprawdził:
Adres:	woj. ZACHODNIOPOMORSKIE, powiat KOSZALIŃSKI, gmina POLANÓW, obręb ewidencyjny 0002 działka nr 11/66.			Data: 09.2022r.	Skala: 1:100
Inwestor	Gmina Polanów ul. Wolności 4 76-010 Polanów			Projektował: Anna i Tomasz Molenda Spółka Cywilna ul. Zwycięstwa 40/70, 75-037 Koszalin	