


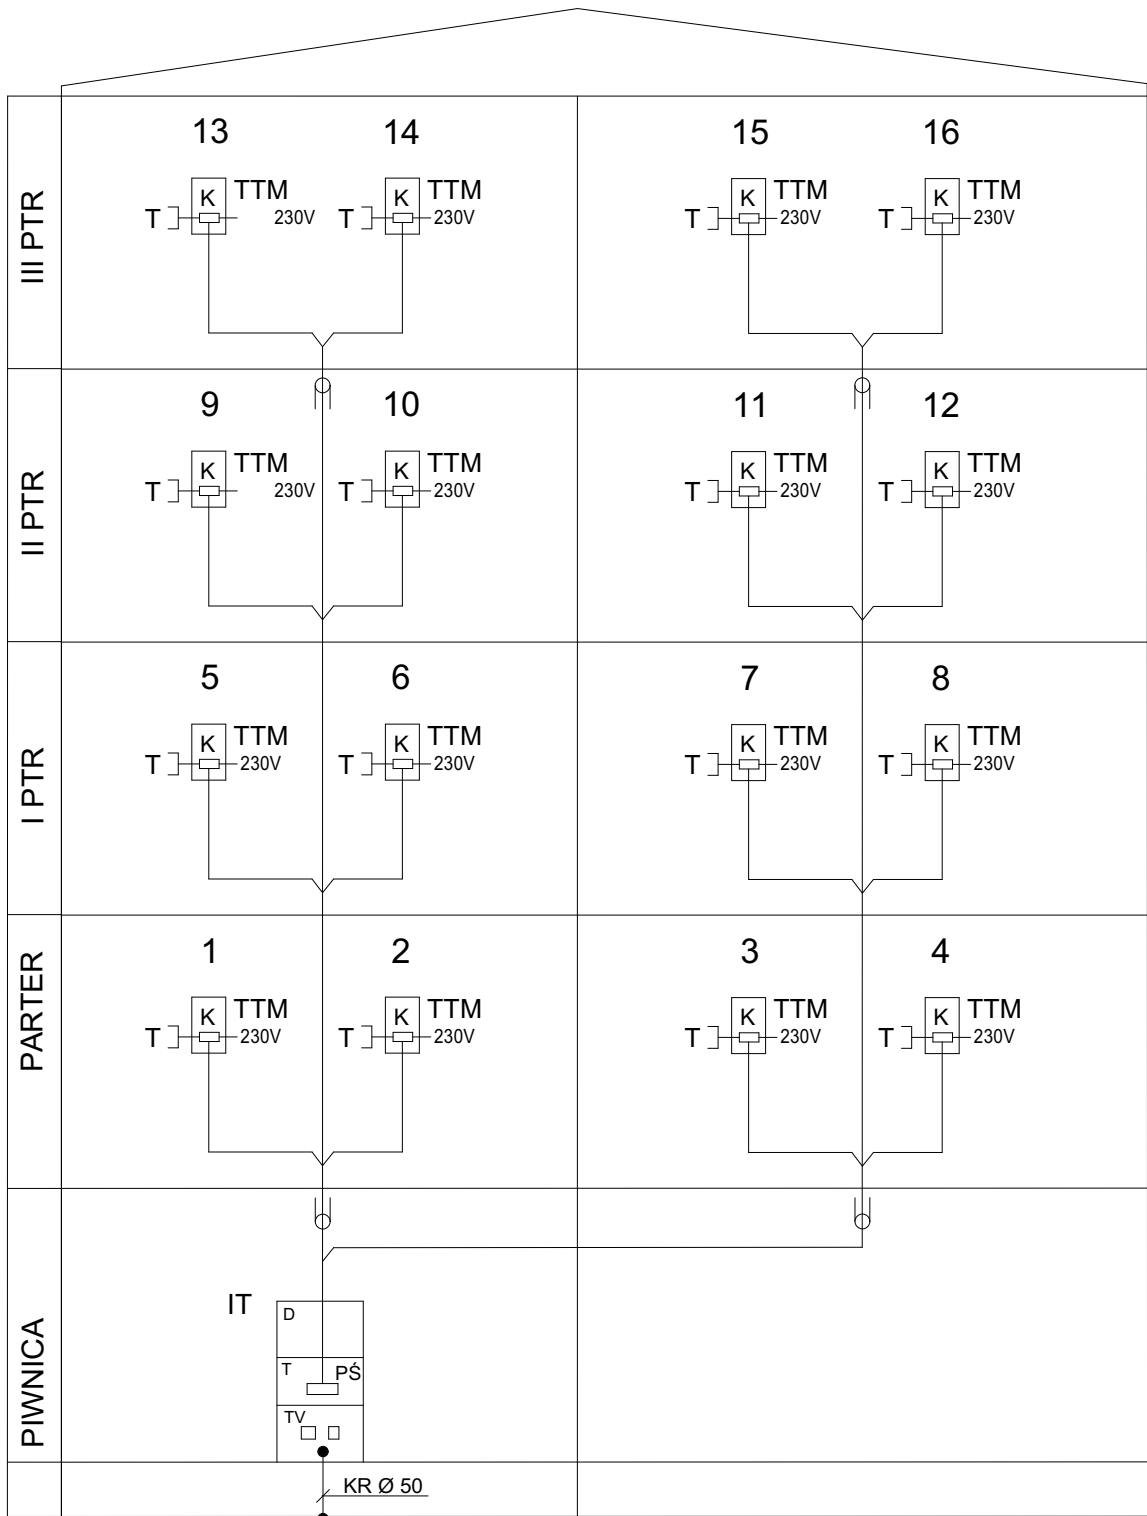

LEGENDA:

- 1÷ 16 - NR MIESZKAŃ
TTM - TABLICA TELEKOMUNIKACYJNA MIESZKANIA
RURKA RVS 28
T - GNIAZDO TELEKOMUNIKACYJNE
PŚ - PRZEŁĄCZNICA ŚWIATŁOWODOWA
K - KONWENTER

UWAGA:

- INSTALACJĘ WYKONAĆ ŚWIATŁOWODEM 2-WŁÓKNOWYM TYP 2J
ŚWIATŁOWÓD UKŁADAĆ W KORYTARZACH KOMUNIK.
W MIKRO RURKACH Ø10/6 W POSADZCE.
- ILOŚĆ GNIAZD W MIESZKANIU PODANO NA RYSUNKACH
SZCZEGÓŁOWYCH INSTALACJI MIESZKAŃ
- W TABLICACH TTM ZAINSTALOWAĆ KONWENTER DLA PRZEJŚCIA
ŚWIATŁOWÓD - PRZEWÓD Cu DO GNIAZD T W POKOJACH
ZASILANIE 230V Z TABLICY TM.

Nazwa obiektu	Budynek mieszkalny wielorodzinny NR 3		Nr Rys.	EM3/7
Przełom (tytuł)	Schemat ideowy instalacja telekomunikacyjna (internet) światłowód		mgr inż. Łukasz Nieczkowski upr. nr. ZAP/0243/PWBE/15 do projektowania w specjalności instalacji elektrycznych bez ograniczeń Projektował	mgr inż. Grzegorz Pawłowski upr. nr. ZAP/0164/PWOE/06 do projektowania w specjalności instalacji elektrycznych bez ograniczeń Sprawdził
Adres:	woj. ZACHODNIOPOMORSKIE, powiat KOSZALIŃSKI, gmina POLANÓW, obręb ewidencyjny 0002 działka nr 11/66.		Data: 09.2022r.	Skala: 1:100
Investor	Gmina Polanów ul. Wolności 4 76-010 Polanów		Branda: Instalacje Elektryczne	Biuro Projektowe
Projektant	ATM Projektowanie Anna i Tomasz Molenda Spółka Cywilna ul. Zwycięstwa 40/70, 75-037 Koszalin			