


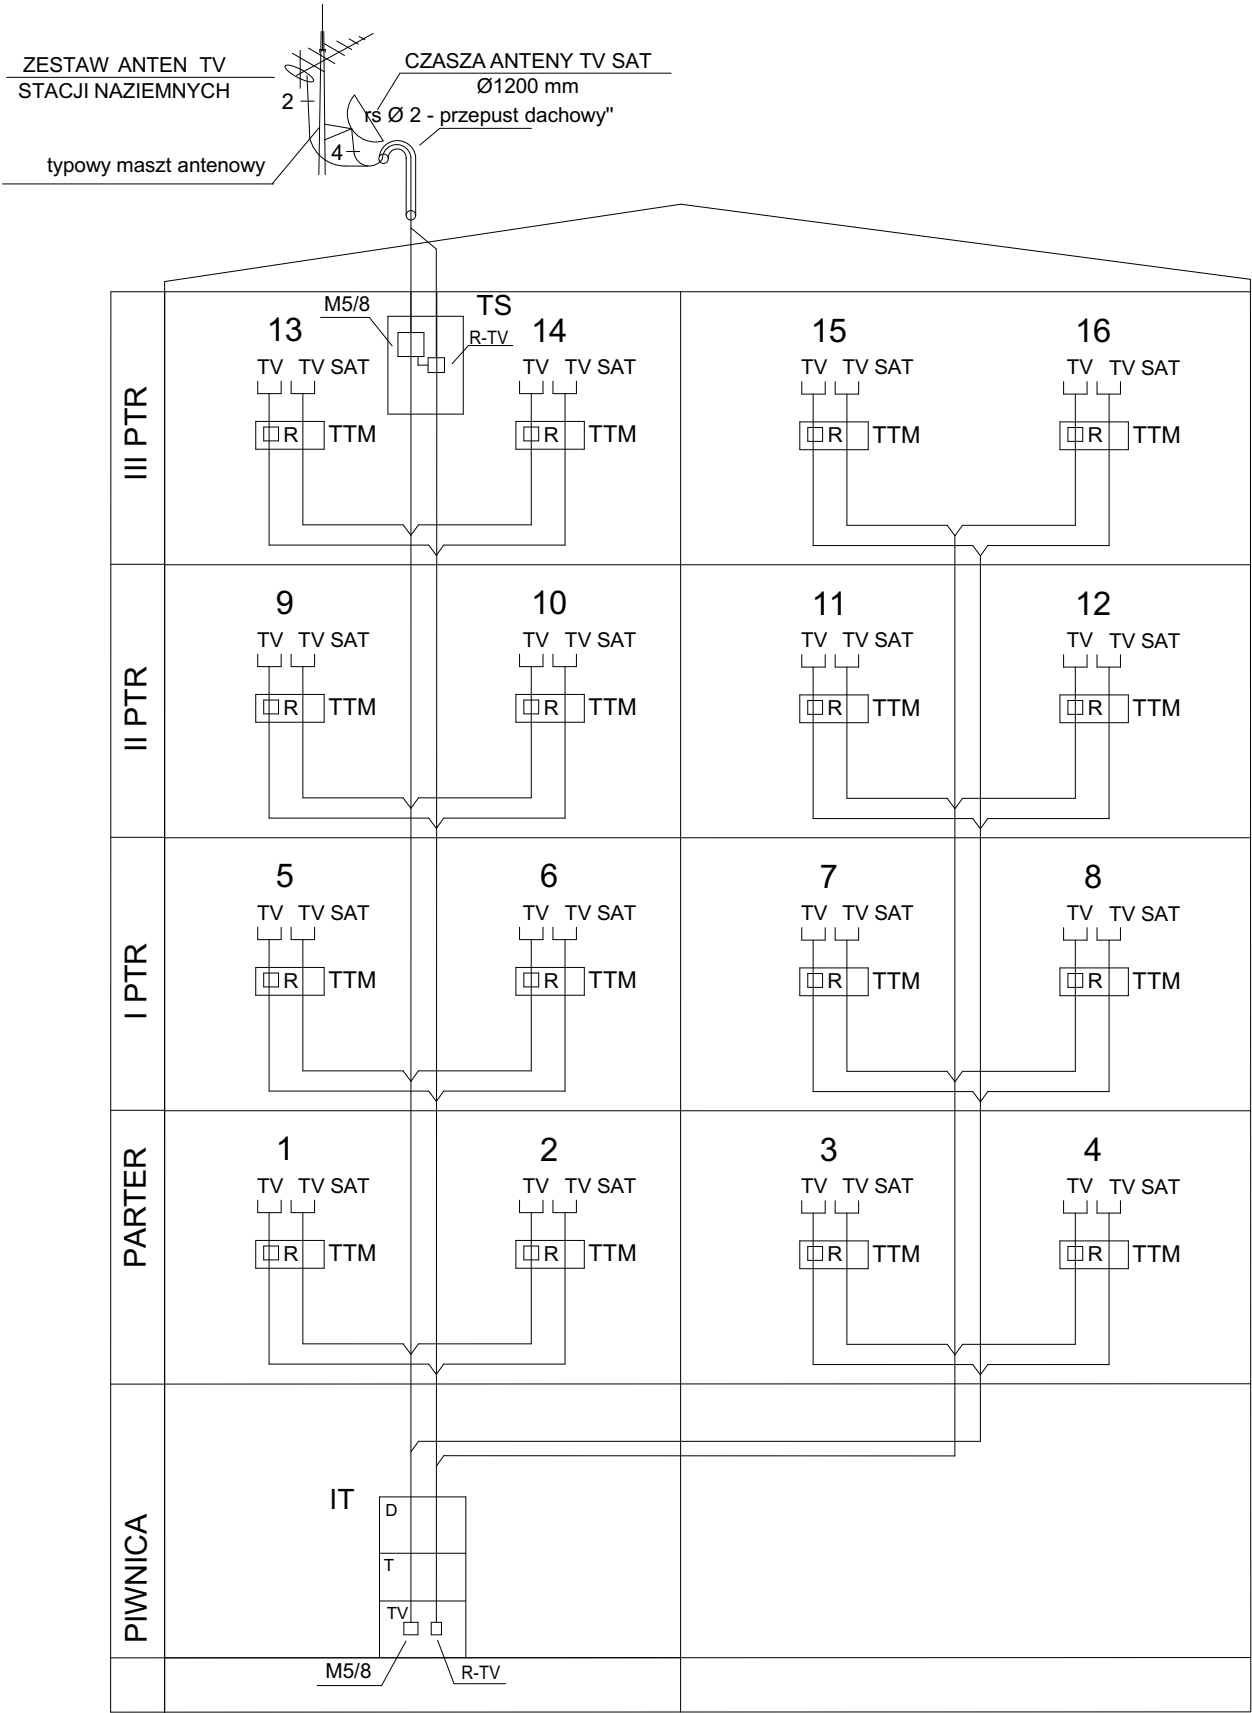

- 1÷ 16 - NR MIESZKAŃ
- M5/4,M5/8 - MULTISWICH
- R-TV - WZMACNIACZ, ROZGAŁĘŻNIK
- INSTAL. TV STACJI NAZIEMNYCH
- TTM - TABLICA TELEKOMUNIKACYJNA
- MIESZKANIA

UWAGA:

- INSTALACJA RTV SAT ZAPEWNIĄ LOKATOROWI
PODŁĄCZENIE DEKODERA WYBRANEGO OPERATORA
BEZ STOSOWANIA INDYWIDUALNEJ CZASZY.
- NA ETAPIE WYKONANIA ROZWAŻYĆ MOŻLIWOŚĆ
DOPROWADZENIA DO MIESZKANIA SYGNAŁU
TV SAT (NAGRYWANIE) - 2 x RG6.

ILOŚĆ GNIAZD TVSAT W MIESZKANIACH
PODANO NA RYSUNKACH SZCZEGÓŁOWYCH
INSTALACJI MIESZKAŃ

Nazwa obiektu	Budynek mieszkalny wielorodzinny NR 3			Nr Rys.	EM3/8
Przedmiot (tytuł)	Schemat ideowy Tablica TV SAT		mgr inż. Łukasz Nieczkowski upr. nr. ZAP/0243/PWBE/15 do projektowania w specjalności instalacji elektrycznych bez ograniczeń Projektował:	mgr inż. Grzegorz Pawłowski upr. nr. ZAP/0164/PWOE/06 do projektowania w specjalności instalacji elektrycznych bez ograniczeń Sprawdził:	
Adres:	woj. ZACHODNIPOMORSKIE, powiat KOSZALIŃSKI, gmina POLANÓW, obręb ewidencyjny 0002 działka nr 11/66.		Data 09.2022r.	Skala 1:100	
			Branża Instalacje Elektryczne		
Inwestor	Gmina Polanów ul. Wolności 4 76-010 Polanów		Projektował:	ATM Projektowanie Anna i Tomasz Molenda Spółka Cywilna ul. Zwycięstwa 40/70, 75-037 Koszalin	