


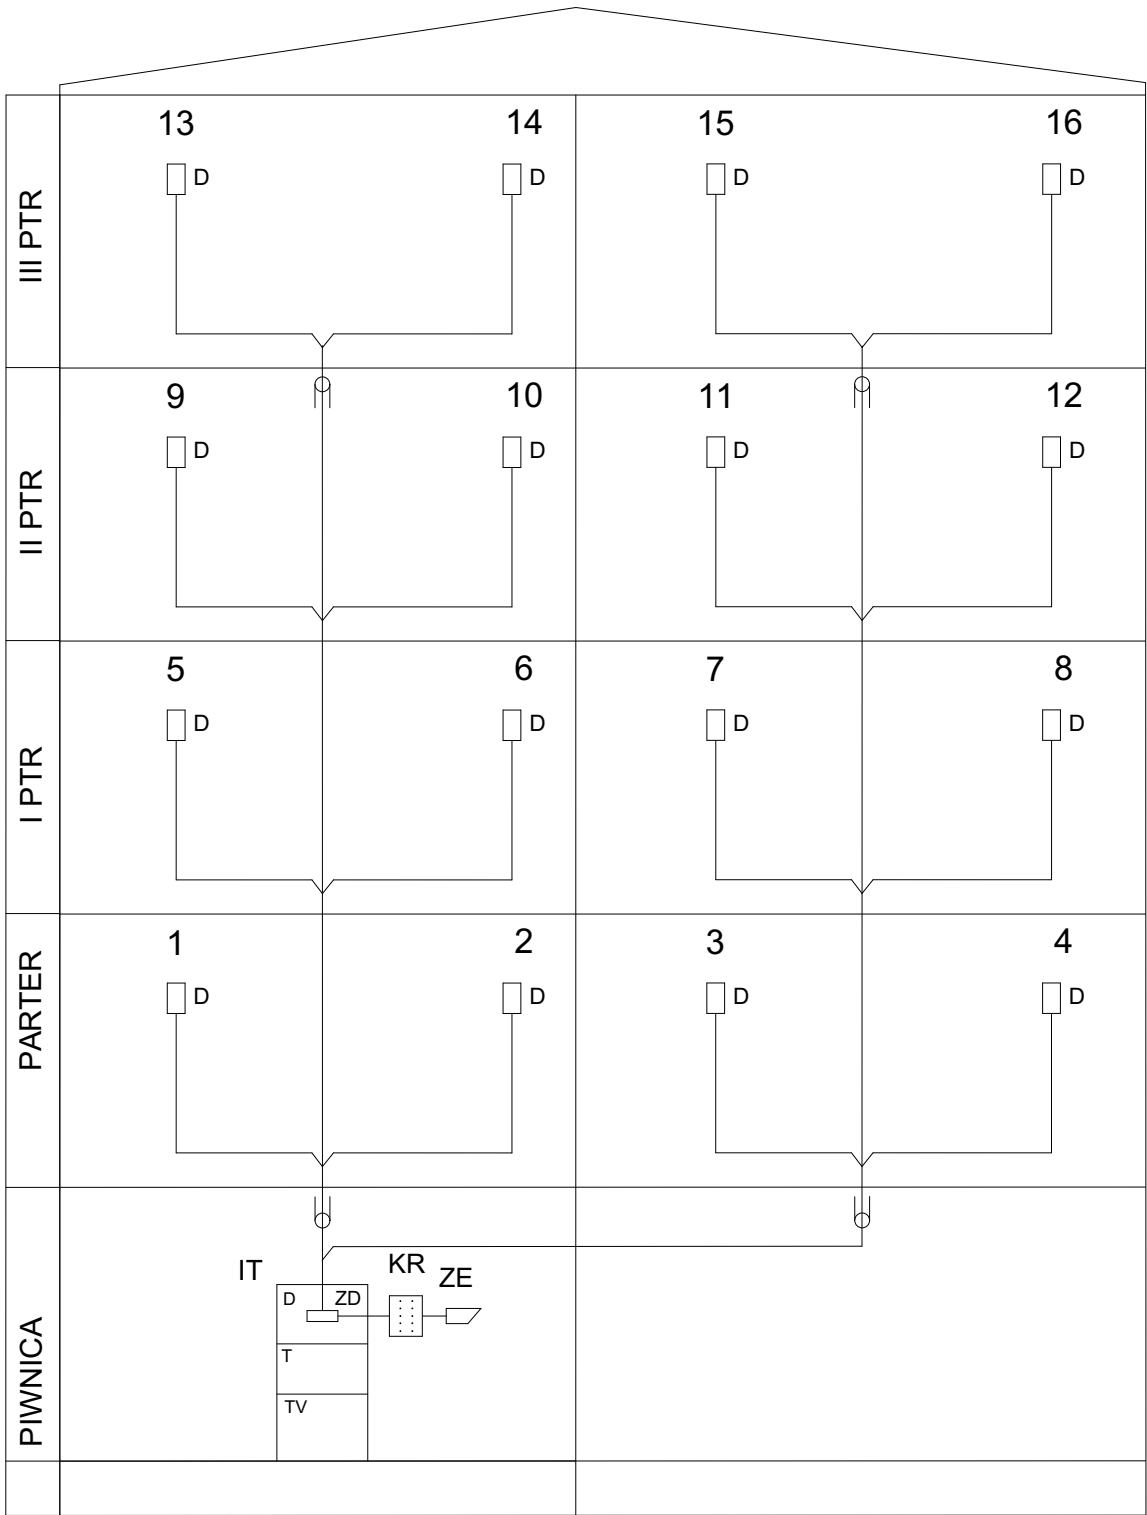

LEGENDA:

- D - APARAT ROZMÓWNY - UNIFON
- KR - KASETA ROZMÓWNA - ZEWN.
- ZE - ZAMEK EL - MAGN. DRZWI
- ZD - ZASILACZ DOMOFONU

UWAGA:

- PRZEWODY WYKONAĆ PRZEWODAMI OD TABLICY GŁÓWNEJ (PIWNICA) DO KAŻDEGO MIESZKANIA :
 - DOMOFON - UTP V KAT
 - WIDEODOMOFON - UTP II KAT + RG
- PRZEWODY OD SZACHTU DO MIESZKAŃ PROWADZIĆ W RURKACH PESZEL W POSADZCE W BETONIE.

Nazwa obiektu	Budynek mieszkalny wielorodzinny NR 3			Nr Rys.	EM3/9
Przedmiot (tytuł)	Schemat ideowy Instalacja domofonu			mgr inż. Łukasz Nieczkowski upr. nr. ZAP/0243/PWBE/15 do projektowania w specjalności instalacji elektrycznych bez ograniczeń	mgr inż. Grzegorz Pawłowski upr. nr. ZAP/0164/PWOE/06 do projektowania w specjalności instalacji elektrycznych bez ograniczeń
Adres:	woj. ZACHODNIOPOMORSKIE, powiat KOSZALIŃSKI, gmina POLANÓW, obręb ewidencyjny 0002 działka nr 11/66.			Data 09.2022r.	Skala 1:100
Barwa	Instalacje Elektryczne				
Inwestor	Gmina Polanów ul. Wolności 4 76-010 Polanów			Projektował: ATM Projektowanie Anna i Tomasz Molenda Spółka Cywilna ul. Zwycięstwa 40/70, 75-037 Koszalin	