


PRZEKRÓJ RURY PRZEWODOWEJ
WRAZ Z RURĄ OCHRONNĄ
SKALA 1:10

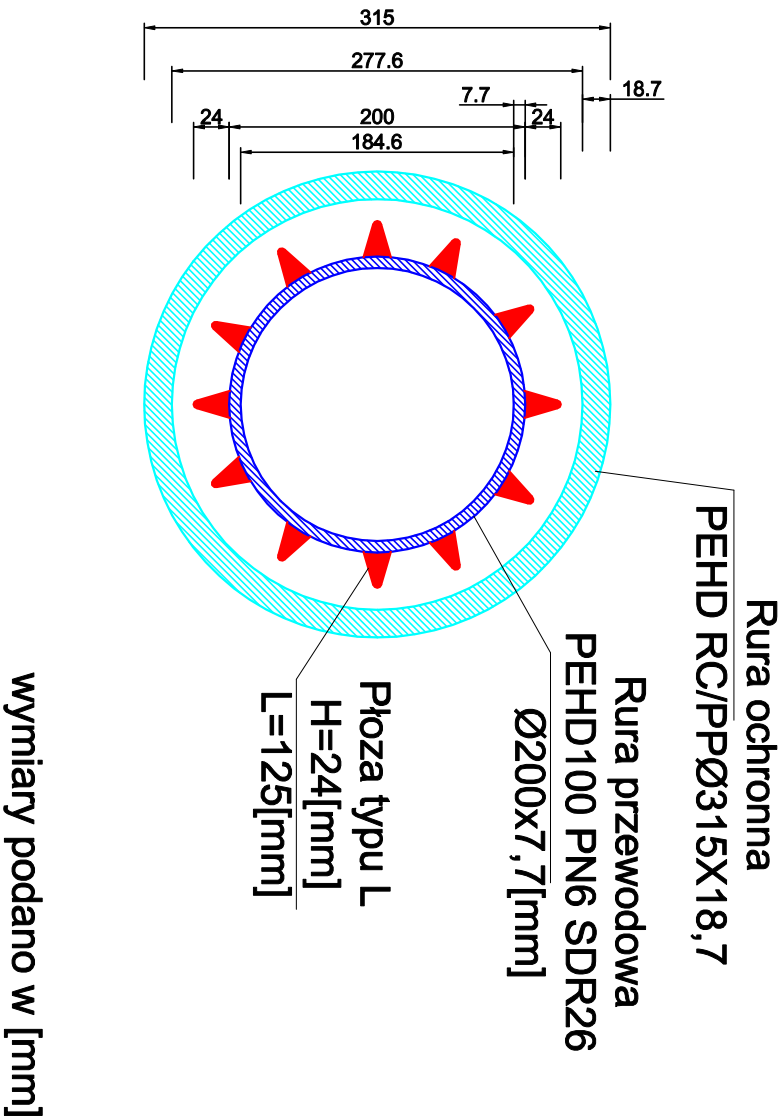

BIURO PROJEKTOWO - USŁUGOWE "INSTAL-TECH"			
MGR INŻ. JAN DROŹDŹ			
78-320 Pokczyn-Zdrój, ul. B. Chrobrego 24, tel. +48 604 117 512			
Inwestor:	Gmina Polanów, ul.Wolności 4,76-010 Polanów		
Inwestycja:	Rozbudowa sieci wodociągowej i kanalizacji sanitarnej wraz z przyłączami. Kategoria obiektu budowlanego XXVI		
Adres:	m. Rzeczycza Wielka, dz. nr 3/4,5/37,5/30,5/24,5/21,20,obr.0227 jedn.ewid.:320906_5, Gm. Polanów-Obszar Wiejski		
Stadium:	Projekt Techniczny	Data: 14.04.2023	
Treść rysunku:	Szczegóły rury przewodowej w rurze osłonowej	Rys. nr: 6	Skala: 50
Projektował	mgr inż. Jan Drożdź	Nr uprawnień: ZAP/0211/PWBS/18	
Sprawdził	mgr inż. Arkadiusz Kosiński	Nr uprawnień: ZAP/0165/PWBS/17	
/specjalność instalacyjna w zakresie sieci, instalacji i urządzeń ciepłych, wentylacyjnych, gazowych, wod-kan/			

Wymaga się frezowania wypływek wewnątrz rur z uwagi na ograniczenie przepływu i gromadzenie się osadów i zanieczyszczeń w miejscu połączenia rur.

UWAGA

Kierunek przewietru

